

工程地理位置图

梅州市城市规划设计院有限公司
Meizhou Urban Planning & Design Institute Co., Ltd.
城乡规划甲级 证书号: 自资规甲字21440142
建筑工程乙级 市政工程(道路、给水、排水)乙级 证书号: A344076172
岩土工程勘察乙级 证书号: B344056592

审 定	丘克涌
审 核	张伟彝
项目负责	潘硕
专业负责	潘硕
校 对	罗祥
设 计	张伟兴
制 图	

建设单位:
梅州市城市供排水中心


项目名称:
梅州城区老旧排水管道
改造修复工程(二期)

子项名称	
项目编号	2021SZ003
设计阶段	规划报建图
图 别	给排水
图 号	S-02
出图日期	2022年5月

图纸名称:
工程地理位置图

注册师章:

出图专用章:

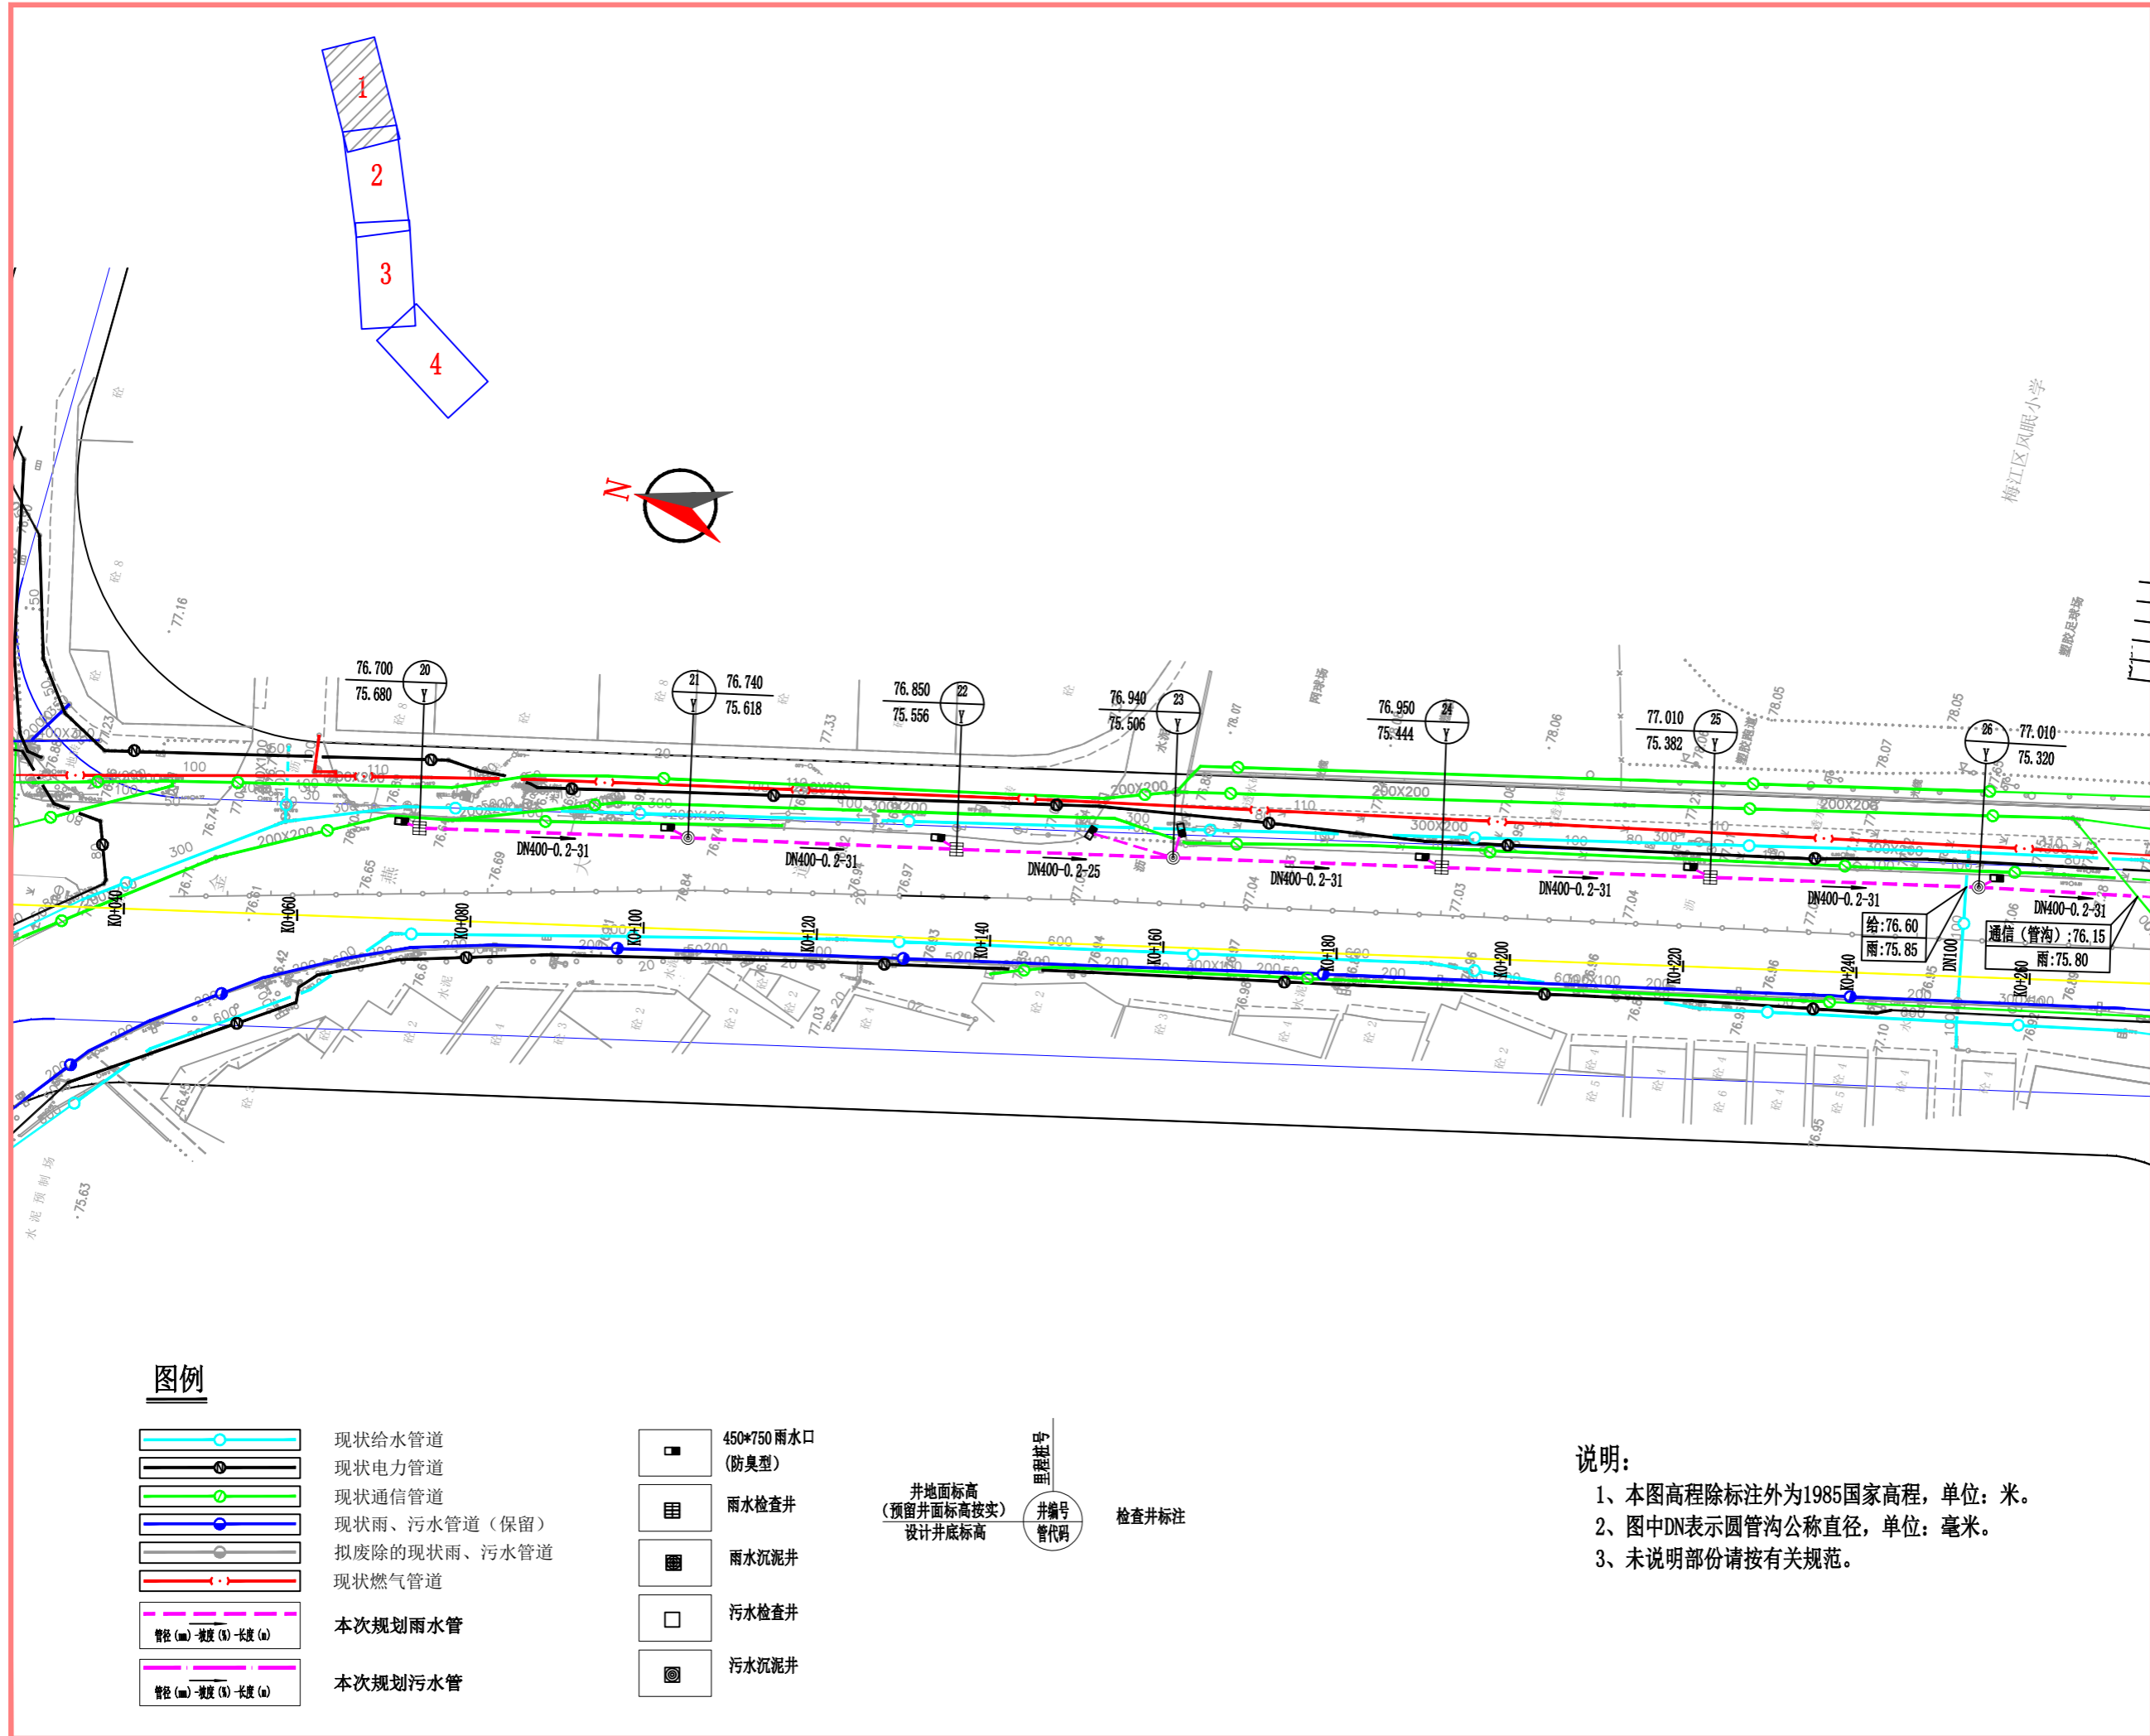


图例

- | | | | |
|--|--------------|--|-------------------------------|
| | 现状给水管道 | | 450*750雨水口
(防臭型) |
| | 现状电力管道 | | 雨水检查井 |
| | 现状通信管道 | | 雨水沉泥井 |
| | 现状雨、污水管道(保留) | | 污水检查井 |
| | 拟废除的现状雨、污水管道 | | 污水沉泥井 |
| | 现状燃气管道 | | |
| | 本次规划雨水管 | | 井地面标高
(预留井面标高按实)
设计井底标高 |
| | 本次规划污水管 | | 井编号
管代码 |

说明:
 1、本图高程除标注外为1985国家高程, 单位: 米。
 2、图中DN表示圆管沟公称直径, 单位: 毫米。
 3、未说明部份请按有关规范。

 梅州市城市规划设计院有限公司 <small>Meizhou Urban Planning & Design Institute Co., Ltd.</small> <small>城乡规划甲级 证书号: 自资规甲字21440142</small> <small>建筑工程乙级 市政工程(道路、给水、排水)乙级 证书号: A344076172</small> <small>岩土工程勘察乙级 证书号: B344056592</small>	
审 定	丘克涌
审 核	张伟霖
项目负责	潘硕
专业负责	潘硕
校 对	罗祥
设 计	张伟兴
制 图	
建设单位:	
梅州市城市供排水中心	
项目名称:	
梅州城区老旧排水管道 改造修复工程(二期)	
子项名称	
项目编号	2021SZ003
设计阶段	规划报建图
图 别	给排水
图 号	S-03-01
出图日期	2022年5月
图纸名称:	
金燕大道排水平面图-1	
注册师章:	
出图专用章:	

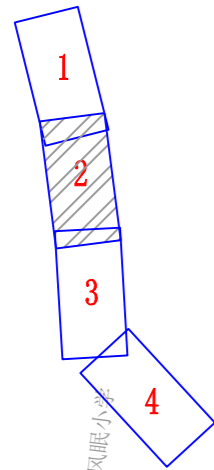


梅江区凤眼小学

塑胶足球场

万象江山售楼部

万象江山

地下车库入口

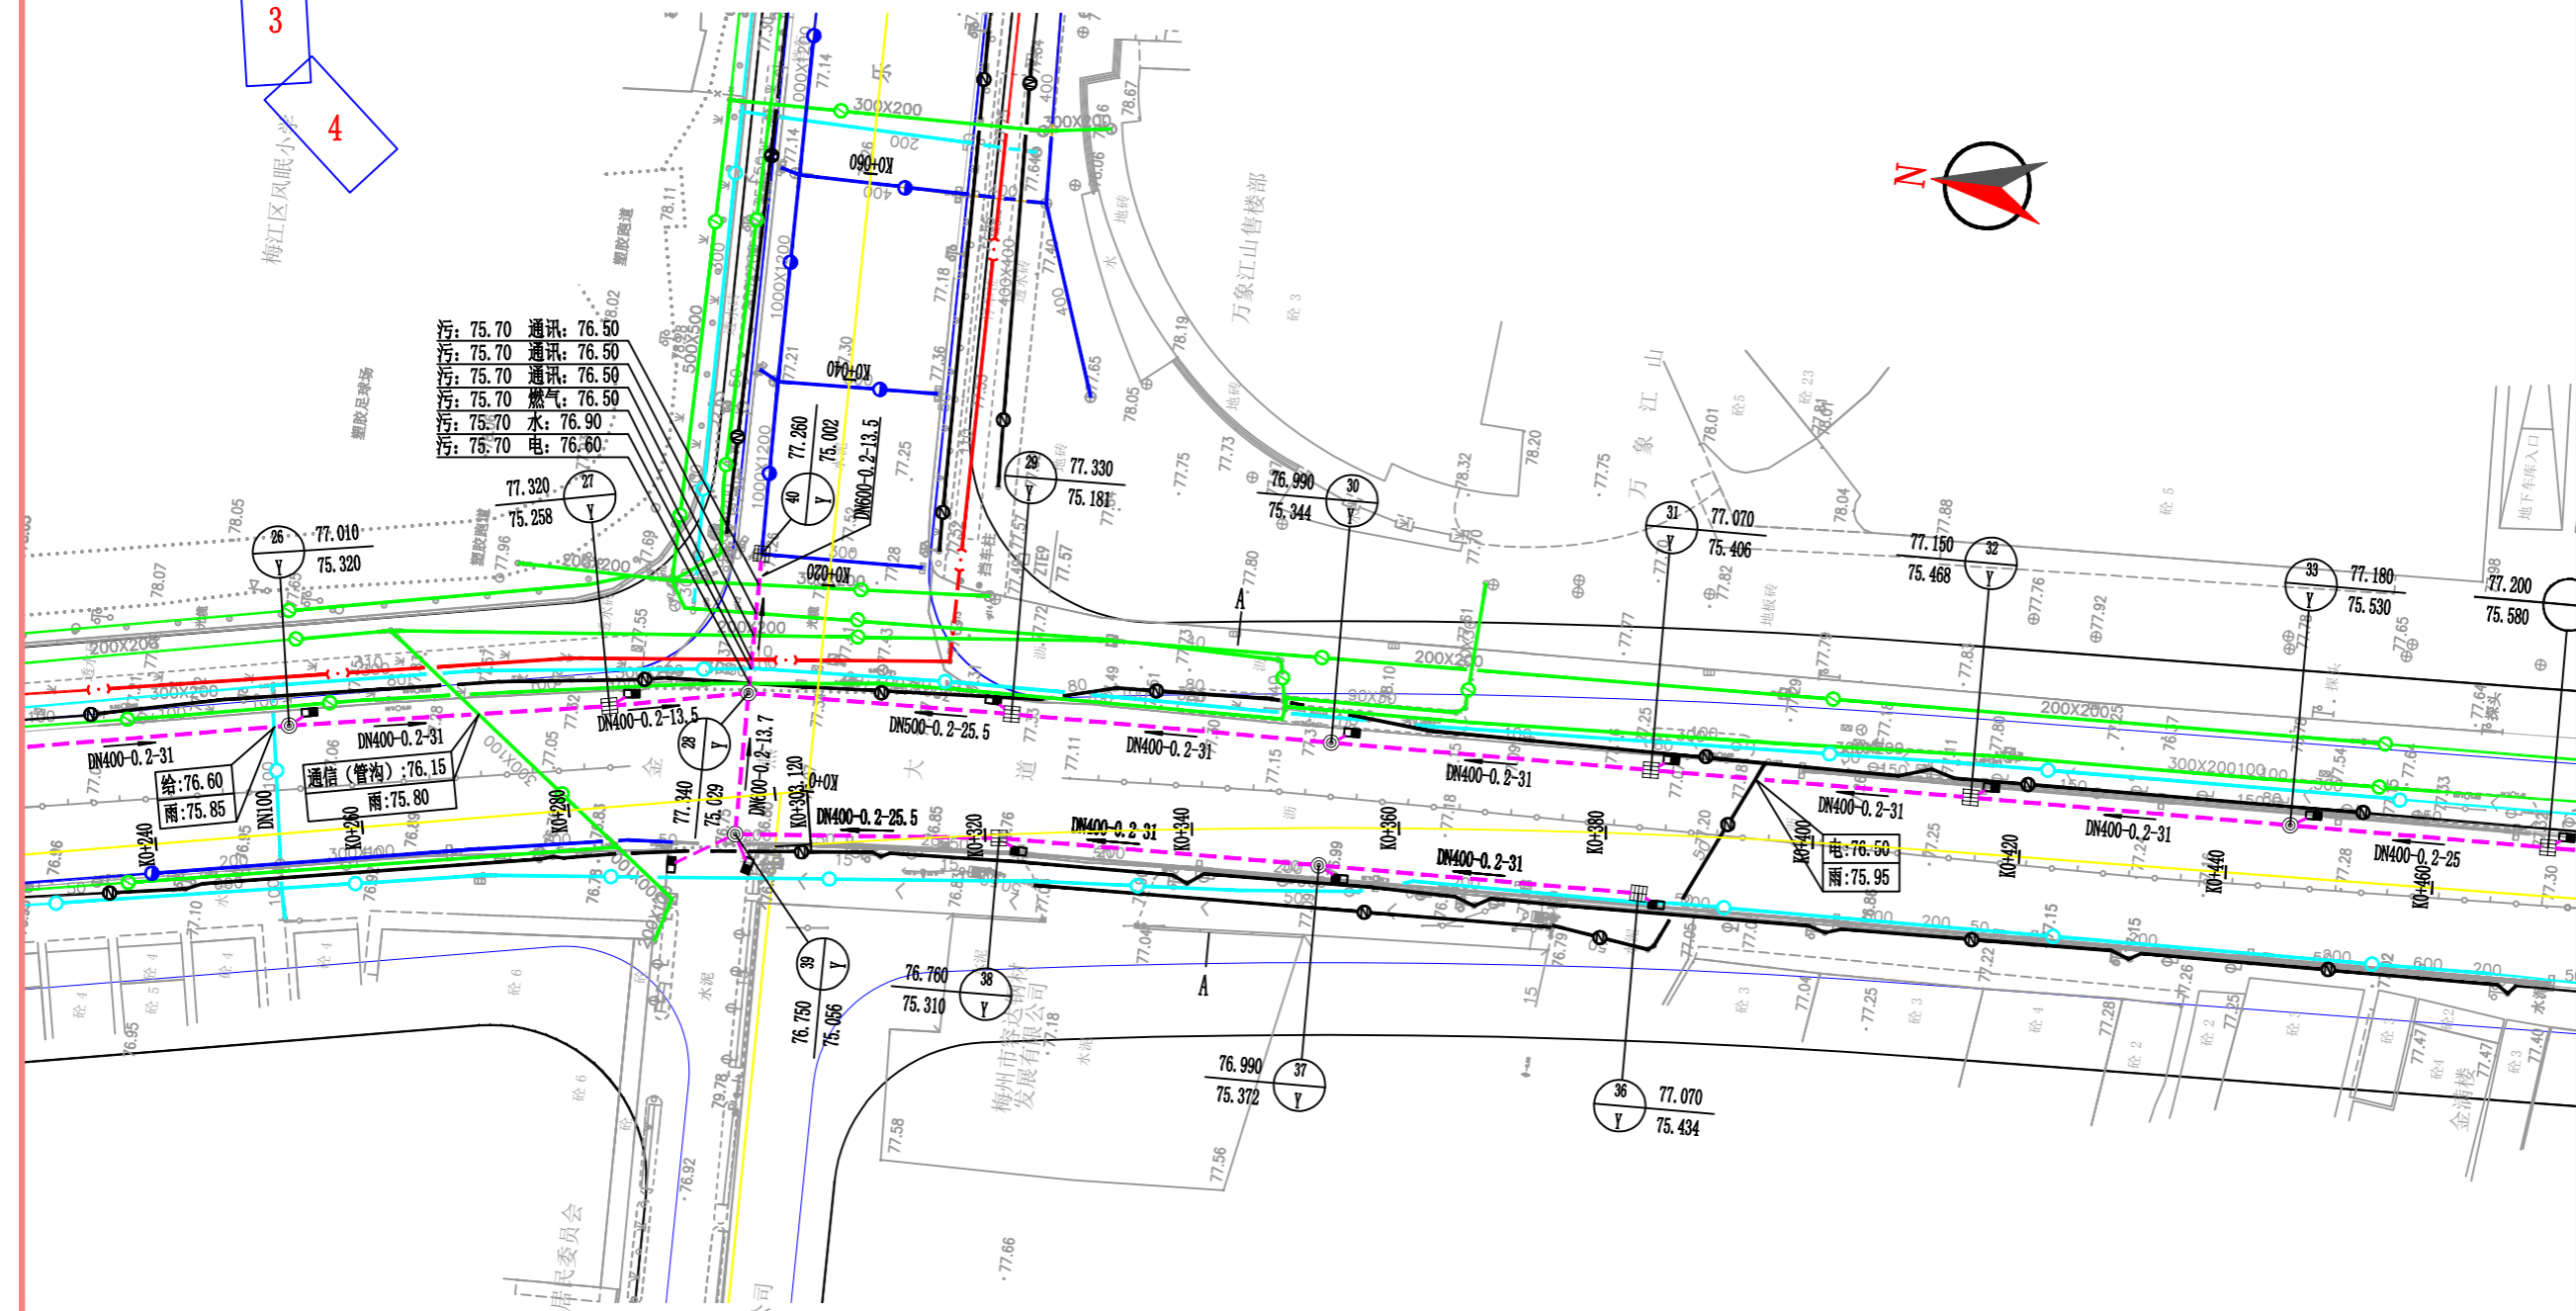

污: 75.70 通讯: 76.50
污: 75.70 通讯: 76.50
污: 75.70 通讯: 76.50
污: 75.70 燃气: 76.50
污: 75.70 水: 76.90
污: 75.70 电: 76.80

给: 76.60
雨: 75.85

通信(管沟): 76.15
雨: 75.80

电: 76.50
雨: 75.95

图例

- 现状给水管道
- 现状电力管道
- 现状通信管道
- 现状雨、污水管道(保留)
- 拟废除的现状雨、污水管道
- 现状燃气管道
- 本次规划雨水管
- 本次规划污水管

- 450*750 雨水口(防臭型)
 - 雨水检查井
 - 雨水沉泥井
 - 污水检查井
 - 污水沉泥井
- 井地面标高
(预留井面标高按实)
设计井底标高
- 井编号
管代码
- 检查井标注

说明:

- 1、本图高程除标注外为1985国家高程, 单位: 米。
- 2、图中DN表示圆管沟公称直径, 单位: 毫米。
- 3、未说明部份请按有关规范。



梅州市城市规划设计院有限公司
Meizhou Urban Planning & Design Institute Co., Ltd.
城乡规划甲级 证书号: 自资规甲字21440142
建筑工程乙级 市政工程(道路、给水、排水)乙级 证书号: A344076172
岩土工程勘察乙级 证书号: B34405692

审 定	丘克涌
审 核	张伟霖
项目负责	潘硕
专业负责	潘硕
校 对	罗祥
设 计	张伟兴
制 图	

建设单位:
梅州市城市供排水中心

项目名称:
梅州城区老旧排水管道
改造修复工程(二期)



子项名称	
项目编号	2021SZ003
设计阶段	规划报建图
图 别	给排水
图 号	S-03-02

出图日期 2022年5月

图纸名称:
金燕大道排水平面图-2

注册师章:


出图专用章:

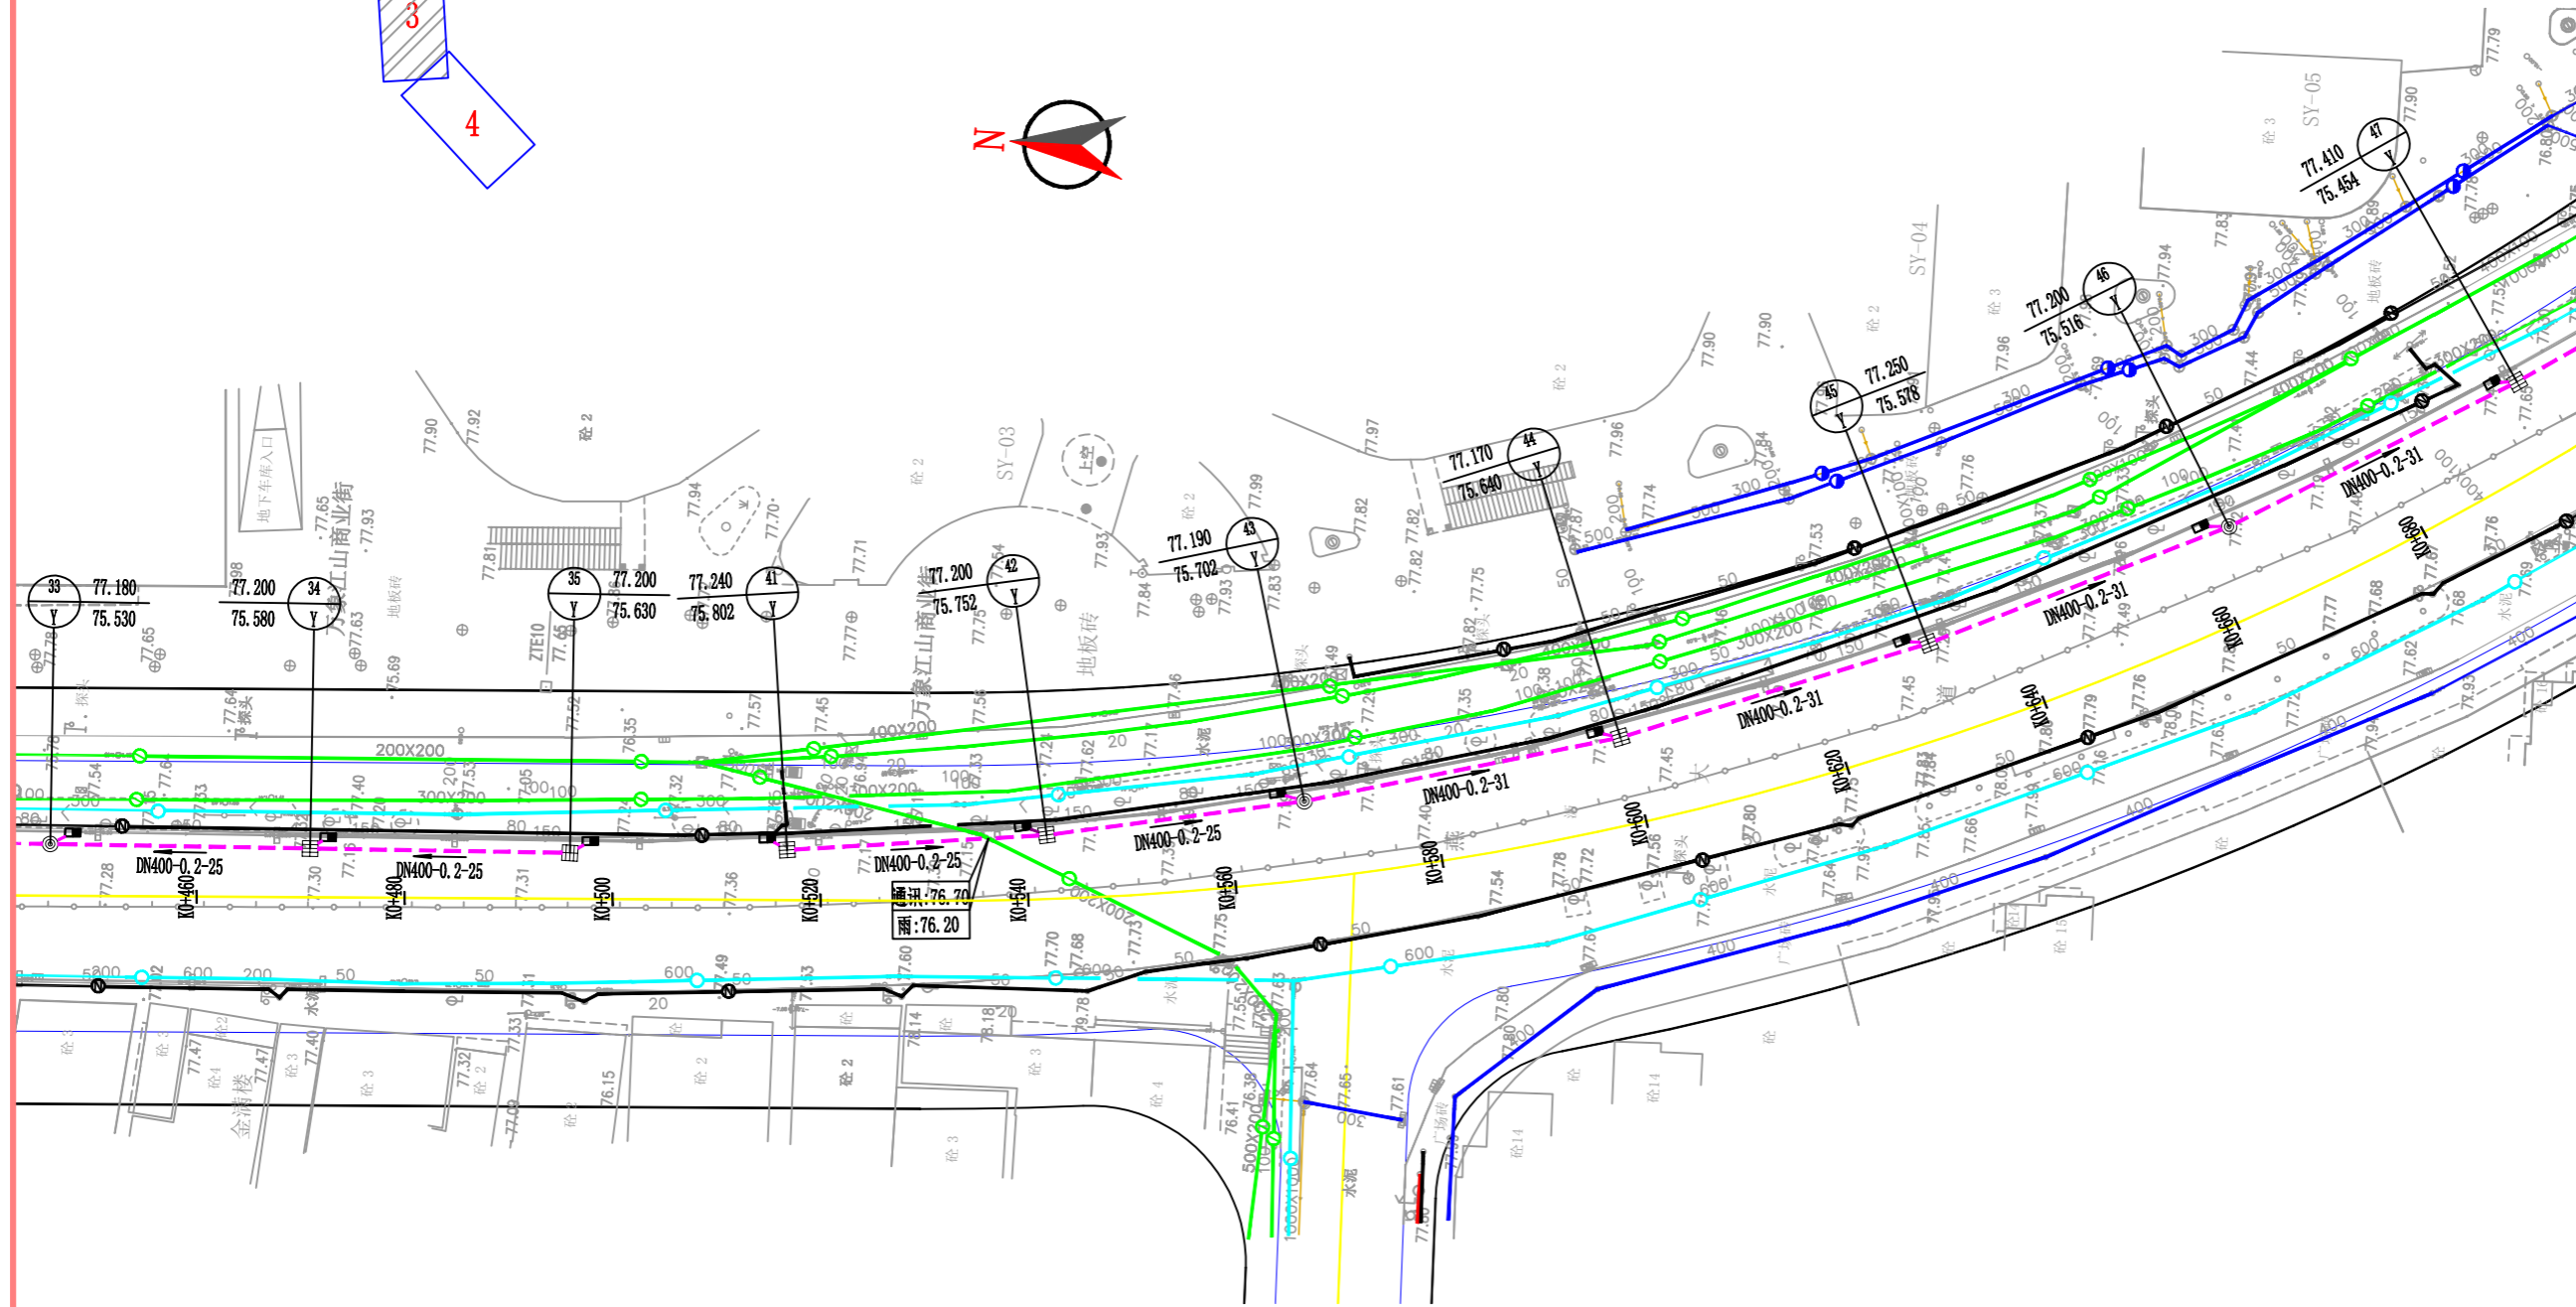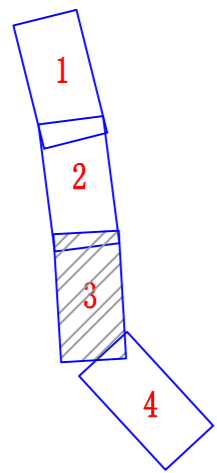

图例

- 现状给水管道
- 现状电力管道
- 现状通信管道
- 现状雨、污水管道（保留）
- 拟废除的现状雨、污水管道
- 现状燃气管道
- 本次规划雨水管
- 本次规划污水管

- 450*750 雨水口（防臭型）
- 雨水检查井
- 雨水沉泥井
- 污水检查井
- 污水沉泥井

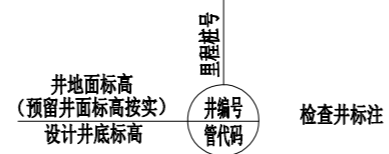

说明:

- 1、本图高程除标注外为1985国家高程，单位：米。
- 2、图中DN表示圆管沟公称直径，单位：毫米。
- 3、未说明部份请按有关规范。



梅州市城市规划设计院有限公司
Meizhou Urban Planning & Design Institute Co., Ltd.
城乡规划甲级 证书号：自资规甲字21440142
建筑工程乙级 市政工程（道路、给水、排水）乙级 证书号：A344076172
岩土工程勘察乙级 证书号：B34405692

审 定	丘克涌
审 核	张伟霖
项目负责	潘硕
专业负责	潘硕
校 对	罗祥
设 计	张伟兴
制 图	

建设单位：
梅州市城市供排水中心

项目名称：
梅州城区老旧排水管道
改造修复工程（二期）


子项名称	
项目编号	2021SZ003
设计阶段	规划报建图
图 别	给排水
图 号	S-03-03

出图日期 2022年5月

图纸名称：
金燕大道排水平面图-3


注册师章：
注册师章

出图专用章：
出图专用章

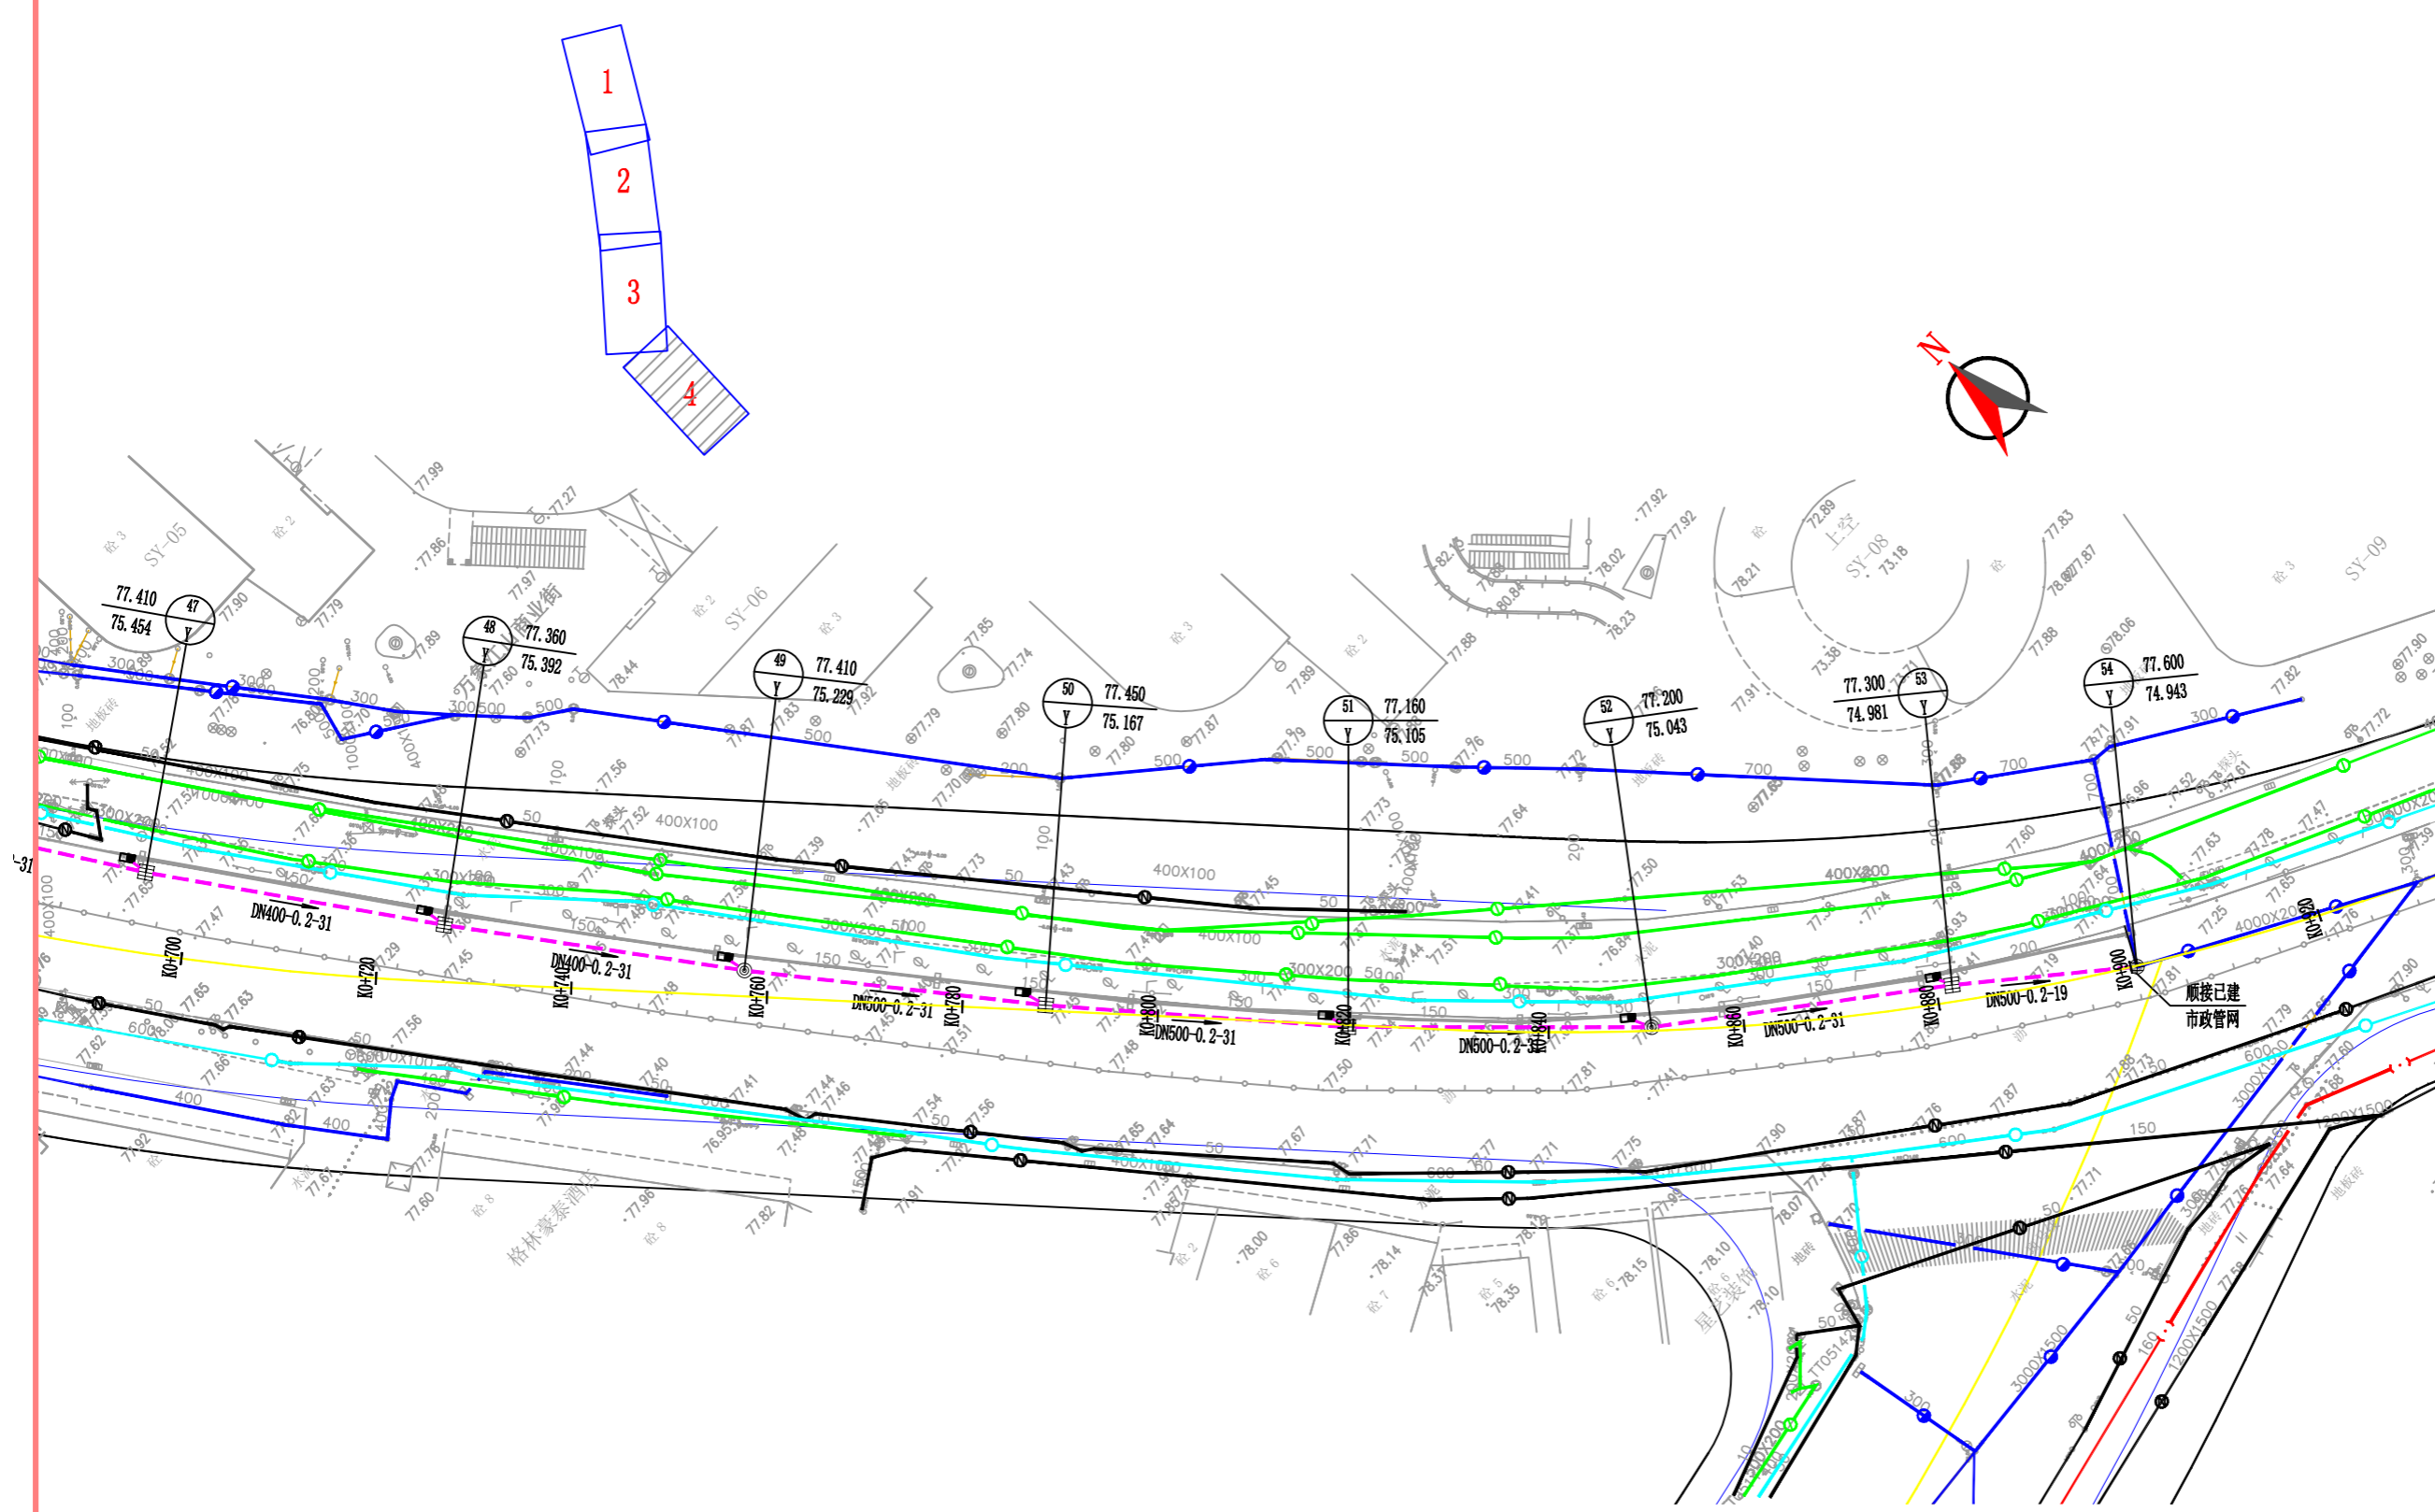

图例

	现状给水管道		450*750 雨水口 (防臭型)
	现状电力管道		雨水检查井
	现状通信管道		雨水沉泥井
	现状雨、污水管道 (保留)		污水检查井
	拟废除的现状雨、污水管道		污水沉泥井
	现状燃气管道		
	本次规划雨水管		
	本次规划污水管		

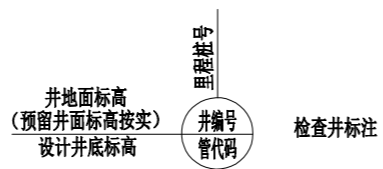

说明:
 1、本图高程除标注外为1985国家高程, 单位: 米。
 2、图中DN表示圆管沟公称直径, 单位: 毫米。
 3、未说明部份请按有关规范。



梅州市城市规划设计院有限公司
 Meizhou Urban Planning & Design Institute Co., Ltd.
 城乡规划甲级 证书号: 自资规甲字21440142
 建筑工程乙级 市政工程 (道路、给水、排水) 乙级 证书号: A344076172
 岩土工程勘察乙级 证书号: B34405692

审 定	丘克涌
审 核	张伟霖
项目负责	潘硕
专业负责	潘硕
校 对	罗祥
设 计	张伟兴
制 图	

建设单位:
 梅州市城市供排水中心

项目名称:
 梅州城区老旧排水渠
 改造修复工程 (二期)

子项名称	
项目编号	2021SZ003
设计阶段	规划报建图
图 别	给排水
图 号	S-03-04

出图日期 2022年5月

图纸名称:
 金燕大道排水平面图-4

注册师章:

出图专用章:



梅州市城市规划设计院有限公司
Meizhou Urban Planning & Design Institute Co., Ltd.
城乡规划甲级 证书号: 自资规甲字21440142
建筑工程乙级 市政工程(道路、给水、排水)乙级 证书号: A344076172
岩土工程勘察乙级 证书号: B34405692

审定	丘克涌
审核	张伟霖
项目负责	潘硕
专业负责	潘硕
校对	罗祥
设计	张伟兴
制图	

建设单位:
梅州市城市供排水中心


项目名称:
梅州城区老旧排水管道
改造修复工程(二期)

子项名称	
项目编号	2021SZ003
设计阶段	规划报建图
图别	给排水
图号	S-04

出图日期 2022年5月
图纸名称:
乐善路排水平面图

注册师章:

出图专用章:

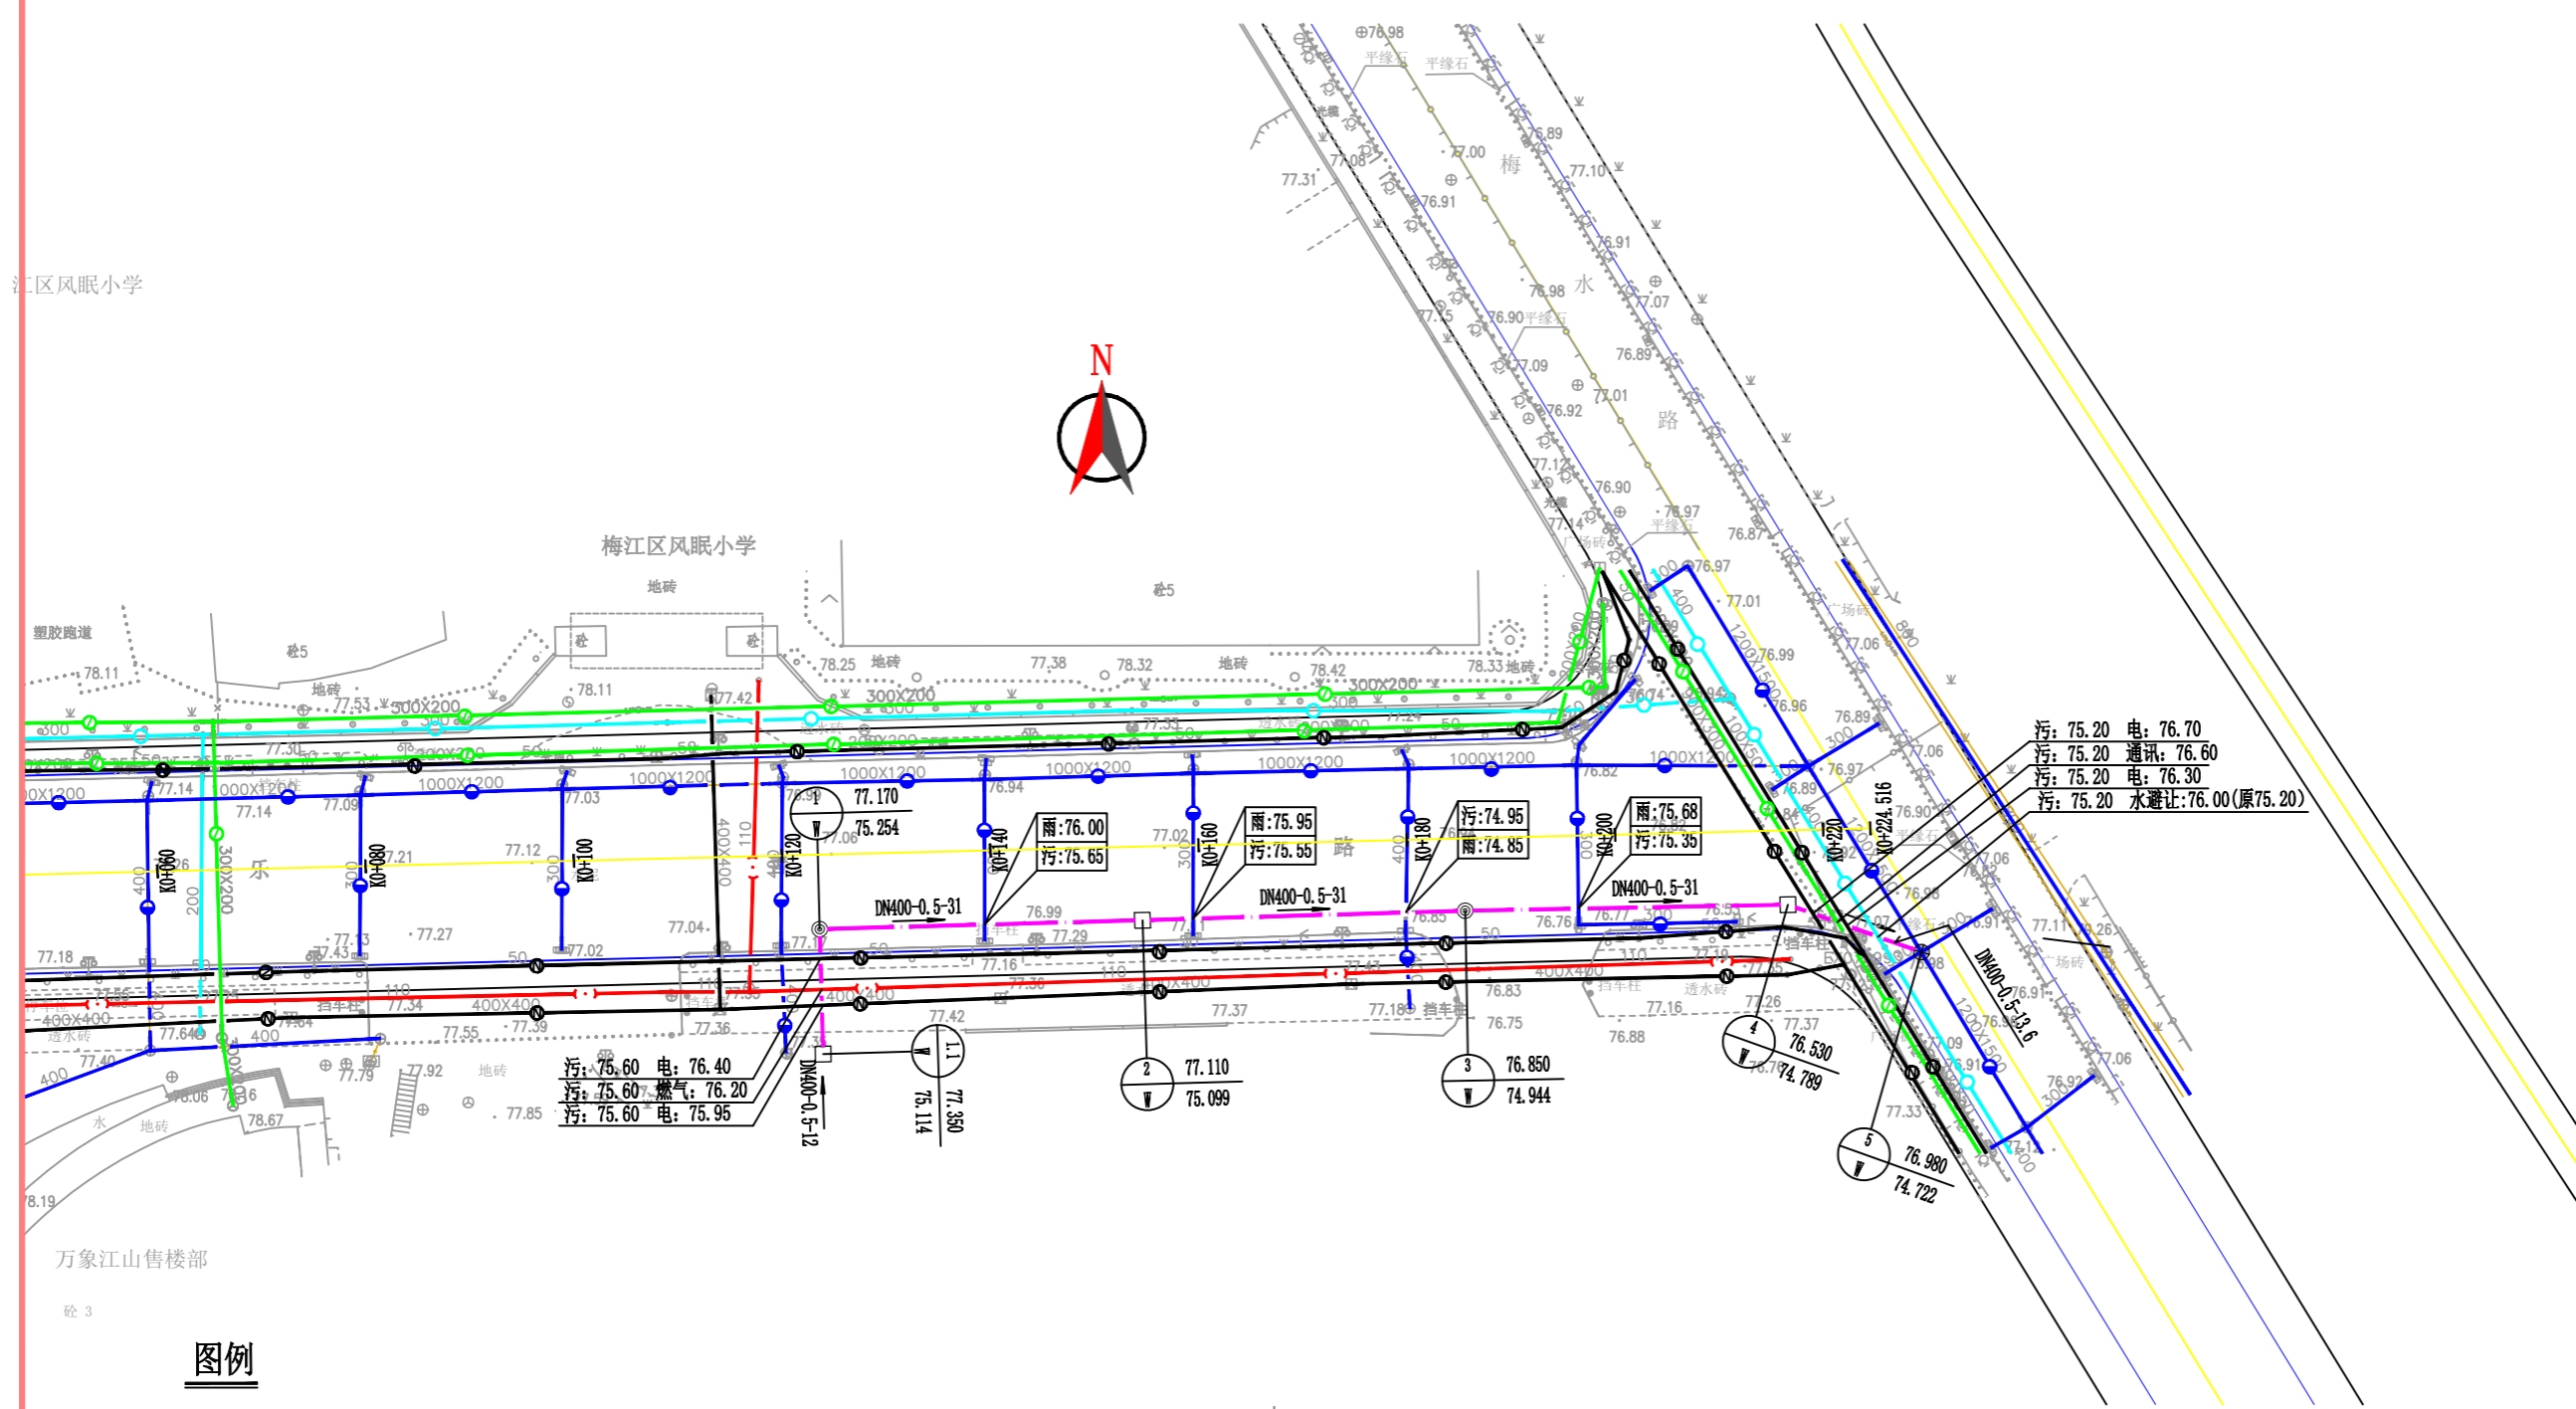

江江区风眠小学


梅江区风眠小学

塑胶跑道

万象江山售楼部

图例

	现状给水管道		450*750 雨水口 (防臭型)
	现状电力管道		雨水检查井
	现状通信管道		雨水沉泥井
	现状雨、污水管道(保留)		污水检查井
	拟废除的现状雨、污水管道		污水沉泥井
	现状燃气管道		
	本次规划雨水管		
	本次规划污水管		

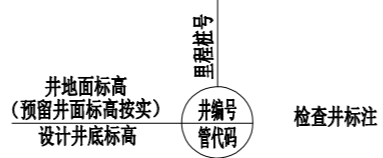

说明:
1、本图高程除标注外为1985国家高程,单位:米。
2、图中DN表示圆管沟公称直径,单位:毫米。
3、未说明部份请按有关规范。



梅州市城市规划设计院有限公司
Meizhou Urban Planning & Design Institute Co., Ltd.
城乡规划甲级 证书号: 自资规甲字21440142
建筑工程乙级 市政工程(道路、给水、排水)乙级 证书号: A344076172
岩土工程勘察乙级 证书号: B344055692

审定	丘克涌
审核	张伟霖
项目负责	潘硕
专业负责	潘硕
校对	罗祥
设计	张伟兴
制图	

建设单位:
梅州市城市供排水中心


项目名称:
梅州城区老旧排水渠
改造修复工程(二期)

子项名称	
项目编号	2021SZ003
设计阶段	规划报建图
图别	给排水
图号	S-05

出图日期 2022年5月
图纸名称:
正兴路至客都小学规划路排水平面图

注册师章:

出图专用章:

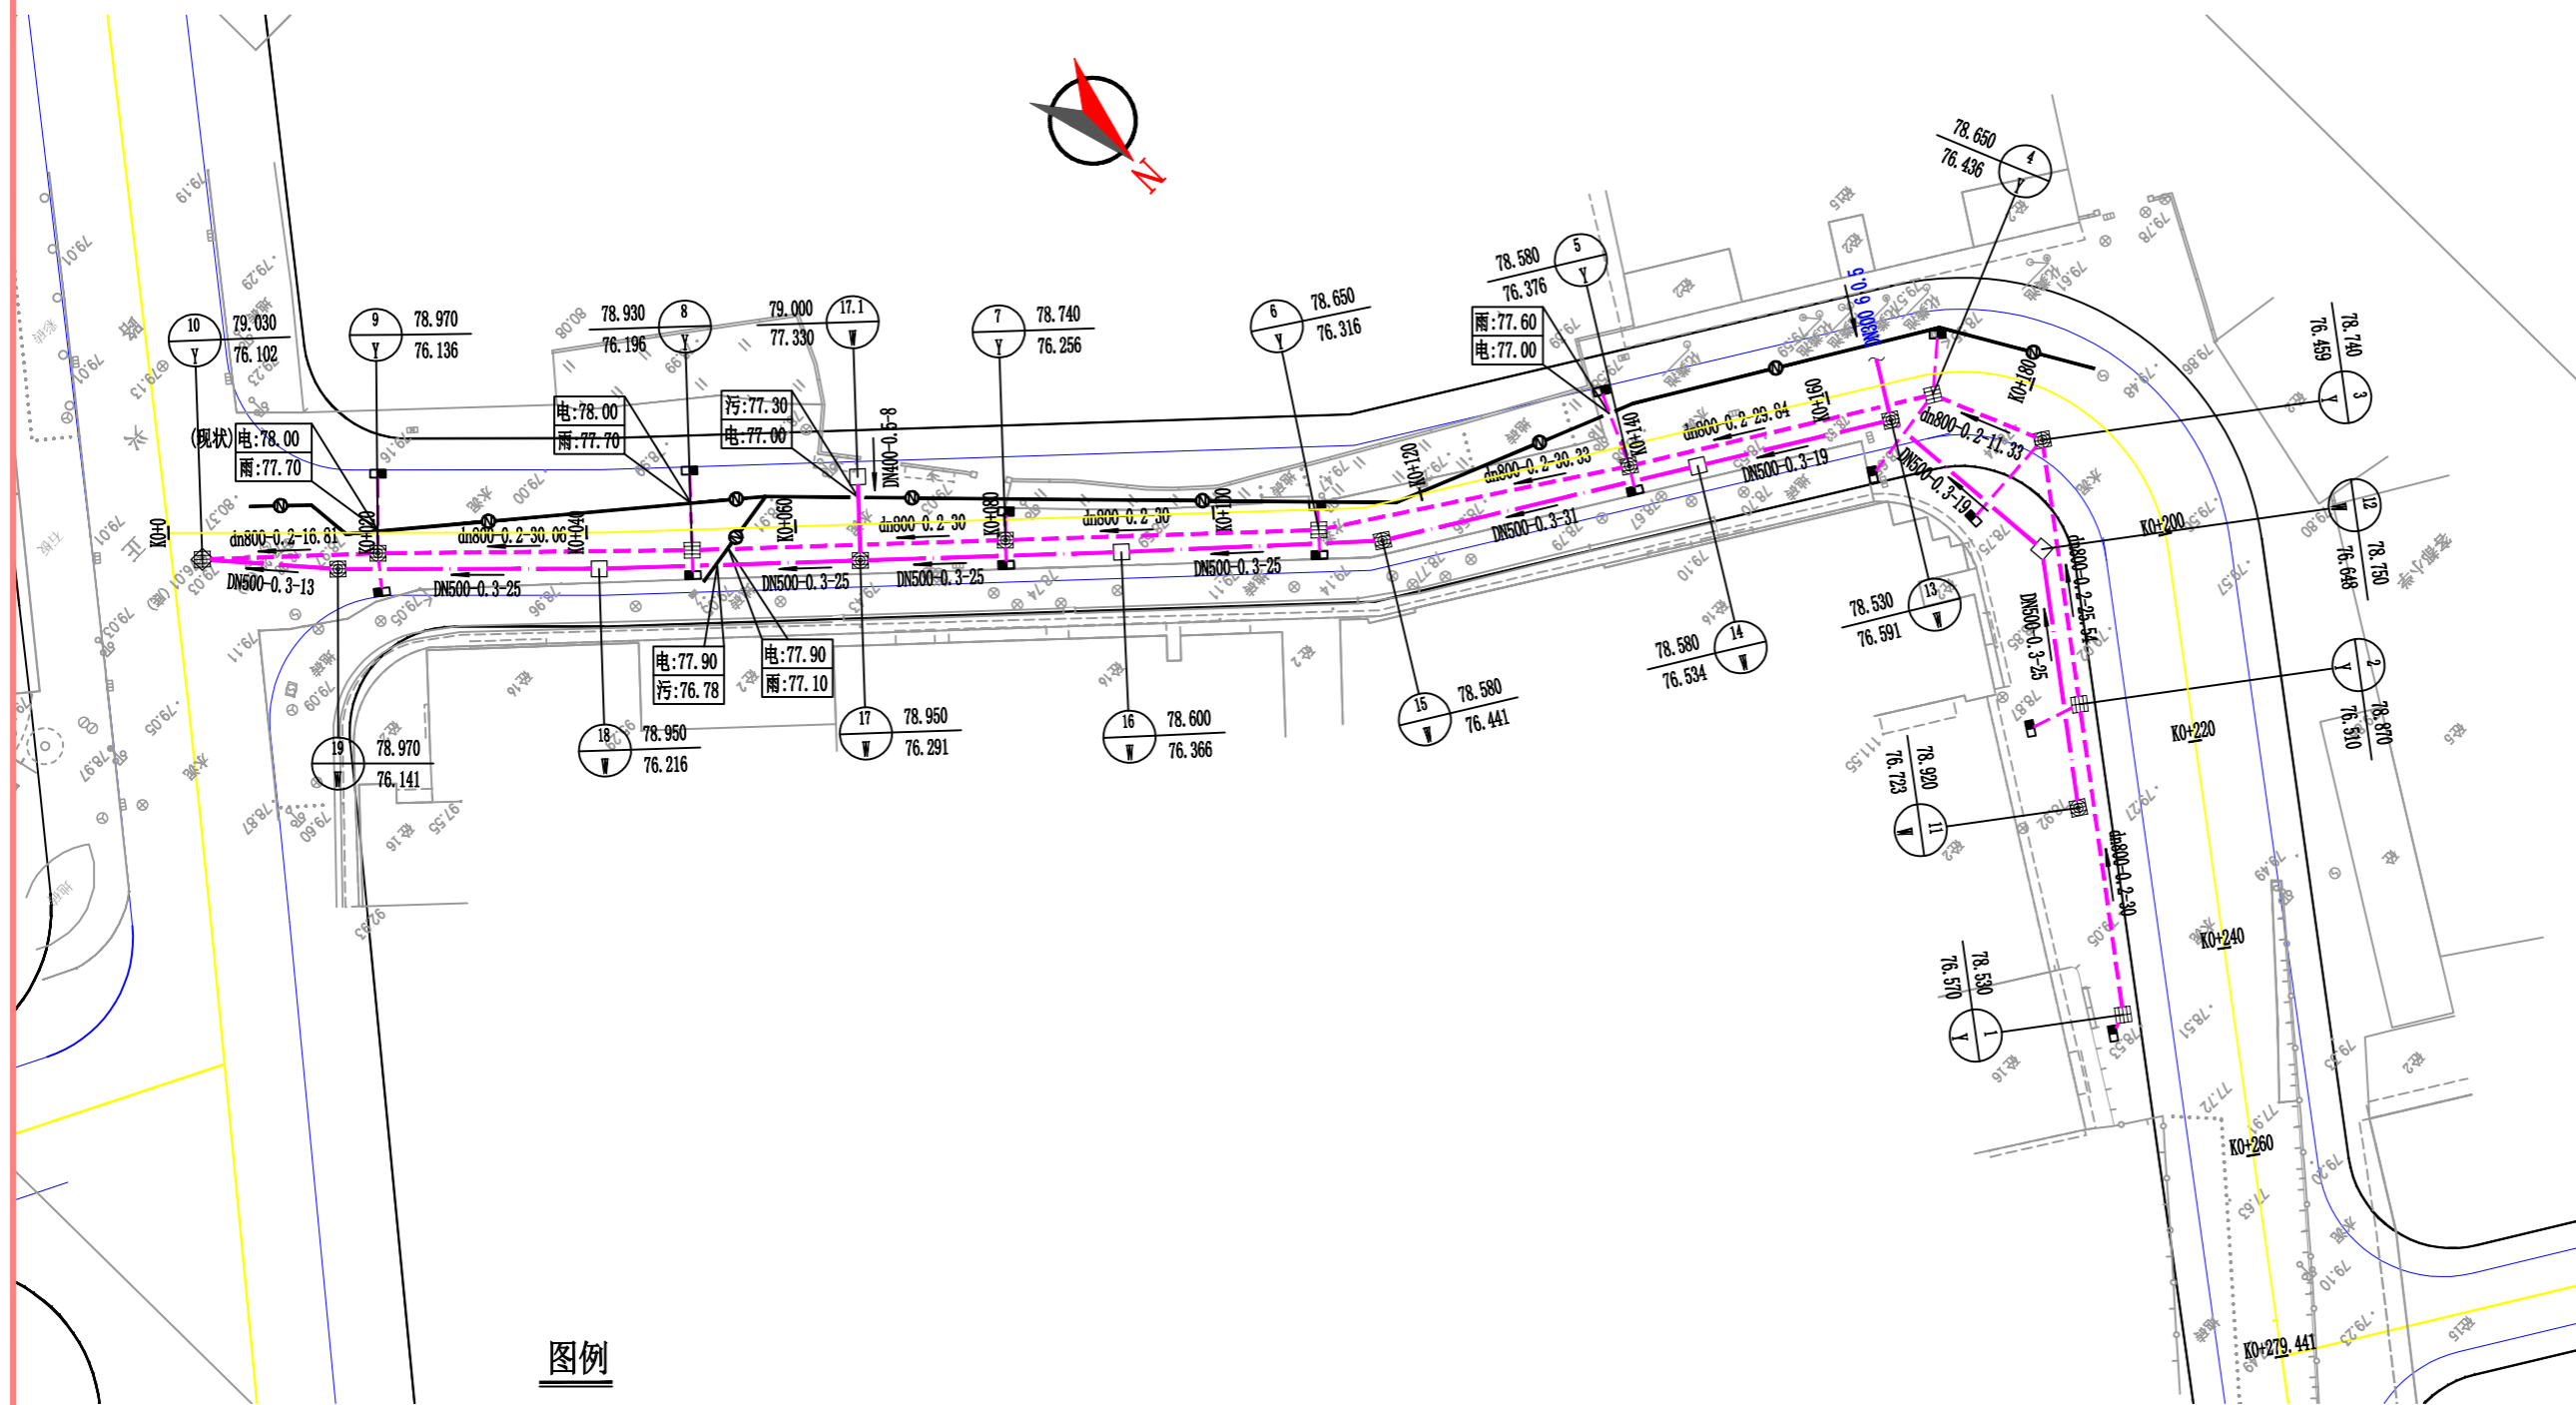


图例

	现状电力管道		450*750雨水口(防臭型)
	本次规划雨水管		雨水检查井
	本次规划污水管		雨水沉泥井
	井地面标高 (预留井面标高按实) 设计井底标高		污水检查井
	井编号 管代码		污水沉泥井

说明:

- 1、本图高程除标注外为1985国家高程,单位:米。
- 2、图中DN表示圆管公称直径,单位:毫米。
- 3、本段路现状为临时道路,没有完善的排水设施,积水比较严重。因没有形成规划路幅,排水管道的位置参考规划按现状路布置。

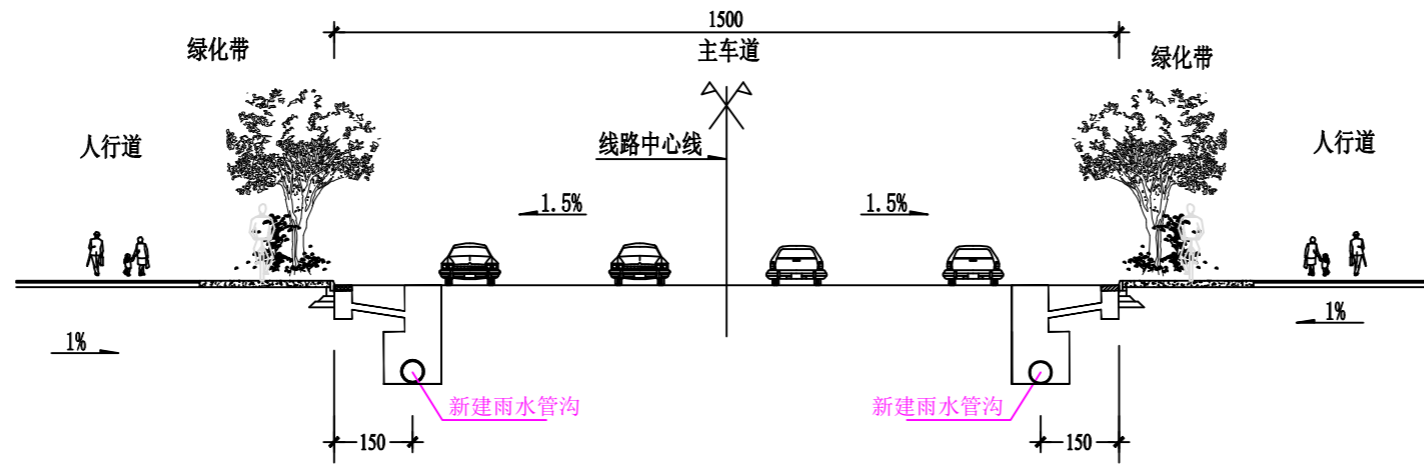

金燕大道现状路A-A排水横断面示意图
雨水排水管以现状路的路缘石为参照进行放线

说明：本图采用厘米为单位。



梅州市城市规划设计院有限公司
Meizhou Urban Planning & Design Institute Co., Ltd.
城乡规划甲级 证书号：自资规甲字21440142
建筑工程乙级 市政工程（道路、给水、排水）乙级 证书号：A344076172
岩土工程勘察乙级 证书号：B344056692

审 定	丘克涌
审 核	张伟彝
项目负责	潘硕
专业负责	潘硕
校 对	罗祥
设 计	张伟兴
制 图	

建设单位：
梅州市城市供排水中心

项目名称：
梅州城区老旧排水渠
改造修复工程（二期）


子项名称	
项目编号	2021SZ003
设计阶段	规划报建图
图 别	给排水
图 号	S-06

出图日期 2022年5月

图纸名称：
金燕大道现状路A-A排水
横断面示意图

注册师章：

出图专用章：

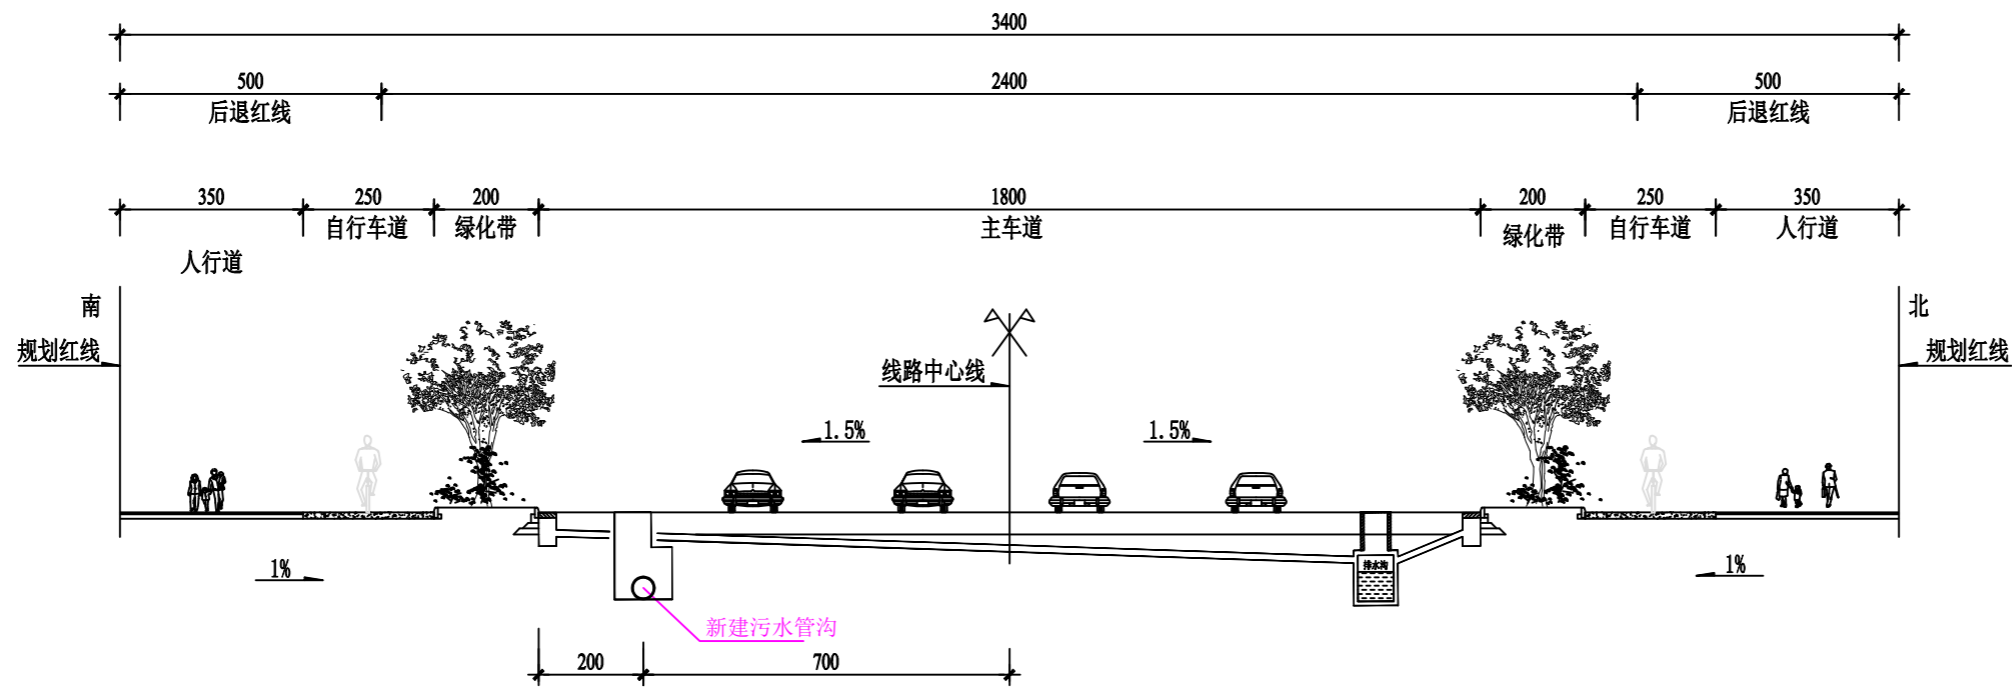

乐善路排水标准横断面示意图

说明:本图采用厘米为单位。



梅州市城市规划设计院有限公司
Meizhou Urban Planning & Design Institute Co., Ltd.
城乡规划甲级 证书号: 自资规甲字21440142
建筑工程乙级 市政工程(道路、给水、排水)乙级 证书号: A344076172
岩土工程勘察乙级 证书号: B344056592

审 定	丘克涌
审 核	张伟霖
项目负责	潘硕
专业负责	潘硕
校 对	罗祥
设 计	张伟兴
制 图	

建设单位:
梅州市城市供排水中心

项目名称:
梅州城区老旧排水渠
改造修复工程(二期)

子项名称	
项目编号	2021SZ003
设计阶段	规划报建图
图 别	给排水
图 号	S-07

出图日期 2022年5月

图纸名称:
乐善路排水标准横断面示意图

注册师章:

出图专用章:



梅州市城市规划设计院有限公司
Meizhou Urban Planning & Design Institute Co., Ltd.
城乡规划甲级 证书号：自资规甲字21440142
建筑工程乙级 市政工程（道路、给水、排水）乙级 证书号：A344076172
岩土工程勘察乙级 证书号：B344056592

审 定	丘克涌	
审 核	张伟彝	
项目负责	潘硕	
专业负责	潘硕	
校 对	罗祥	
设 计	张伟兴	
制 图		

建设单位：
梅州市城市供排水中心

项目名称：
梅州城区老旧排水管道
改造修复工程（二期）


子项名称	
项目编号	2021SZ003
设计阶段	规划报建图
图 别	给排水
图 号	S-08

出图日期 2022年5月

图纸名称：
正兴路至客都小学规划路
排水标准横断面示意图

注册师章：

出图专用章：

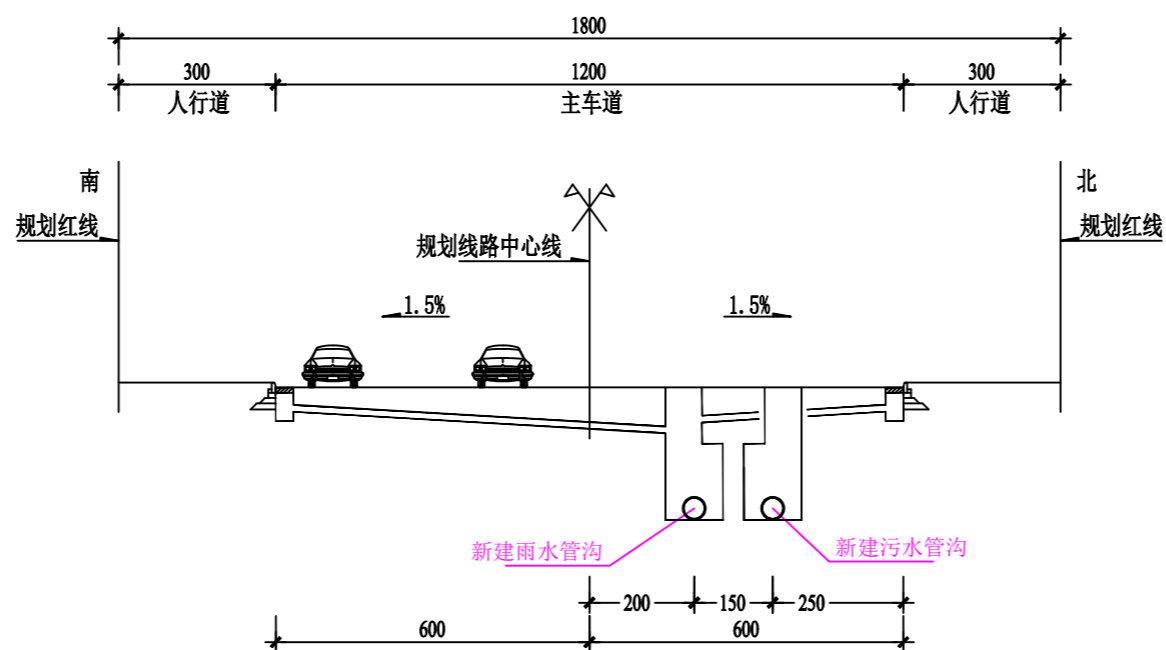

正兴路至客都小学规划路排水标准横断面示意图

说 明：本图采用厘米为单位。