
 



梅州中燃城市燃气发展有限公司番江新梅江大桥地下管线普查(四)

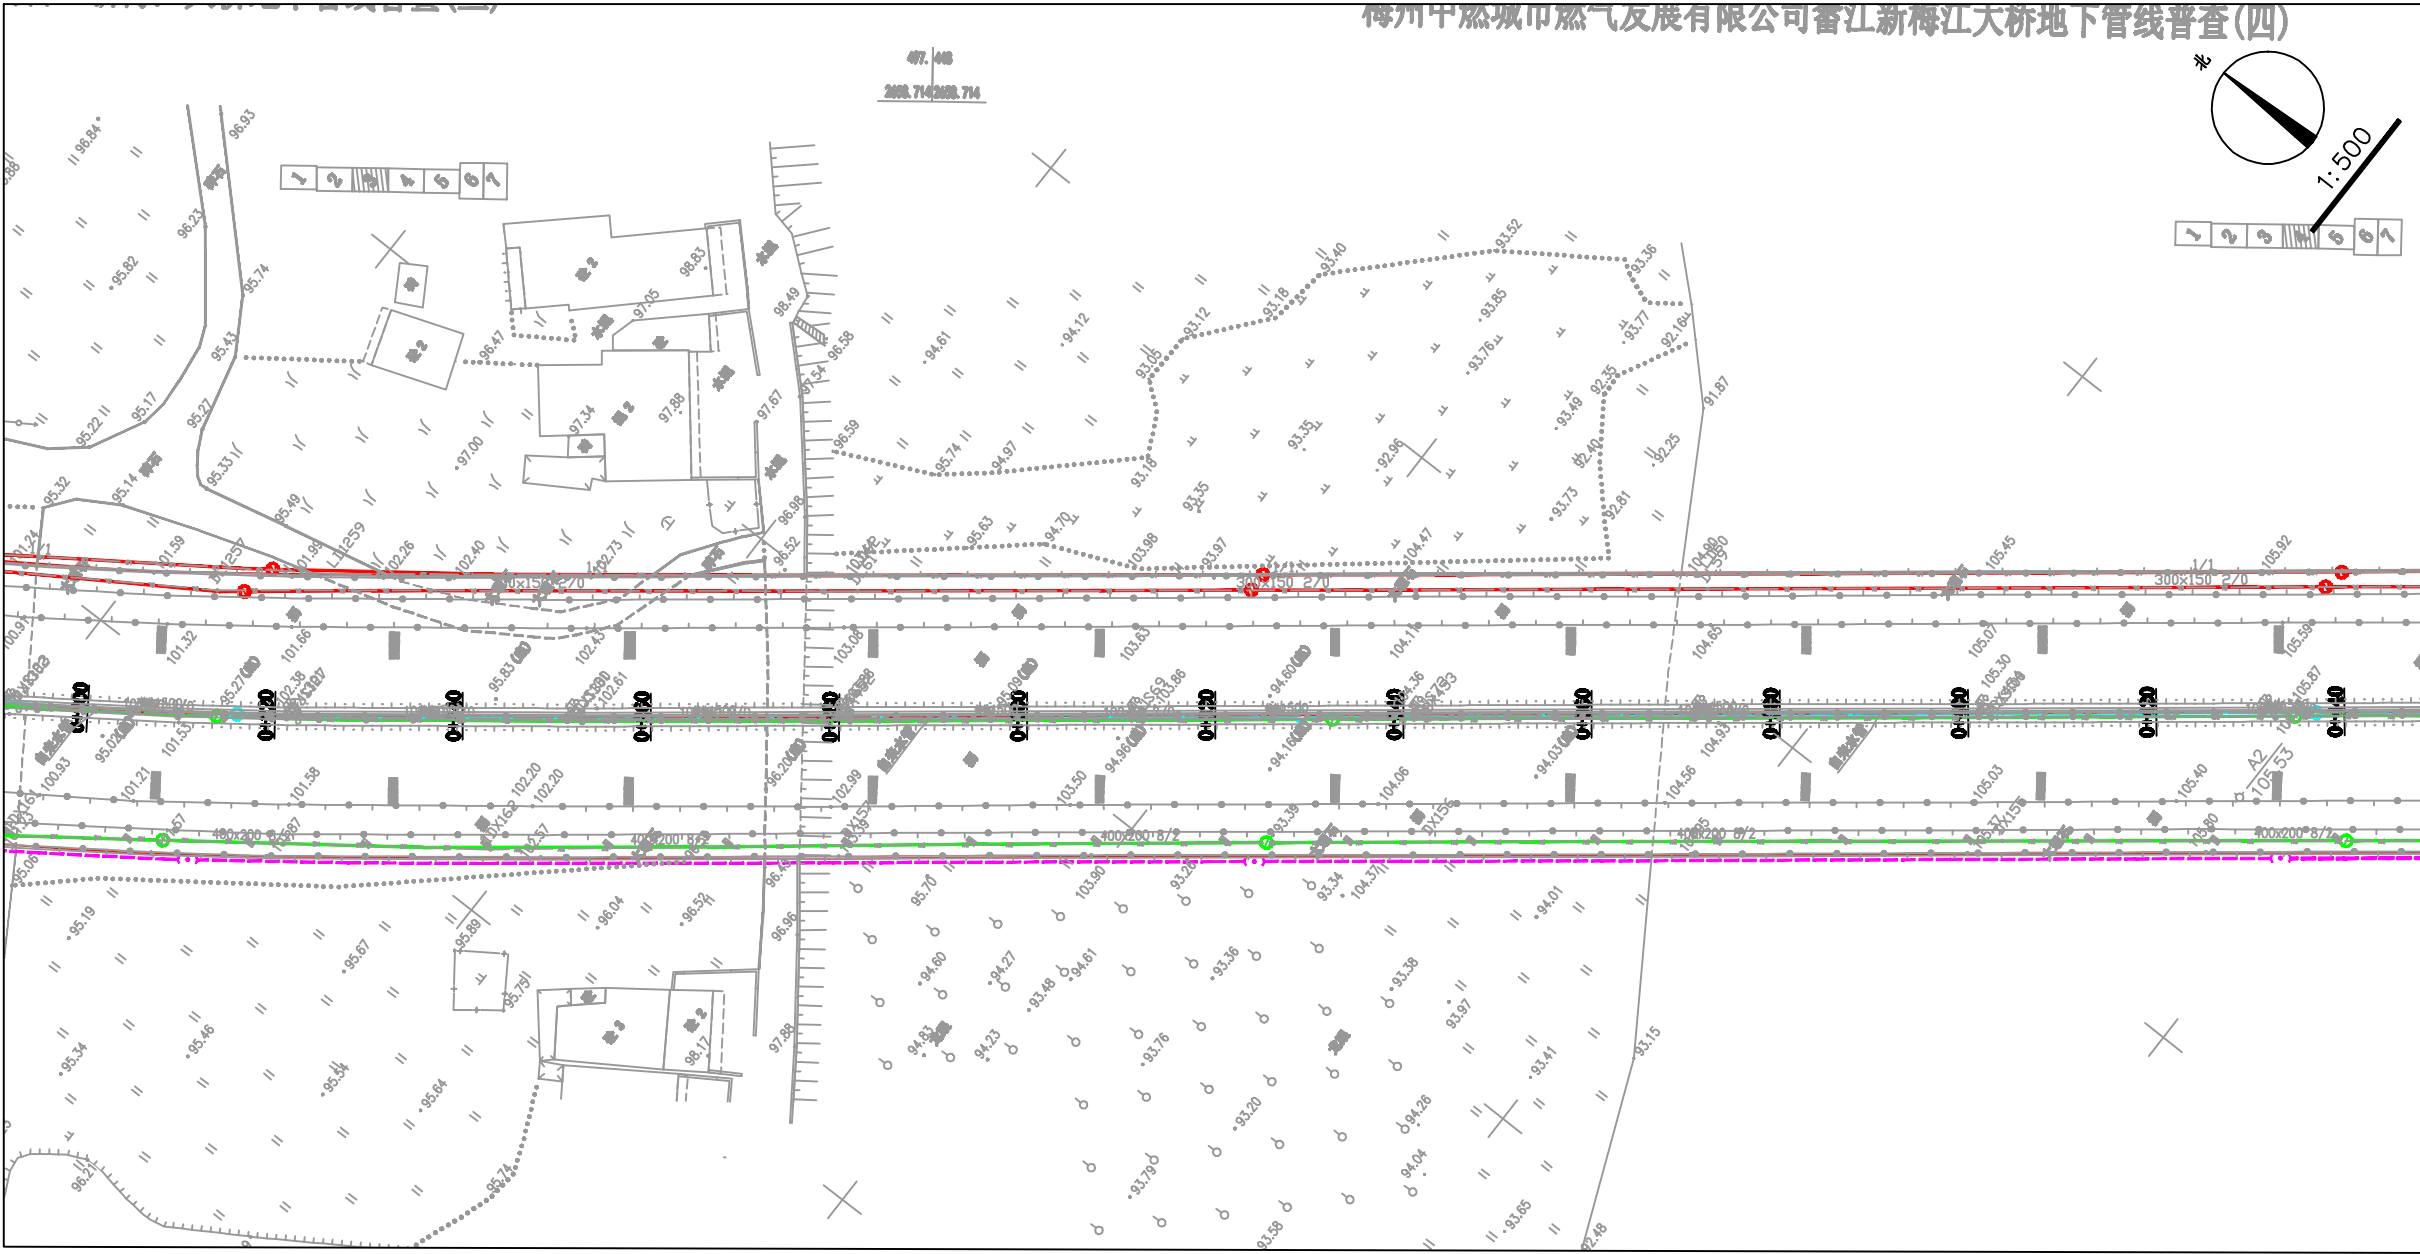

图例



 本次规划燃气管道
现状燃气管道
现状电力管道(低压380V)



现状给水管道
现状通信管道
现状雨、污水管道

 梅州市城市规划设计院有限公司		项目名称	梅州中燃城市燃气发展有限公司番江新梅江大桥地下管线普查	
审定	曹南山	专业负责	潘项	图内
审核	丘克涌	校对	石军	内容
项目负责	邓桂明	设计	邓桂明	
城乡规划编制甲级[地]城镇编号(141215)号		委托单位	梅州中燃城市燃气发展有限公司	项目号 20220101
		图内	平面图 1:500	图别 燃气
				图号 3/7
				日期 2022.11