



**说明:**

芹洋西路新建电力电缆通道工程电力管道规划。途径如图所示，里程为K0+000-K1+356。规划电力管道走芹洋西路东面辅道敷设，横跨道路或小区入口采用定向钻敷设。具体位置详见图示坐标。要求电力管道覆土深度应不低于1.0米。如图示标注有高程的应按控制高程埋设。施工前电力部门应同各有关管线部门联系，并由各管线部门派技术人员现场知指导，方可施工。施工完毕后，沟槽应用中砂回填，并灌水夯实，路面按原状恢复。施工中如遇困难时应及时同有关主管部门联系，共同协商解决，余按相关规范。

**梅州市城市规划设计院有限公司**  
 资质等级：城乡规划编制甲级 证书编号：自资规甲字21440142

审定	曾南山	专业负责	潘硕
审核	丘克涌	校对	石军
项目负责人	邓桂明	设计	邓桂明

项目名称	芹洋西路新建电力电缆通道工程电力管道规划		
委托单位	广东电网有限责任公司梅州供电局	项目号	2023GH003
图 纸 内 容	平面图 1:500	图 别	电力
		图 号	2/8
		日 期	2023.06

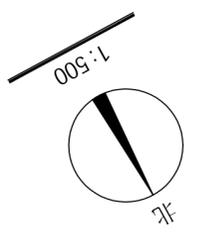
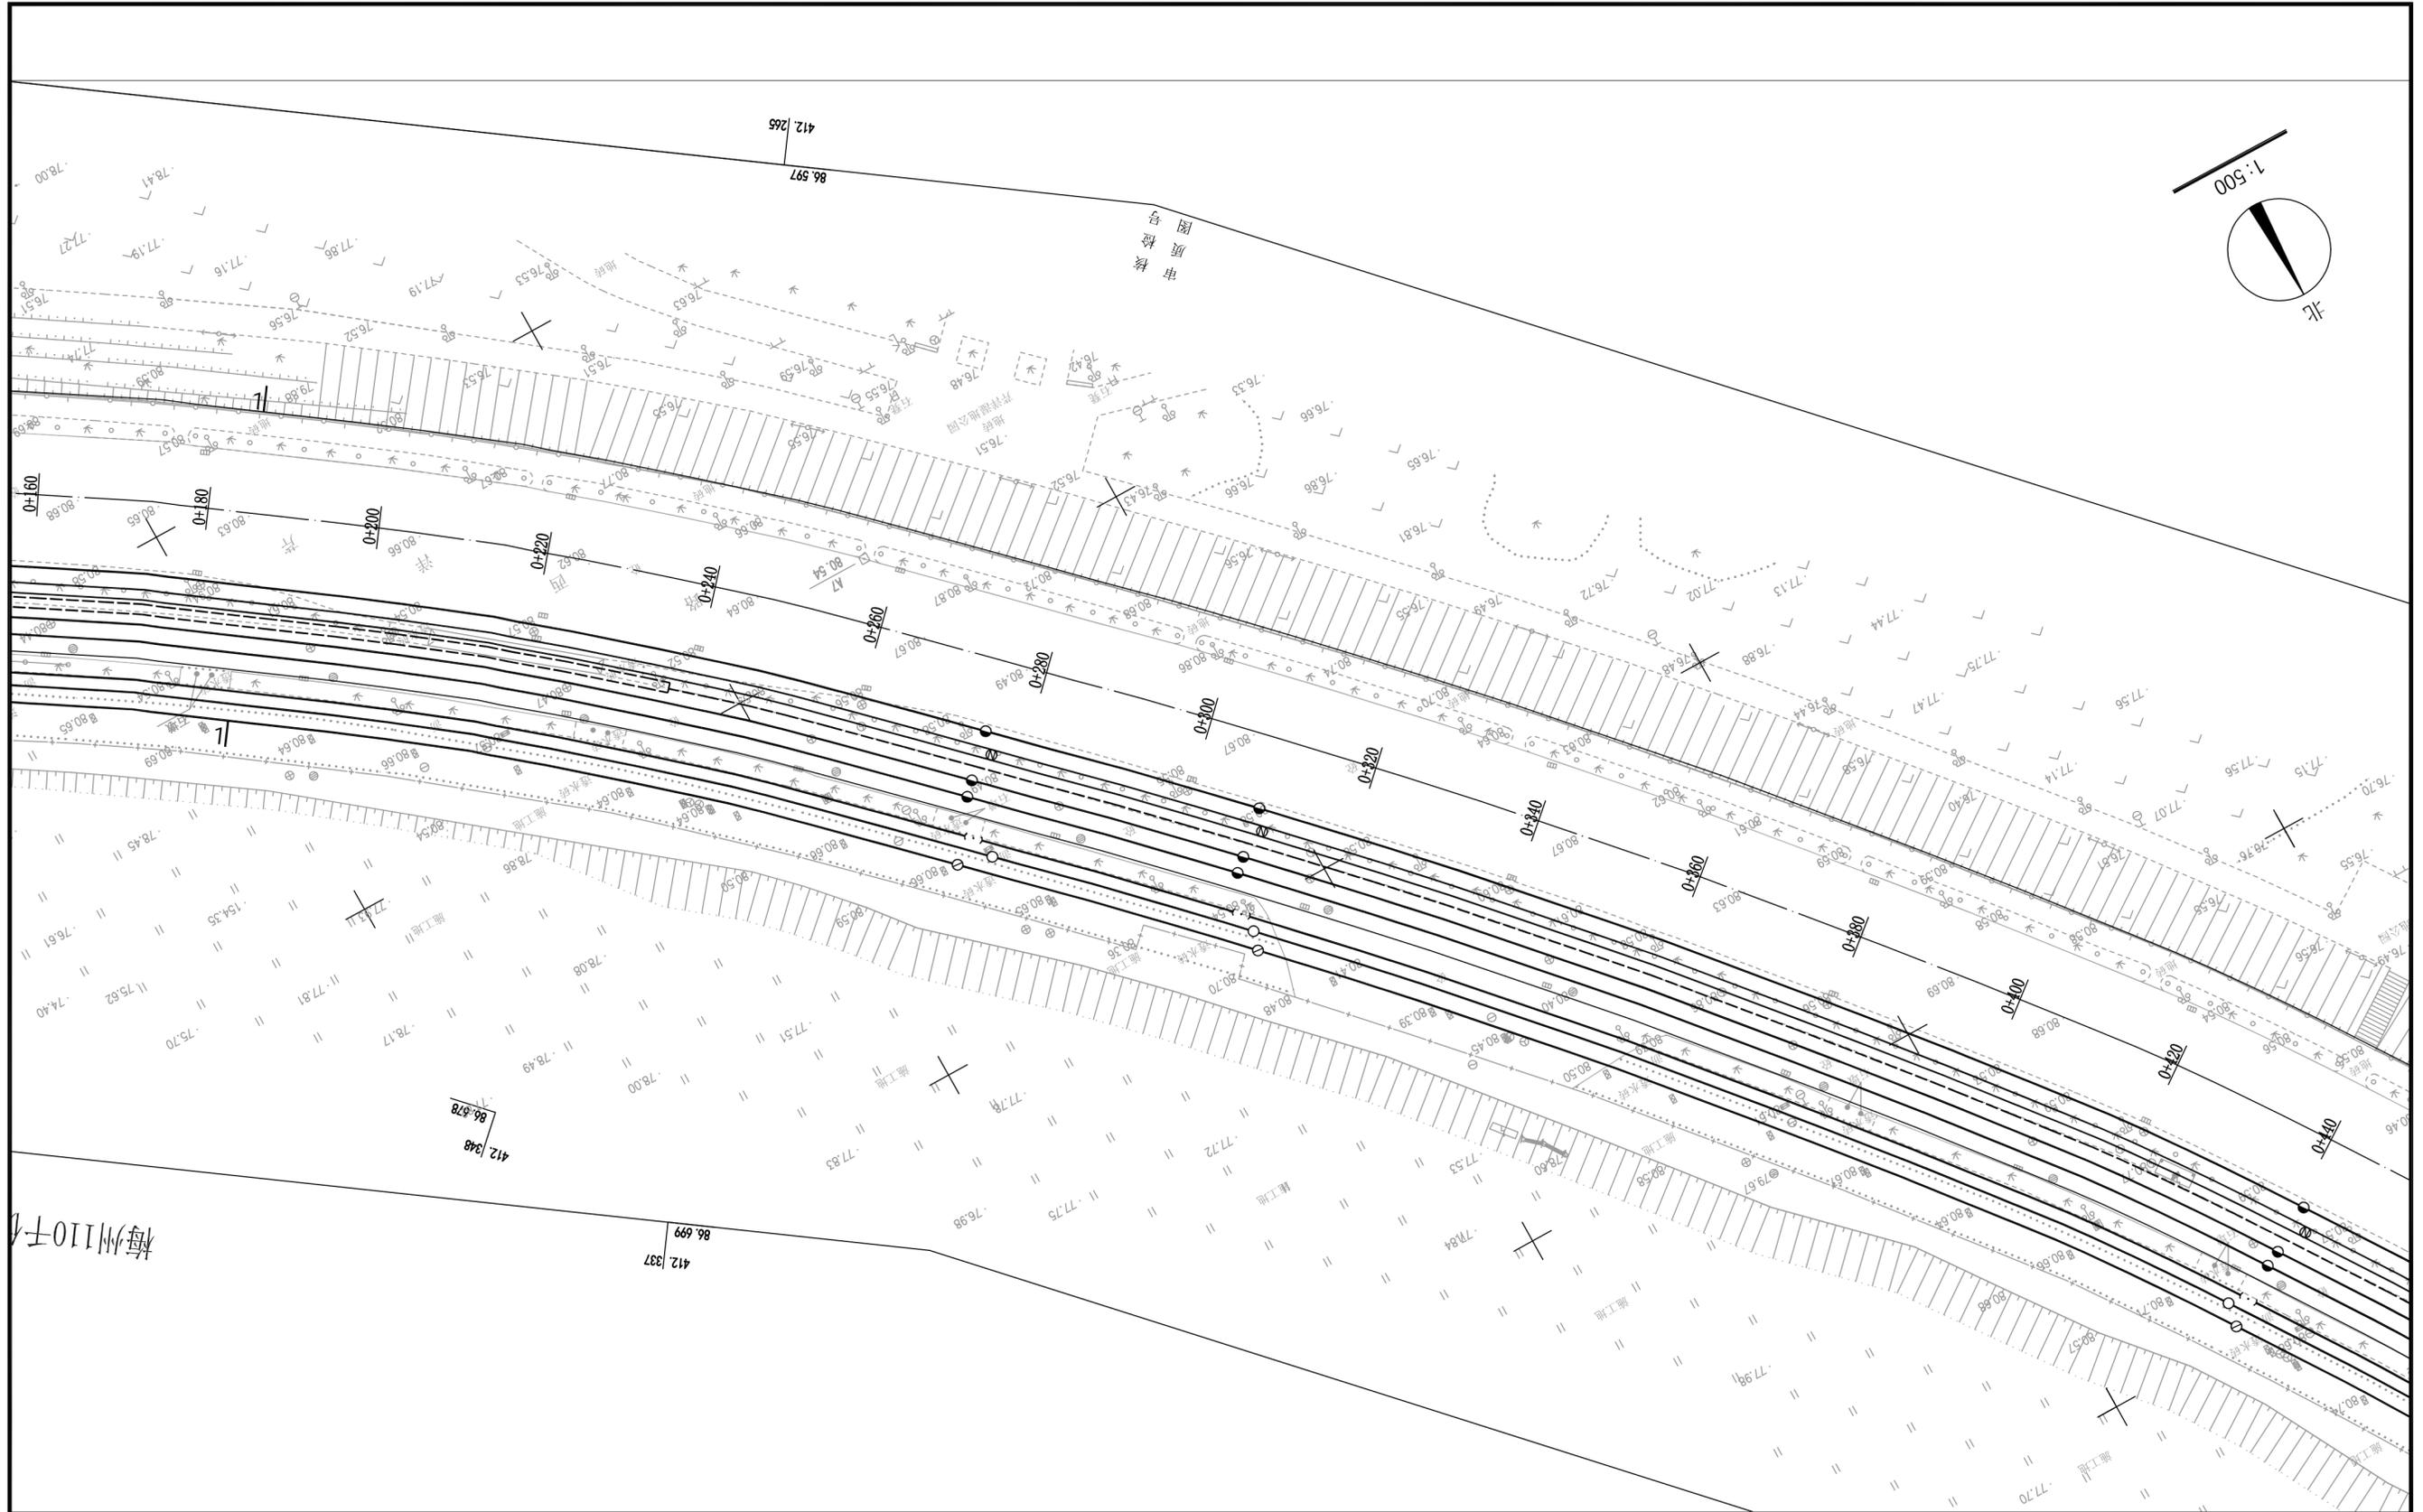


图例

	本次规划电力管道		现状燃气管道
	本次规划电缆管沟		现状通信管道
	现状电缆管沟		现状雨、污水管道
	现状给水管道		

<b>梅州市城市规划设计院有限公司</b> <small>资质等级: 城乡规划编制甲级 证书编号: 自资规甲字21440142</small>		项目名称	芹洋西路新建电力电缆通道工程电力管道规划		
审定	曾南山	专业负责	潘硕	项目号	2023GH003
审核	丘克涌	校对	石军	图别	电力
项目负责人	邓桂明	设计	邓桂明	图号	3/8
图 纸 内 容 平面图 1:500				日期	2023.06

图纸未加盖本公司出图专用章一律无效

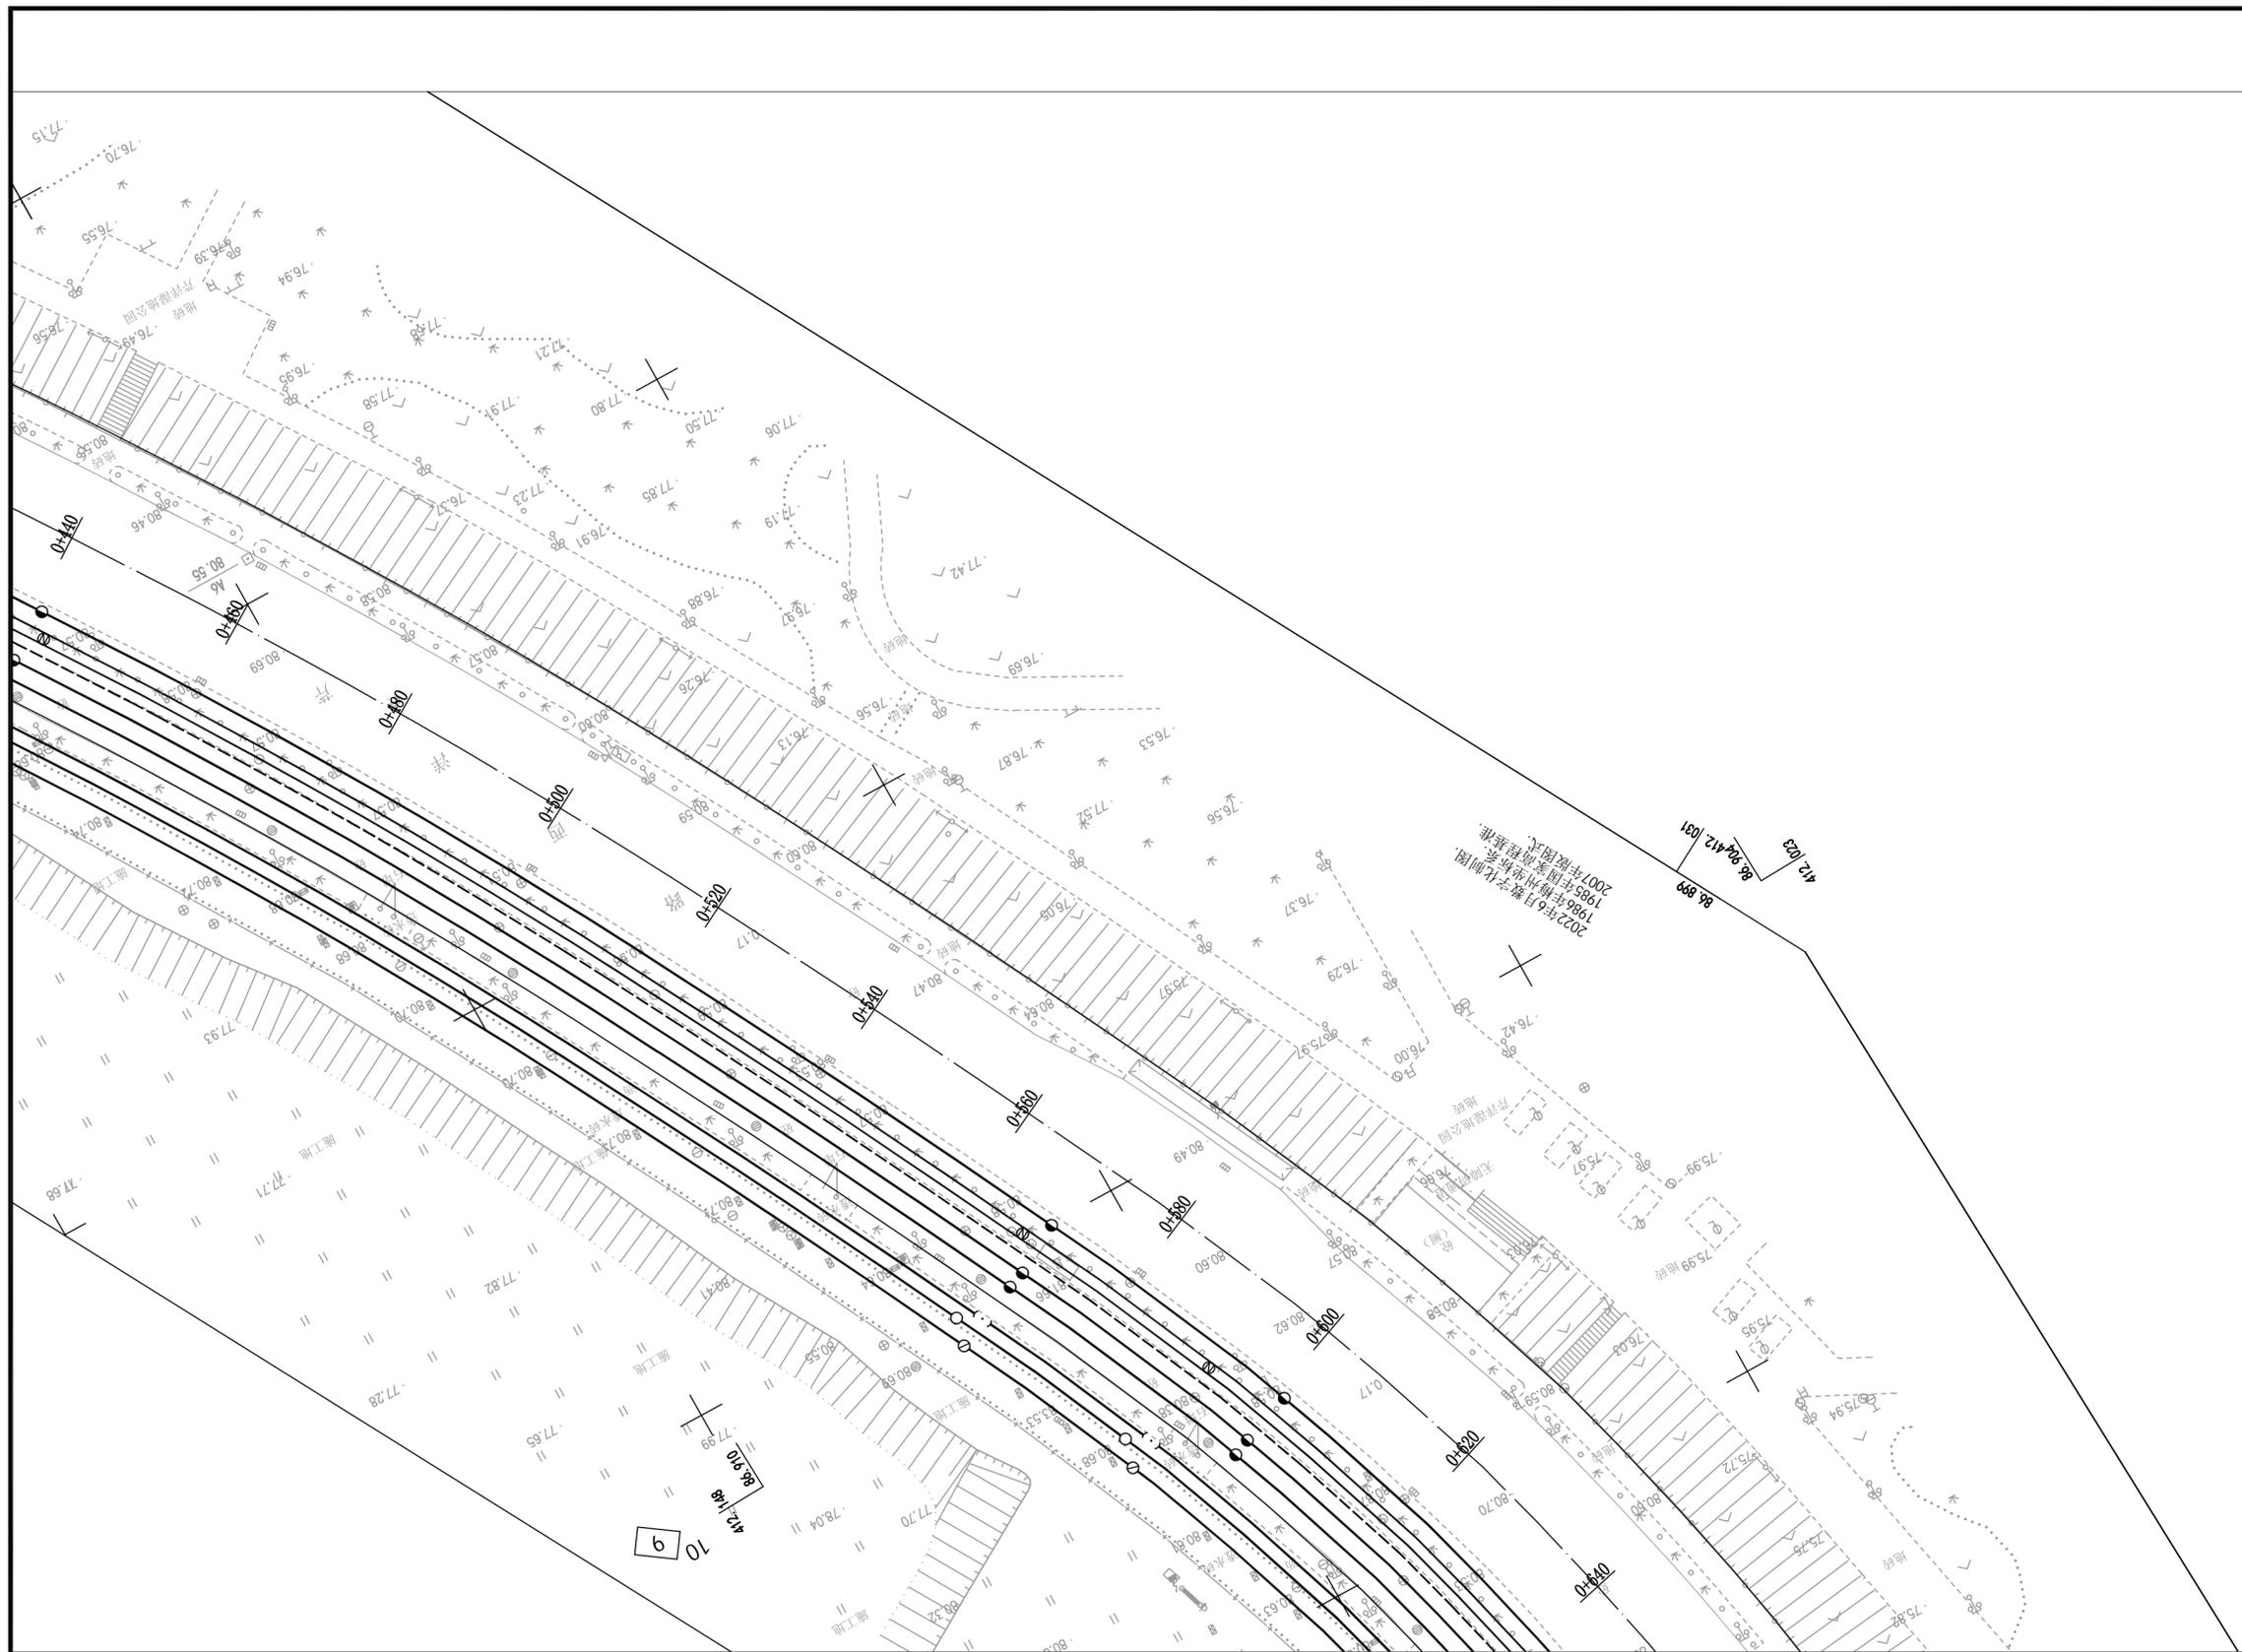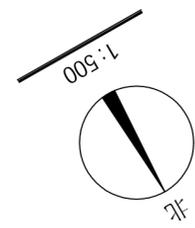

图例



- |  |          |  |          |
|--|----------|--|----------|
|  | 本次规划电力管道 |  | 现状燃气管道   |
|  | 现状电缆管沟   |  | 现状通信管道   |
|  | 现状给水管道   |  | 现状雨、污水管道 |

**梅州市城市规划设计院有限公司**  
 资质等级：城乡规划编制甲级 证书编号：自资规甲字21440142

审定	曾南山	专业负责	潘硕
审核	丘克涌	校对	石军
项目负责人	邓桂明	设计	邓桂明

项目名称	芹洋西路新建电力电缆通道工程电力管道规划		
委托单位	广东电网有限责任公司梅州供电局	项目号	2023GH003
图 纸 内 容	平面图 1:500	图 别	电力
		图 号	4/8
		日 期	2023.06

图纸未加盖本公司出图专用章一律无效

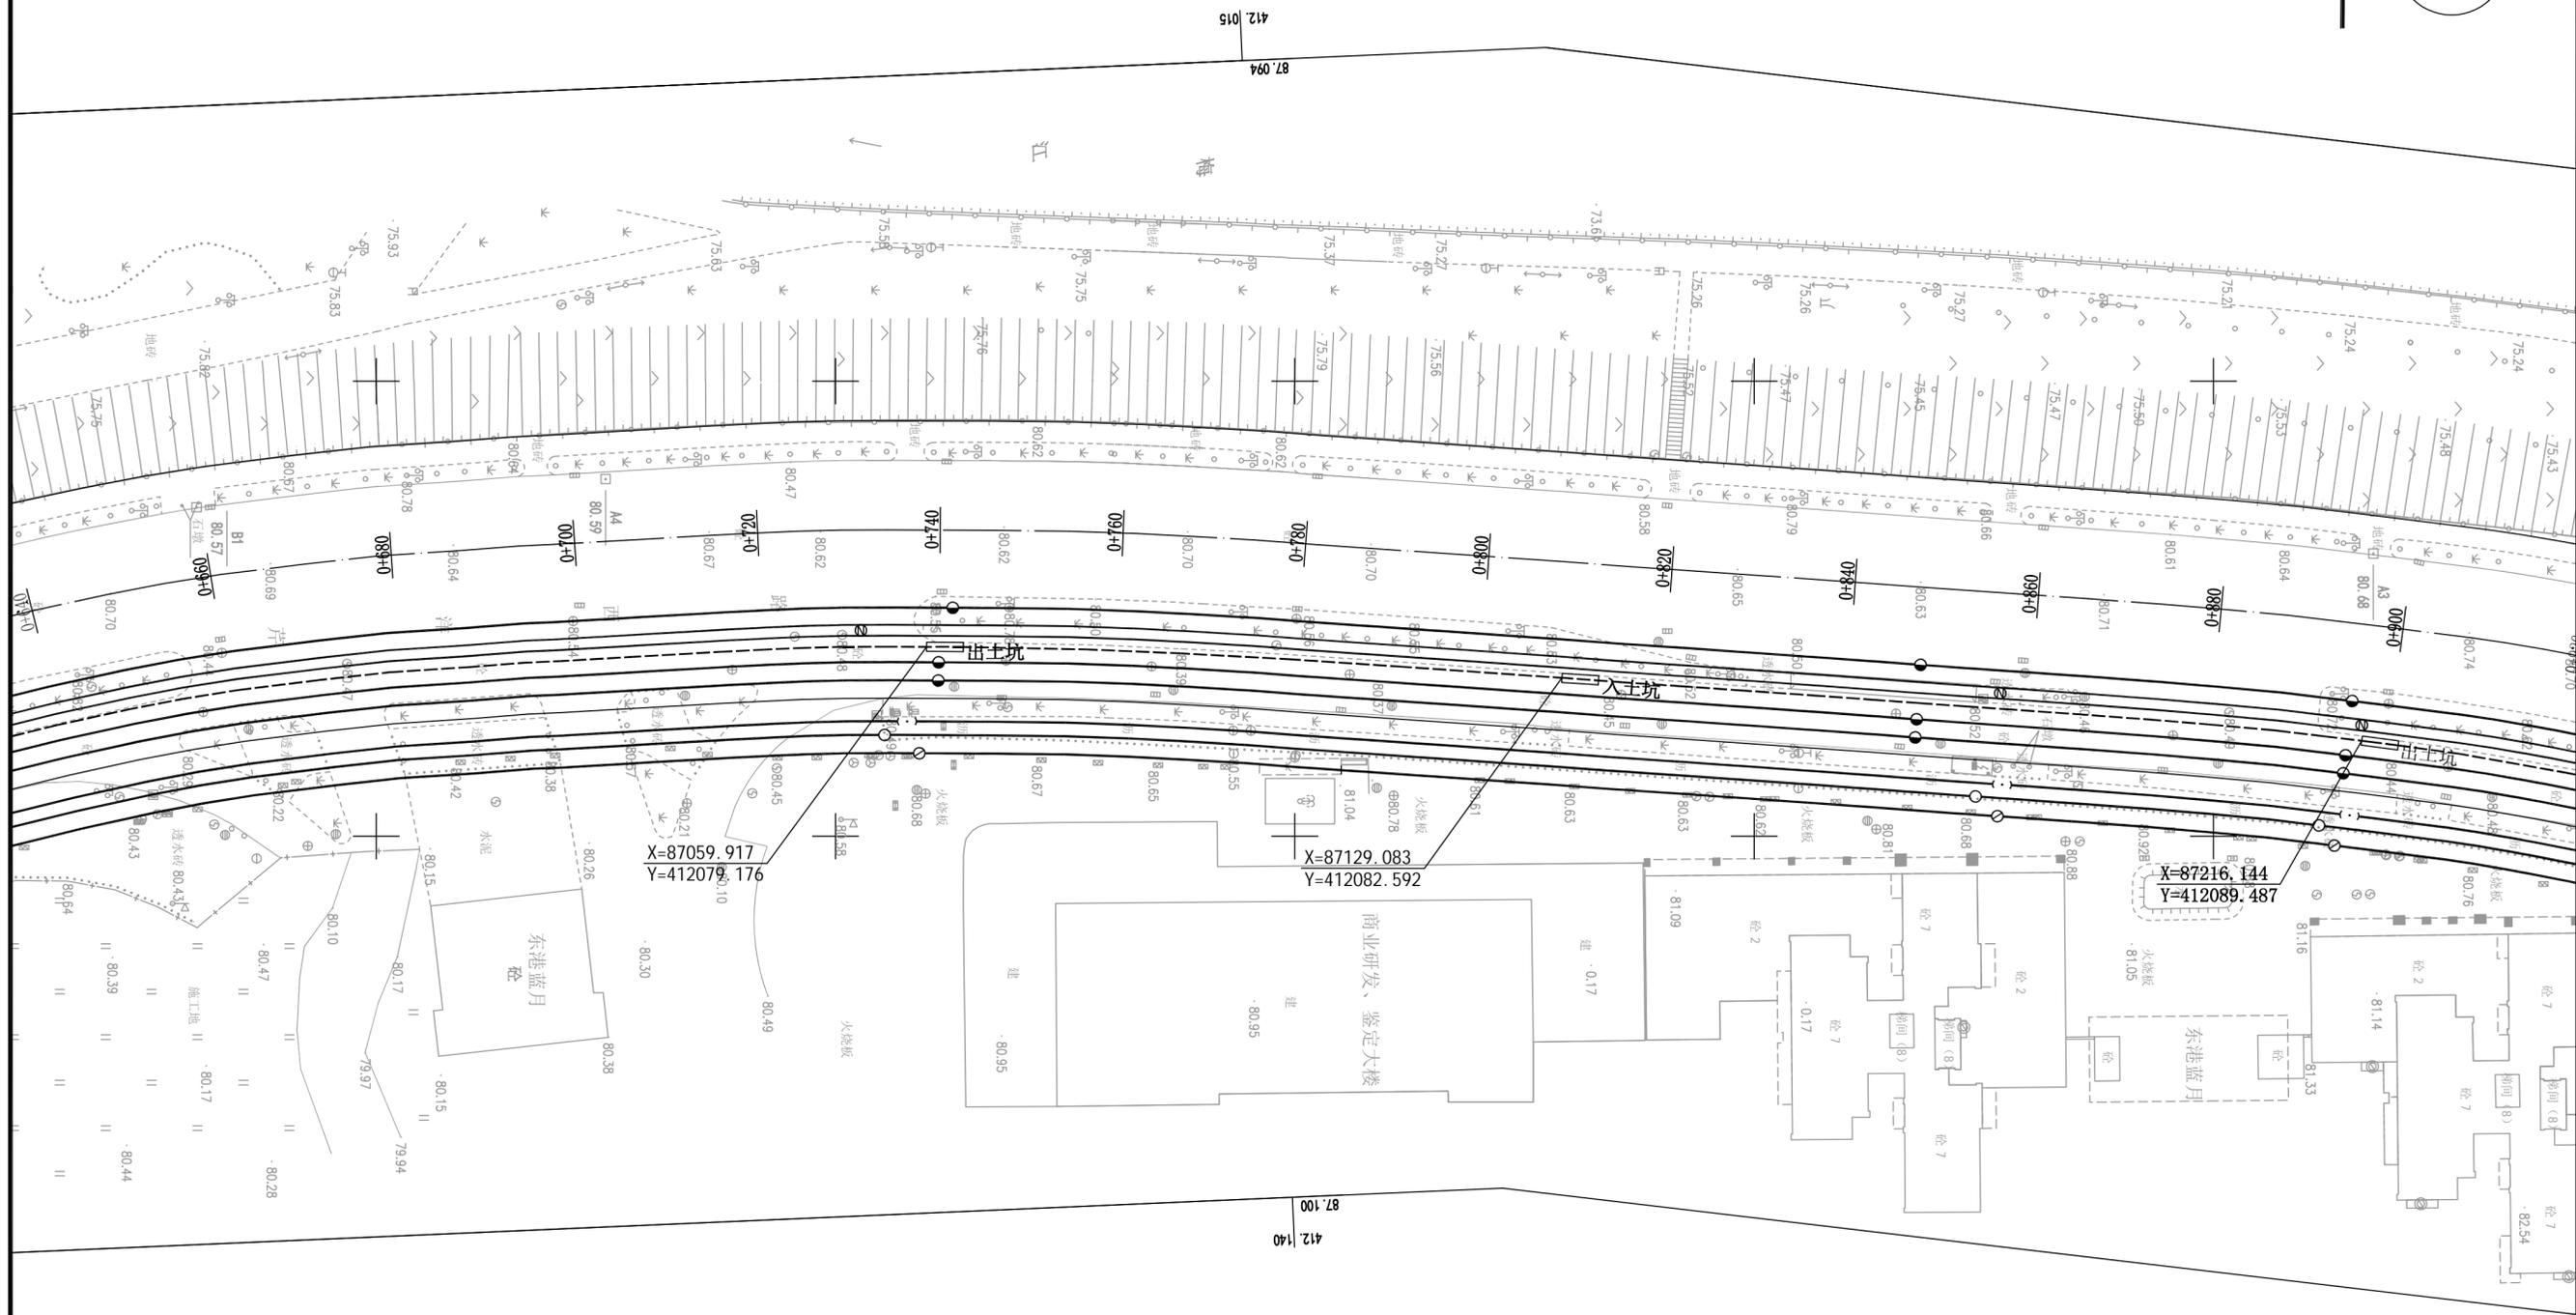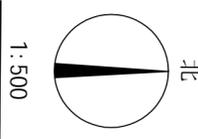



**图例**

- |  |          |  |          |
|--|----------|--|----------|
|  | 本次规划电力管道 |  | 现状燃气管道   |
|  | 现状电缆管沟   |  | 现状通信管道   |
|  | 现状给水管道   |  | 现状雨、污水管道 |

**梅州市城市规划设计院有限公司**  
 资质等级：城乡规划编制甲级 证书编号：自资规甲字21440142

审定	曾南山	专业负责	潘硕
审核	丘克涌	校对	石军
项目负责人	邓桂明	设计	邓桂明

项目名称	芹洋西路新建电力电缆通道工程电力管道规划		
委托单位	广东电网有限责任公司梅州供电局	项目号	2023GH003
图 纸 内 容	平面图 1:500	图 别	电力
		图 号	5/8
		日 期	2023.06

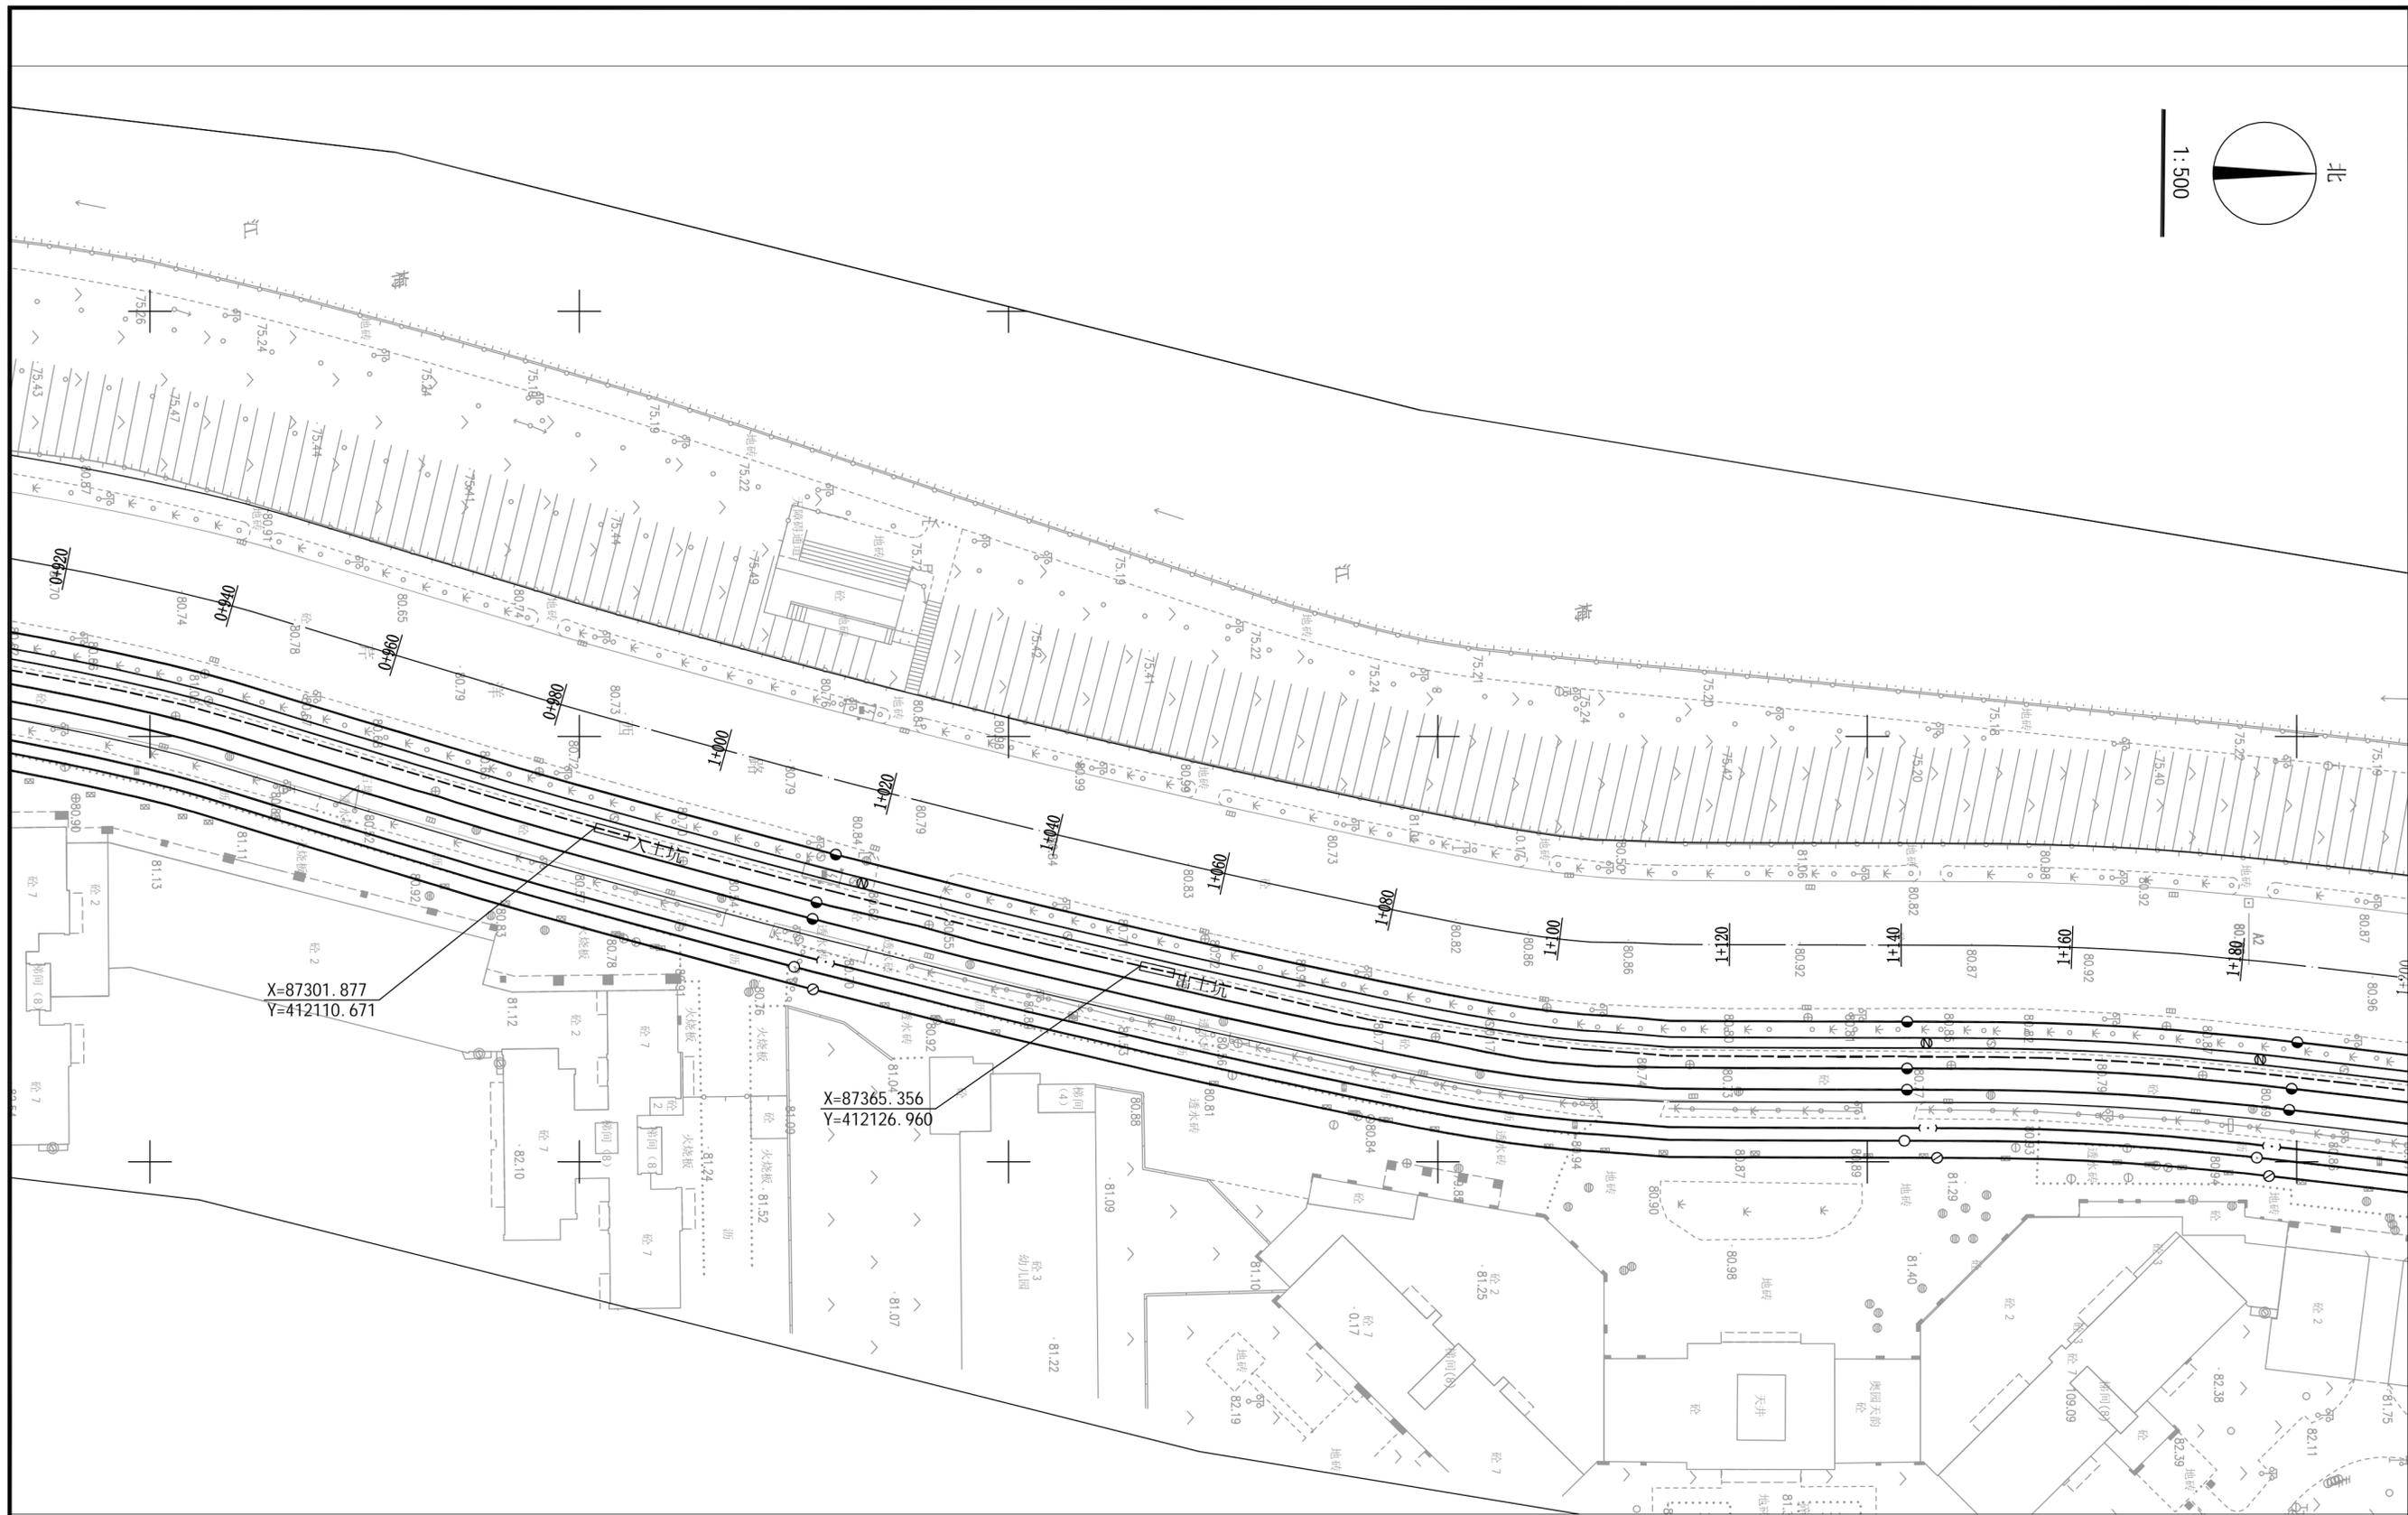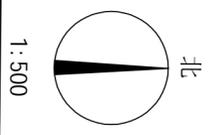


图例

- |  |          |  |          |
|--|----------|--|----------|
|  | 本次规划电力管道 |  | 现状燃气管道   |
|  | 现状电缆管沟   |  | 现状通信管道   |
|  | 现状给水管道   |  | 现状雨、污水管道 |

<b>梅州市城市规划设计院有限公司</b> <small>MEIZHOU CITY URBAN PLANNING DESIGN INSTITUTE CO., LTD.</small>		项目名称	芹洋西路新建电力电缆通道工程电力管道规划		
<small>资质等级：城乡规划编制甲级 证书编号：自资规甲字21440142</small>		委托单位	广东电网有限责任公司梅州供电局		
审定	曾南山	专业负责	潘硕	项目号	2023GH003
审核	丘克涌	校对	石军	图别	电力
项目负责	邓桂明	设计	邓桂明	图号	6/8
			日期	2023.06	
图 纸 内 容		平面图 1:500			

图纸未加盖本公司出图专用章一律无效



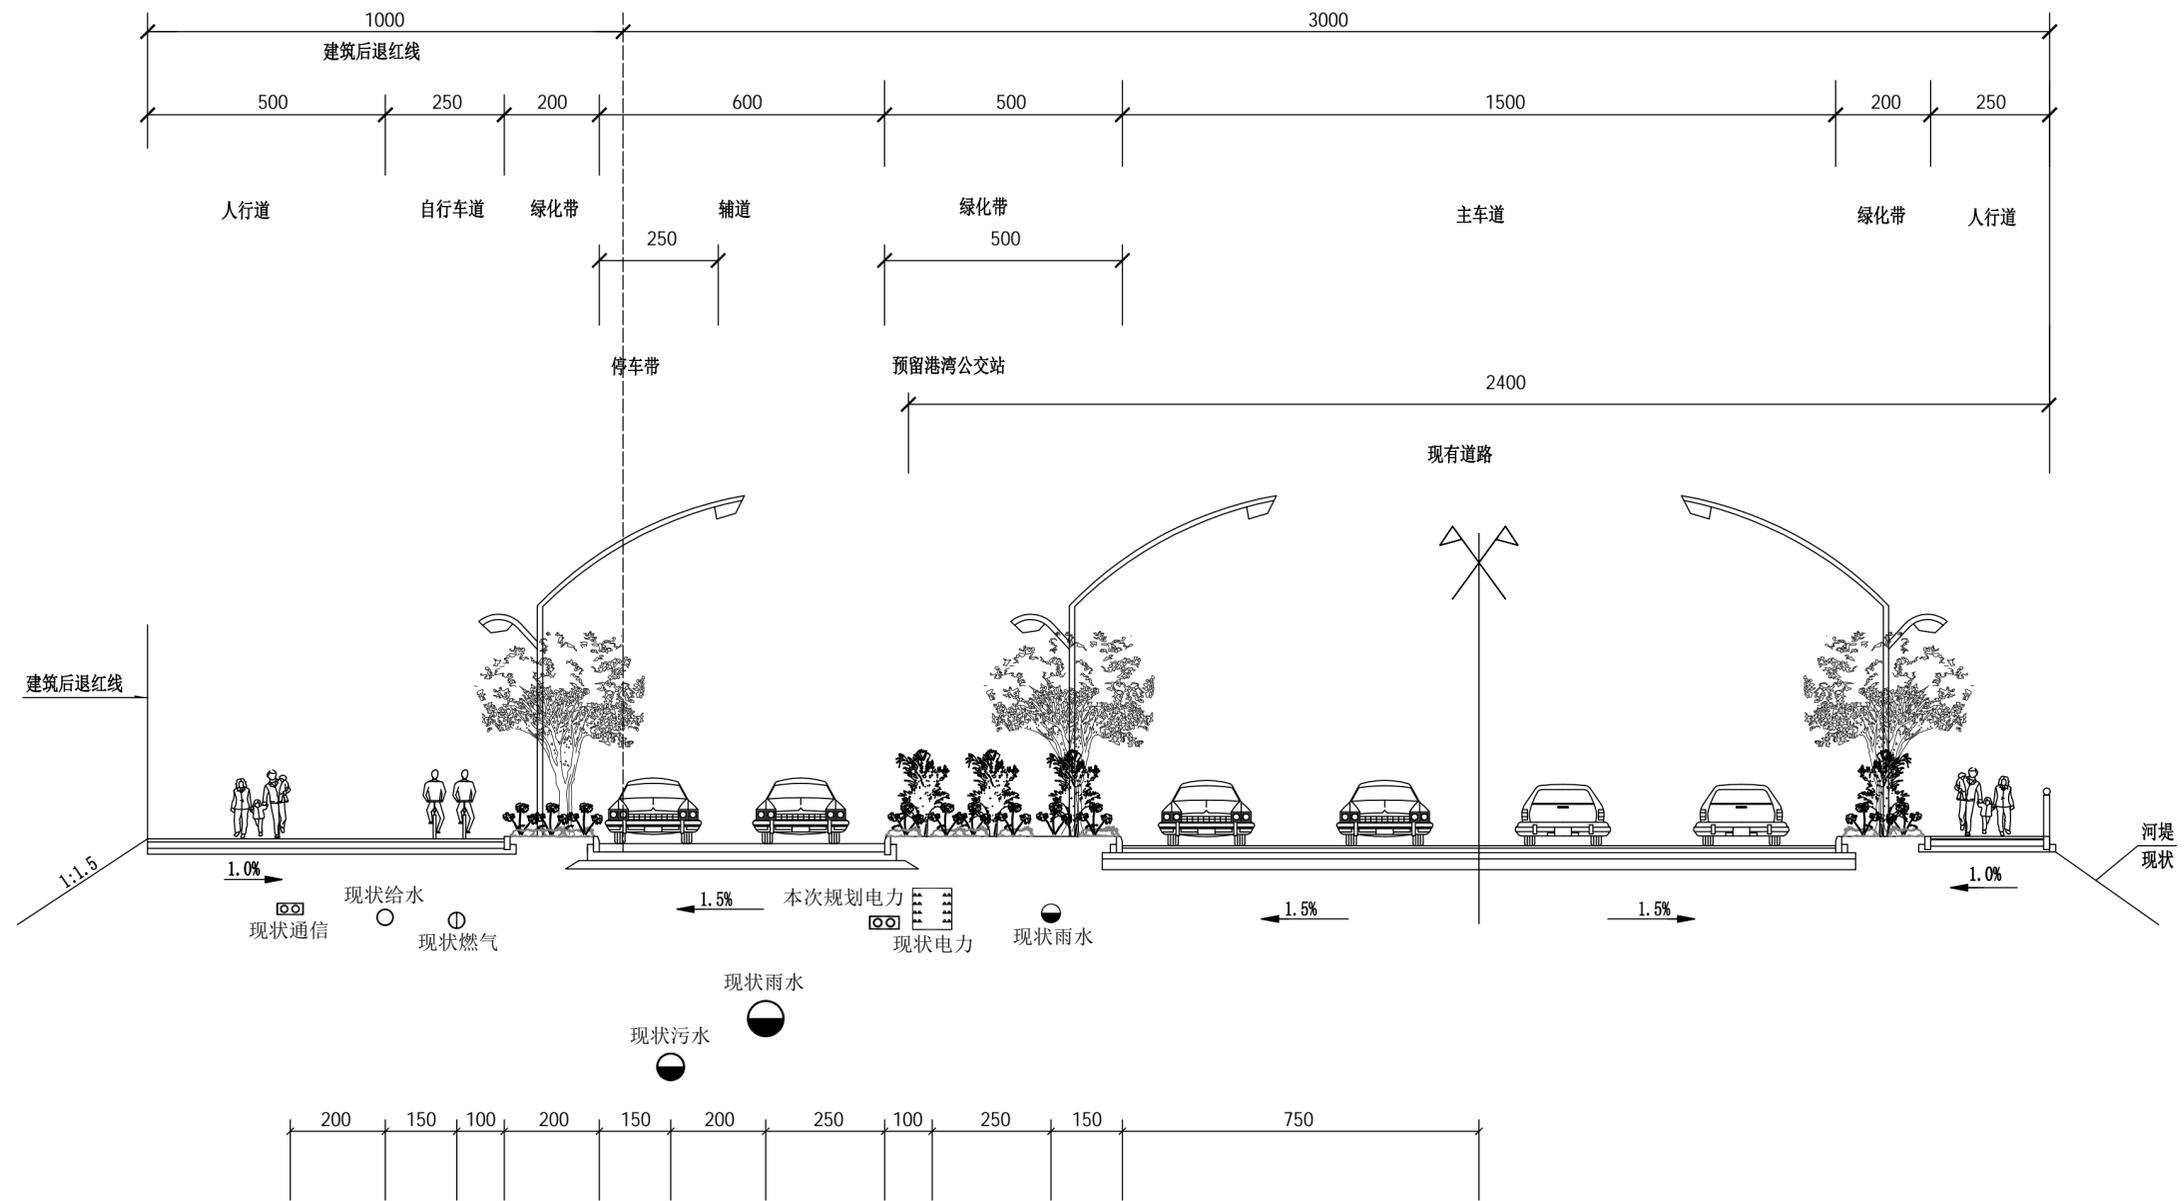

1-1管线综合位置横断面图

(现状道路路幅 单位: cm)

 <b>梅州市城市规划设计院有限公司</b> <small>MEIZHOU CITY URBAN PLANNING DESIGN INSTITUTE CO., LTD.</small>				项目名称 芹洋西路新建电力电缆通道工程电力管道规划		
<small>资质等级: 城乡规划编制甲级 证书编号: 自资规甲字21440142</small>				委托单位 广东电网有限责任公司梅州供电局		
审定	曾南山	专业负责	潘硕	图 纸 内 容 管线综合位置横断面图	图 别	电力
审核	丘克涌	校 对	石军		图 号	8/8
项目负责	邓桂明	设 计	邓桂明		日 期	2023.06