


图例

 工程地理位置

 梅州市城市规划设计院有限公司 <small>资质等级：城乡规划编制甲级 证书编号：自资规甲字21440142</small>			
审定	曾南山	专业负责	潘硕
审核	丘克涌	校对	石军
项目负责	邓桂明	设计	邓桂明

项目名称	梅州市梅县区新城站新建出线与扶大变电站宏业线F51网架完善工程电力管道规划		
委托单位	广东电网有限责任公司梅州梅县供电局	项目号	2023GH007
图 纸 内 容	图 别	电力	
	图 号	1/6	
	日 期	2023.07	

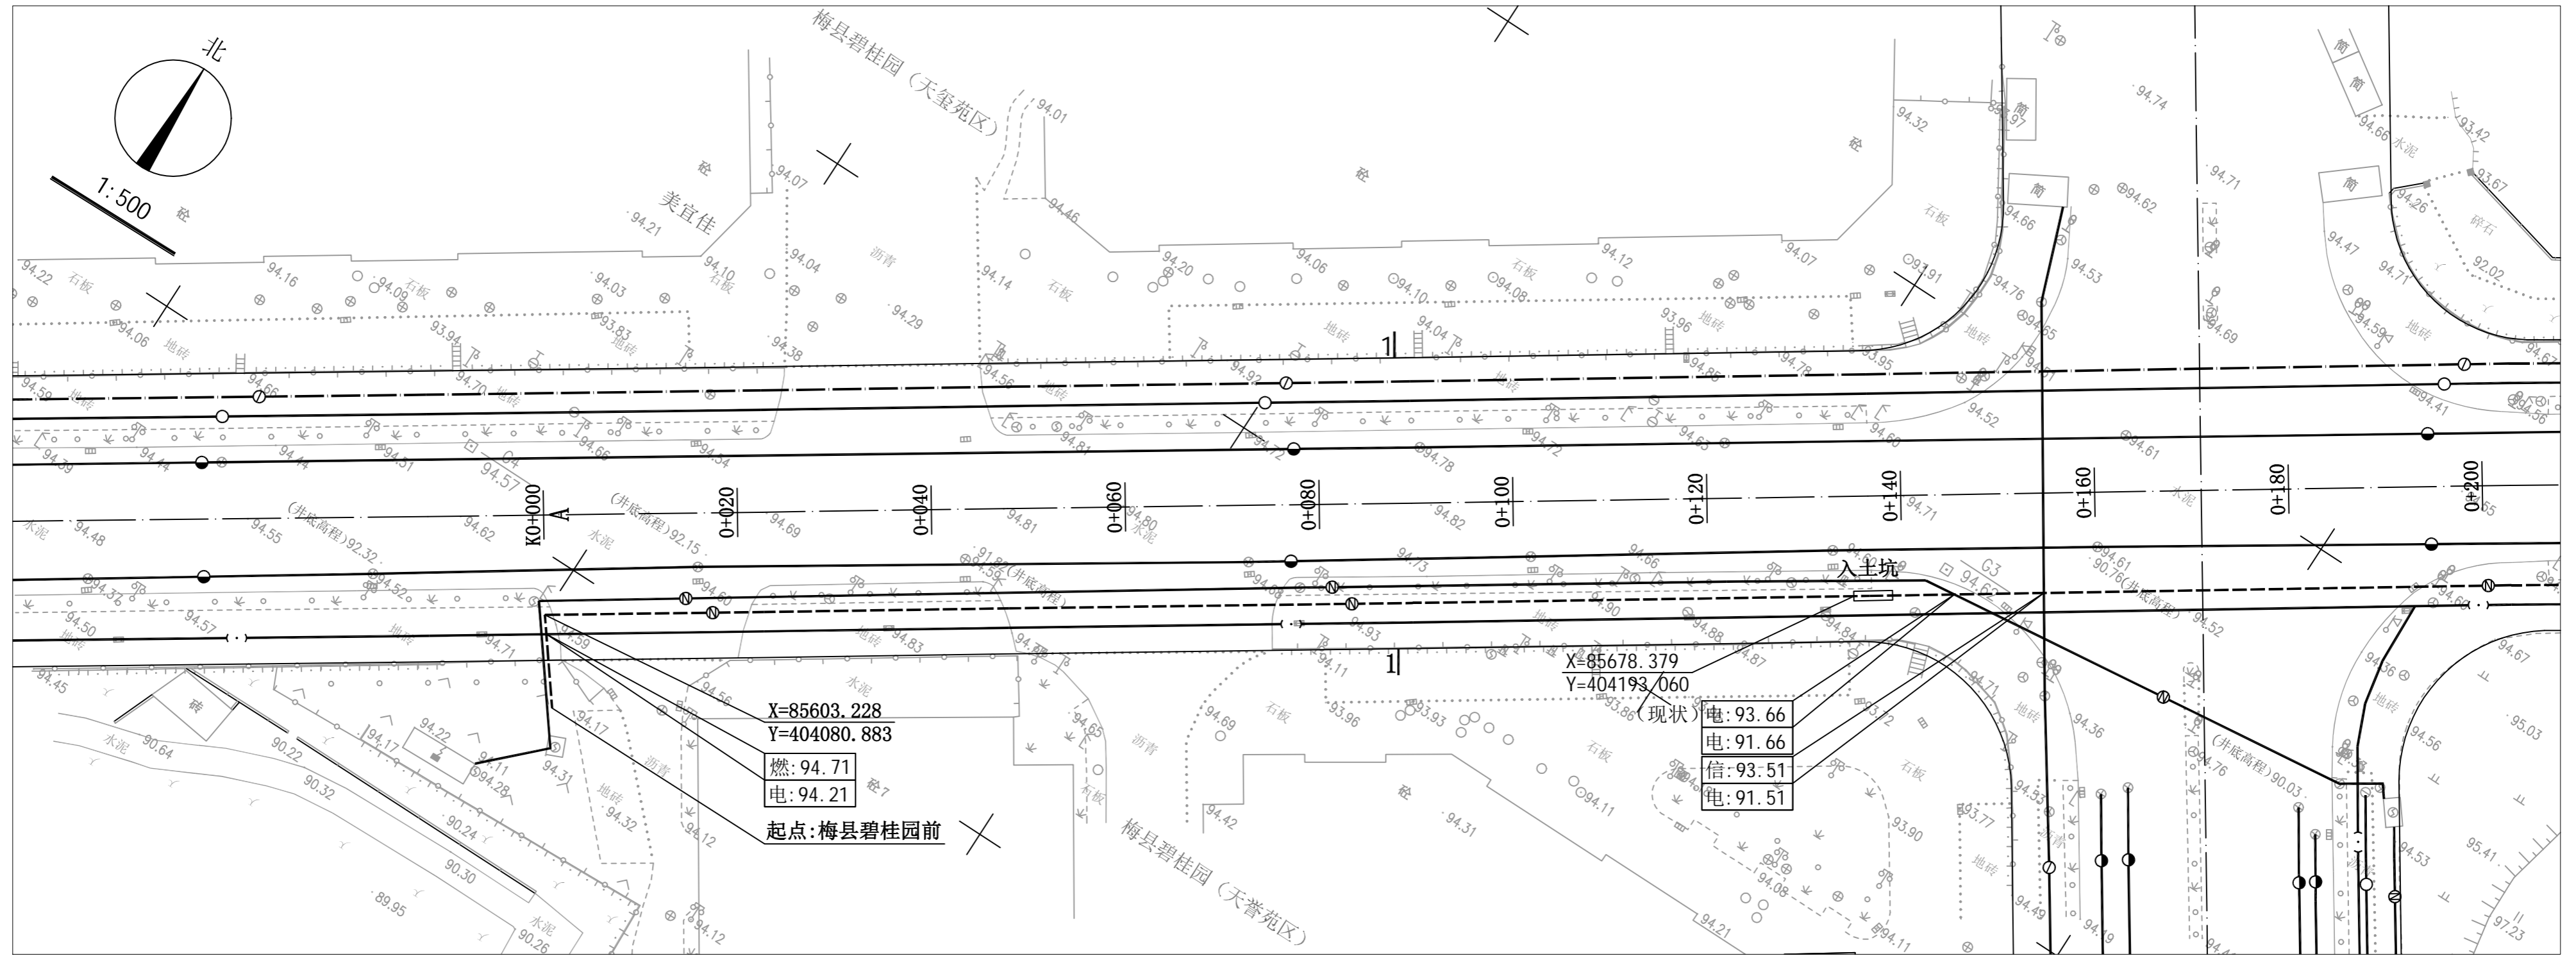


图例

	本次规划电力管道		现状给水管道
	现状电力管道		现状通信管道
	现状电力沟		规划通信管道
	现状燃气管道		现状排水管道

说明:

梅州市梅县区新城站新建出线与扶大变电站宏业线F51网架完善工程（30米道路梅县碧桂园前至建达欣悦国际侧，三葵三路铁汉华翰林侧至御园阳光城前及铁汉华翰林侧至保灵大药房前）电力管道规划。途径如图所示AB段、CD及EF段共三段，里程总长约为738米。其中AB段：KO+000-KO+562走30道路南面人行道敷设，CD段及EF段：CD段横跨三葵三路，采用定向钻敷设，EF段走三葵三路南面人行道与原有电力管道共沟敷设，具体位置详见图示坐标。要求电力管道覆土深度应不低于1.0米。如图示标注有高程的应按控制高程埋设。施工前电力部门应同各有关管线部门联系，并由各管线部门派技术人员现场知指导，方可施工。施工完毕后，沟槽应用中砂回填，并灌水夯实，路面按原状恢复。施工中如遇困难时应及时同有关主管部门联系，共同协商解决，余按相关规范。

梅州市城市规划设计院有限公司 资质等级：城乡规划编制甲级 证书编号：自资规甲字21440142		项目名称	梅州市梅县区新城站新建出线与扶大变电站宏业线F51网架完善工程电力管道规划			
审定	曾南山	专业负责	潘硕	委托单位	广东电网有限责任公司梅州梅县供电局	
审核	丘克涌	校对	石军	项目号	2023GH007	
项目负责人	邓桂明	设计	邓桂明	图别	电力	
图纸内容				平面图 1:500	图号	2/6
				日期	2023.07	

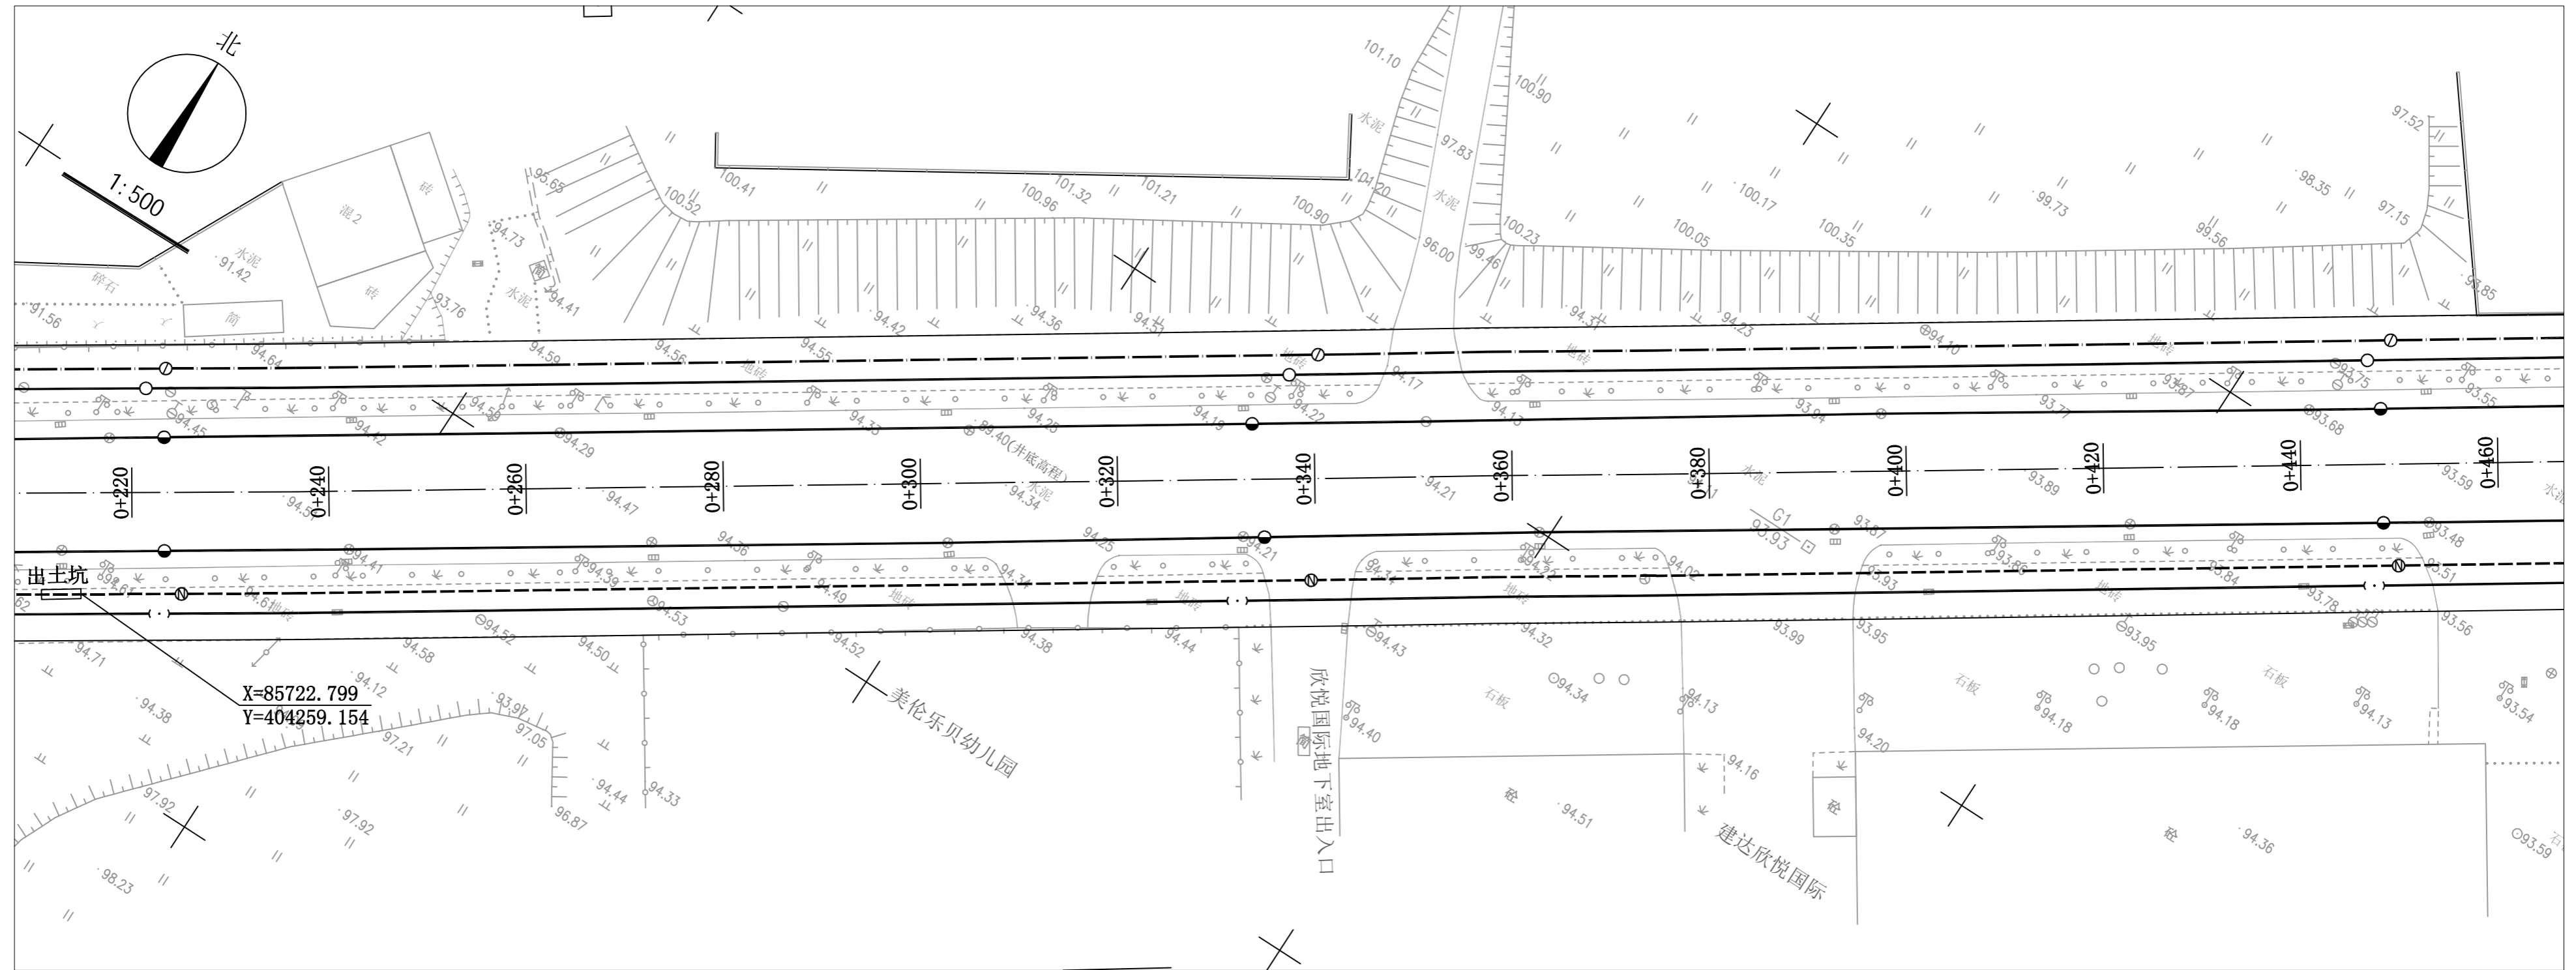


图例

- | | | | |
|--|----------|--|--------|
| | 本次规划电力管道 | | 现状给水管道 |
| | 现状电力管道 | | 现状通信管道 |
| | 现状电力沟 | | 规划通信管道 |
| | 现状燃气管道 | | 现状排水管道 |

梅州市城市规划设计院有限公司 <small>MEIZHOU CITY URBAN PLANNING DESIGN INSTITUTE CO., LTD.</small>		项目名称 梅州市梅县区新城站新建出线与扶大变电站宏业线F51网架完善工程电力管道规划 委托单位 广东电网有限责任公司梅州梅县供电局
审定 曾南山 审核 丘克涌 项目负责 邓桂明	专业负责 潘硕 校对 石军 设计 邓桂明	项目号 2023GH007 图别 电力 图号 3/6 日期 2023.07
图纸内容 平面图 1:500		



图纸未加盖本公司出图专用章一律无效

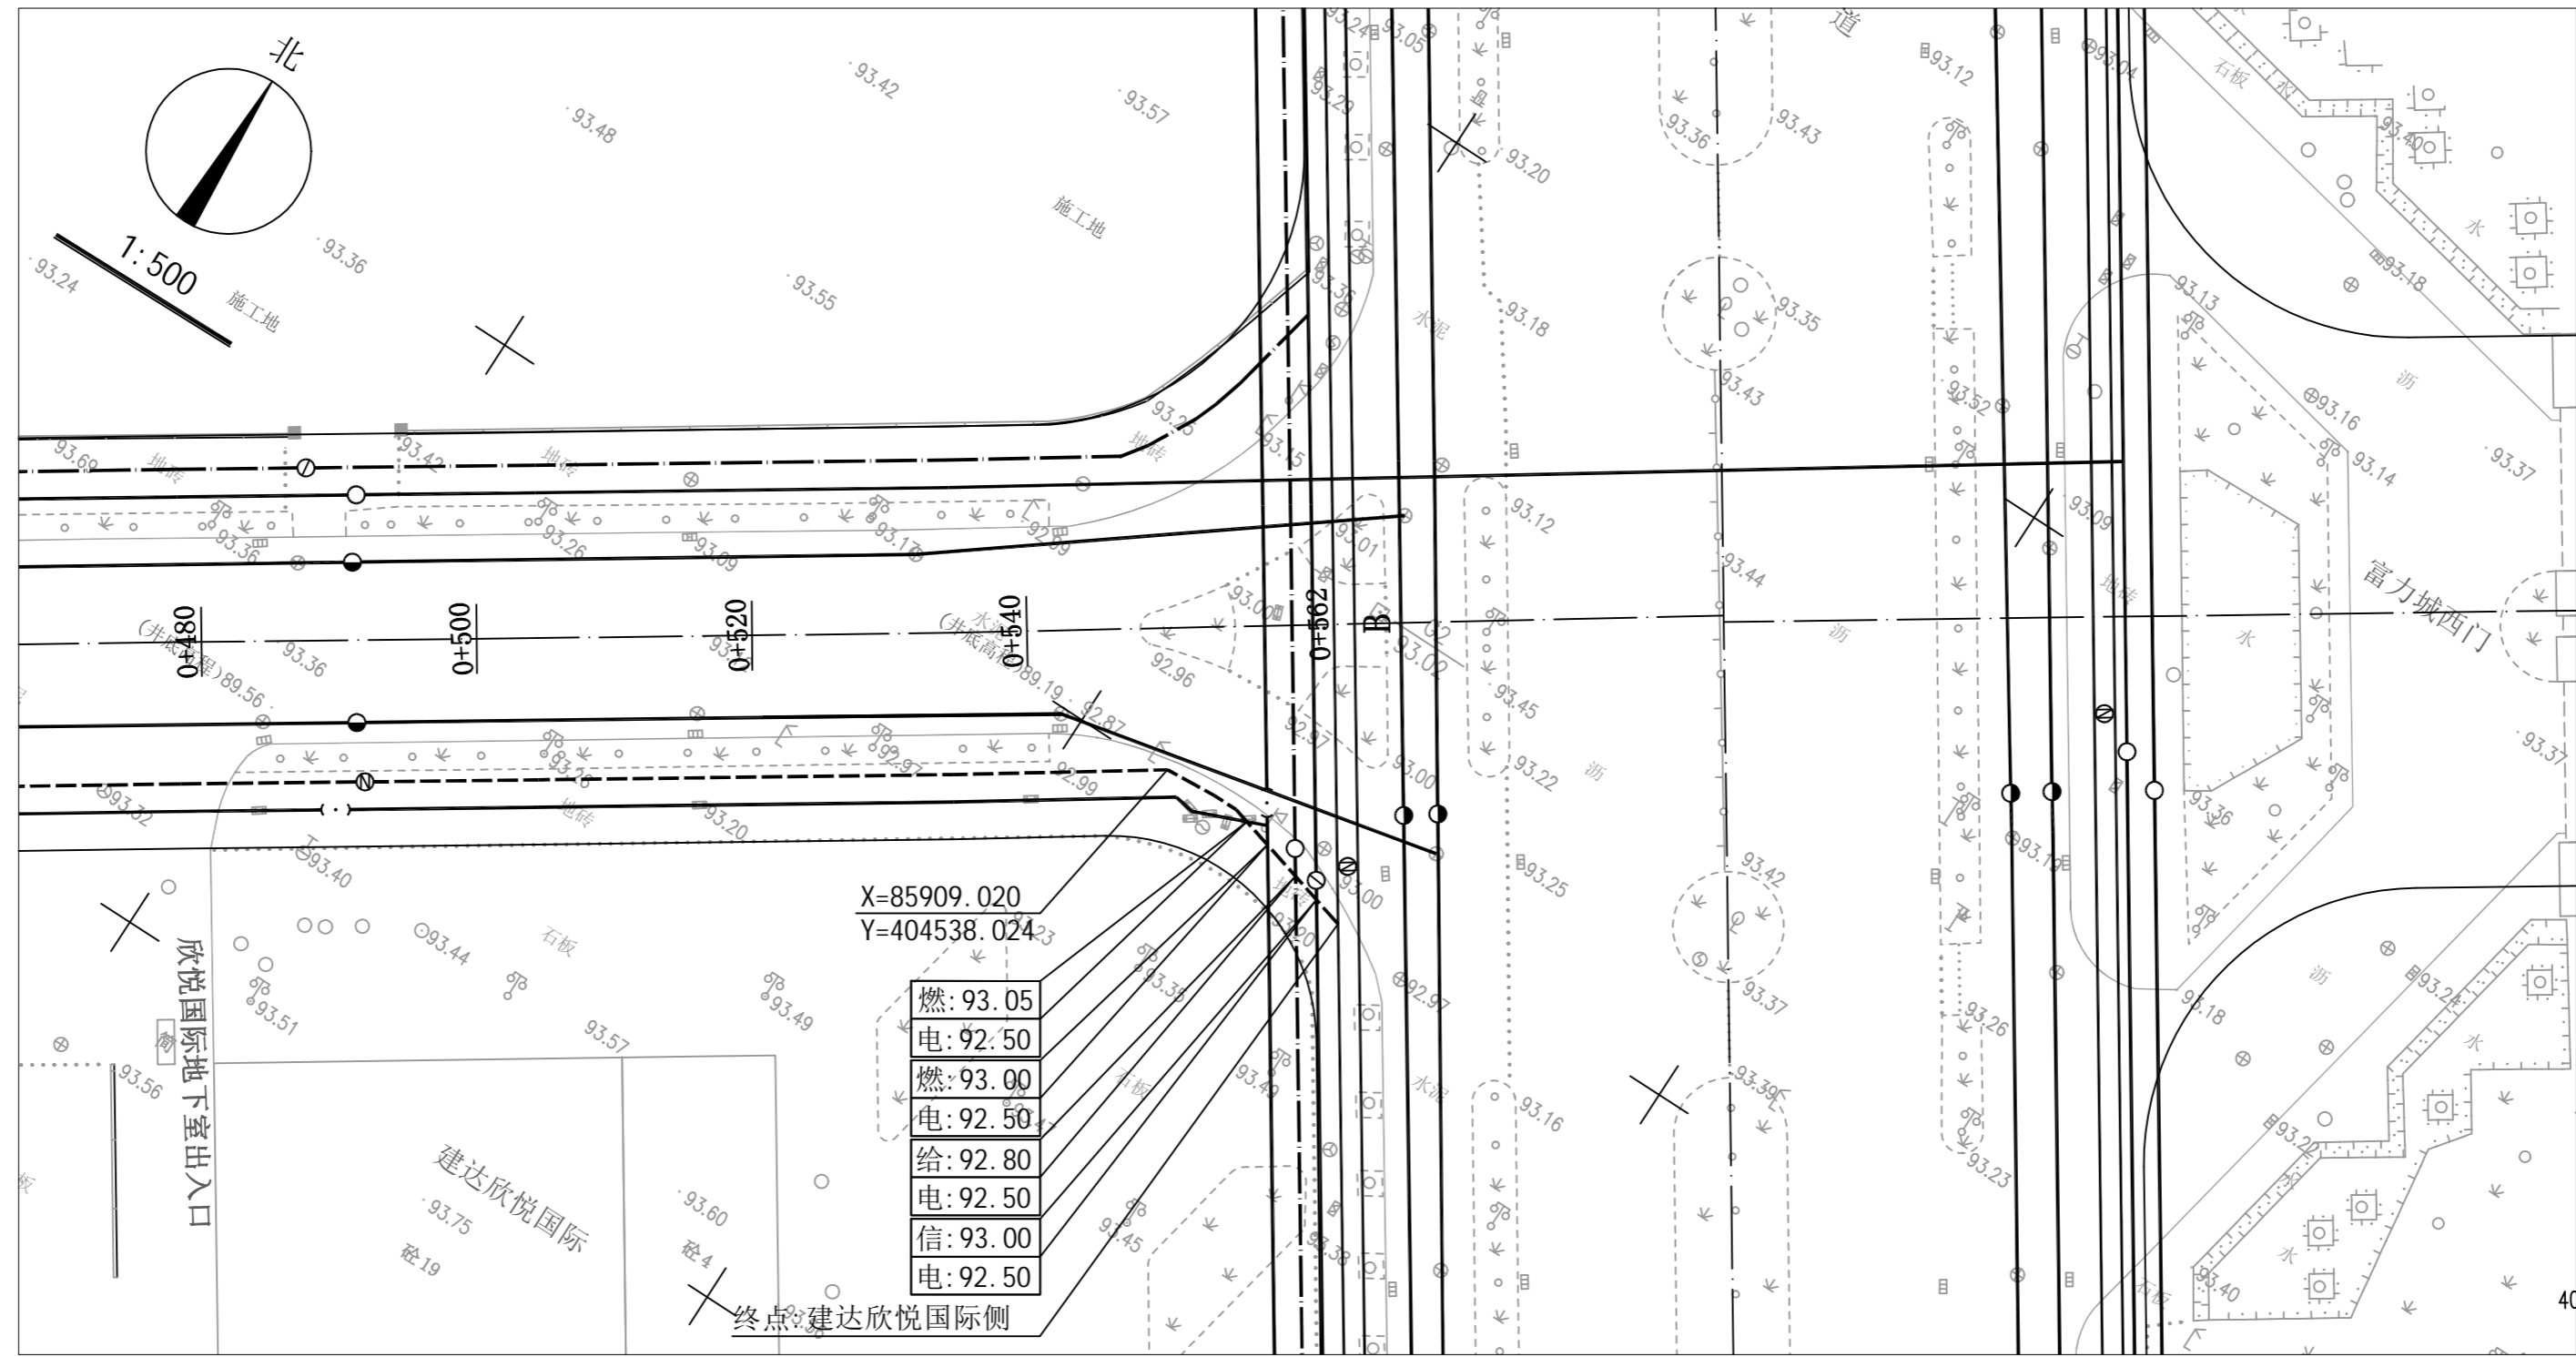

图例

	本次规划电力管道		现状给水管道
	现状电力管道		现状通信管道
	现状电力沟		规划通信管道
	现状燃气管道		现状排水管道

梅州市城市规划设计院有限公司 <small>资质等级：城乡规划编制甲级 证书编号：自资规甲字21440142</small>		项目名称	梅州市梅县区新城站新建出线与扶大变电站宏业线F51网架完善工程电力管道规划	
审定	曾南山	专业负责	潘硕	图 纸 内 容
审核	丘克涌	校 对	石军	平面图 1:500
项目负责人	邓桂明	设 计	邓桂明	图 别 电力
			委托单位	广东电网有限责任公司梅州梅县供电局
			项目号	2023GH007
			图 号	4/6
			日 期	2023.07

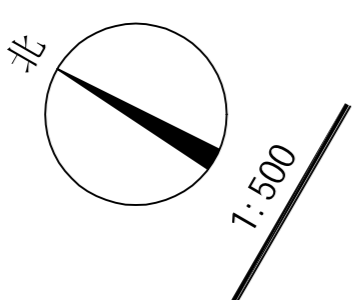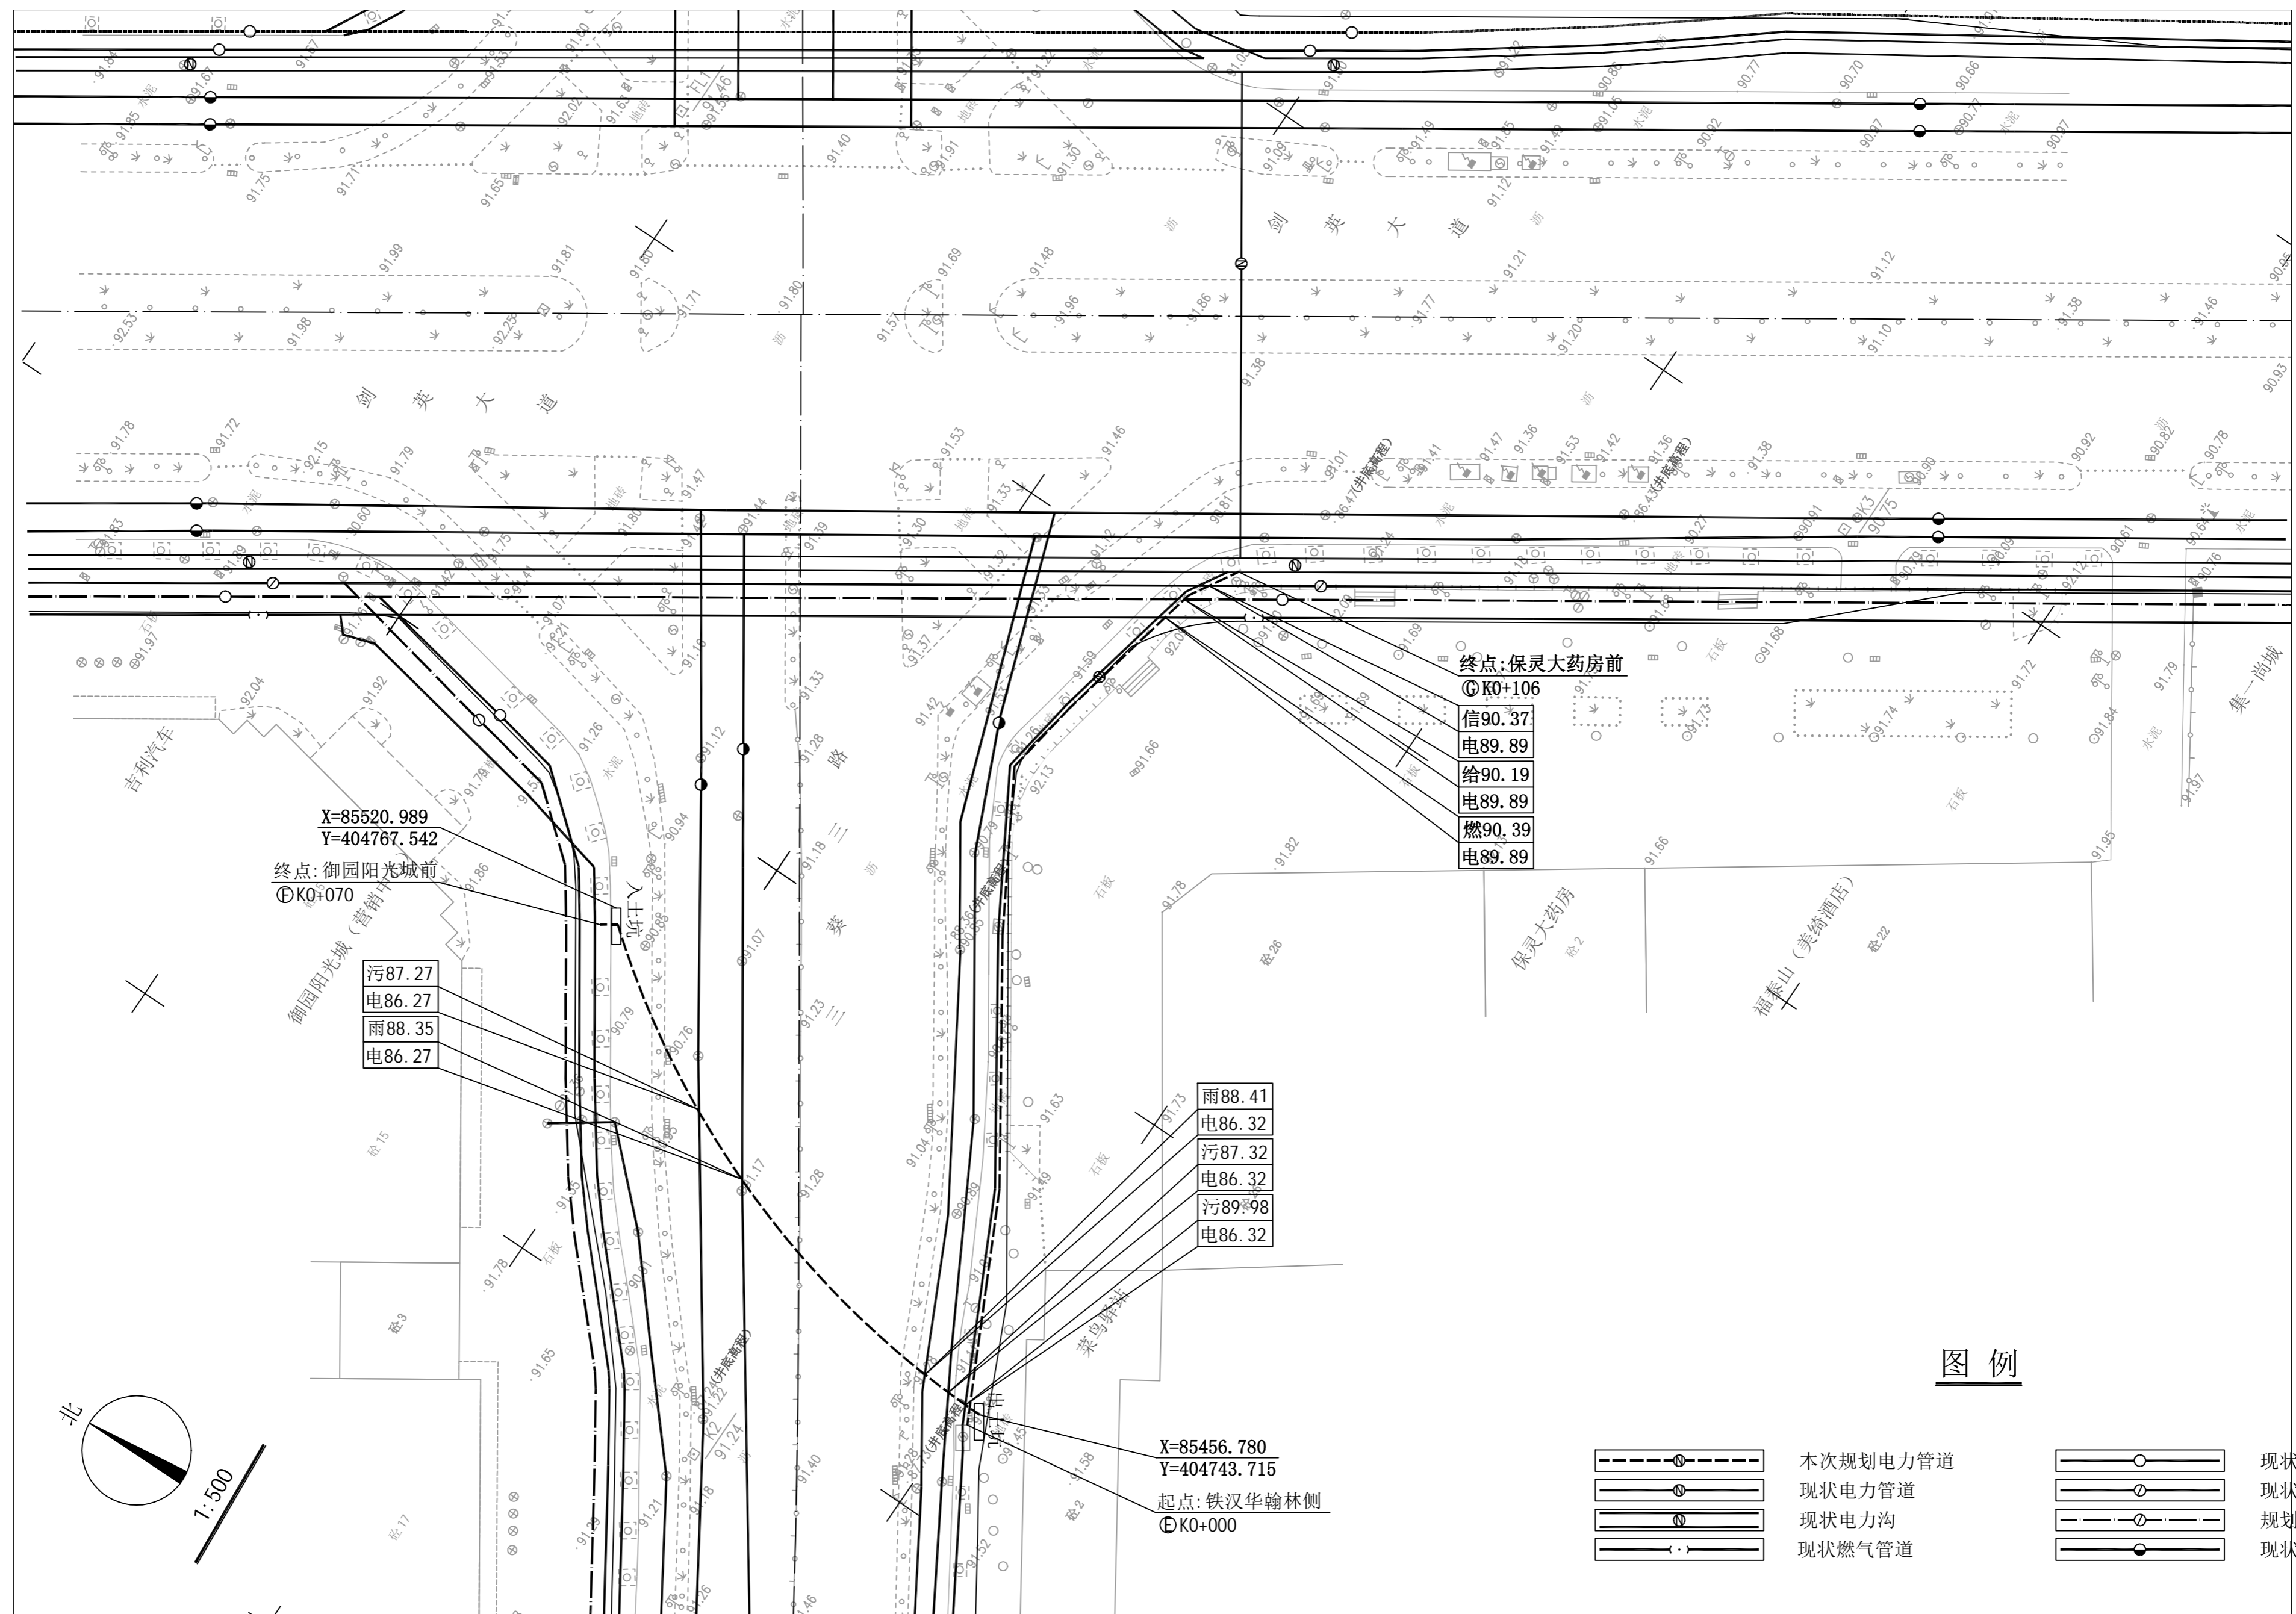


图例

- | | | | |
|--|----------|--|--------|
| | 本次规划电力管道 | | 现状给水管道 |
| | 现状电力管道 | | 现状通信管道 |
| | 现状电力沟 | | 规划通信管道 |
| | 现状燃气管道 | | 现状排水管道 |


梅州市城市规划设计院有限公司 资质等级：城乡规划编制甲级 证书编号：自资规甲字21440142		项目名称	梅州市梅县区新城站新建出线与扶大变电站宏业线F51网架完善工程电力管道规划	
		委托单位	广东电网有限责任公司梅州梅县供电局	项目号 2023GH007
审定	曾南山	专业负责	潘硕	图 纸 内 容 平面图 1:500 图 别 电力 图 号 5/6 日 期 2023.07
审核	丘克涌	校 对	石军	
项目负责人	邓桂明	设 计	邓桂明	

图纸未加盖本公司出图专用章一律无效

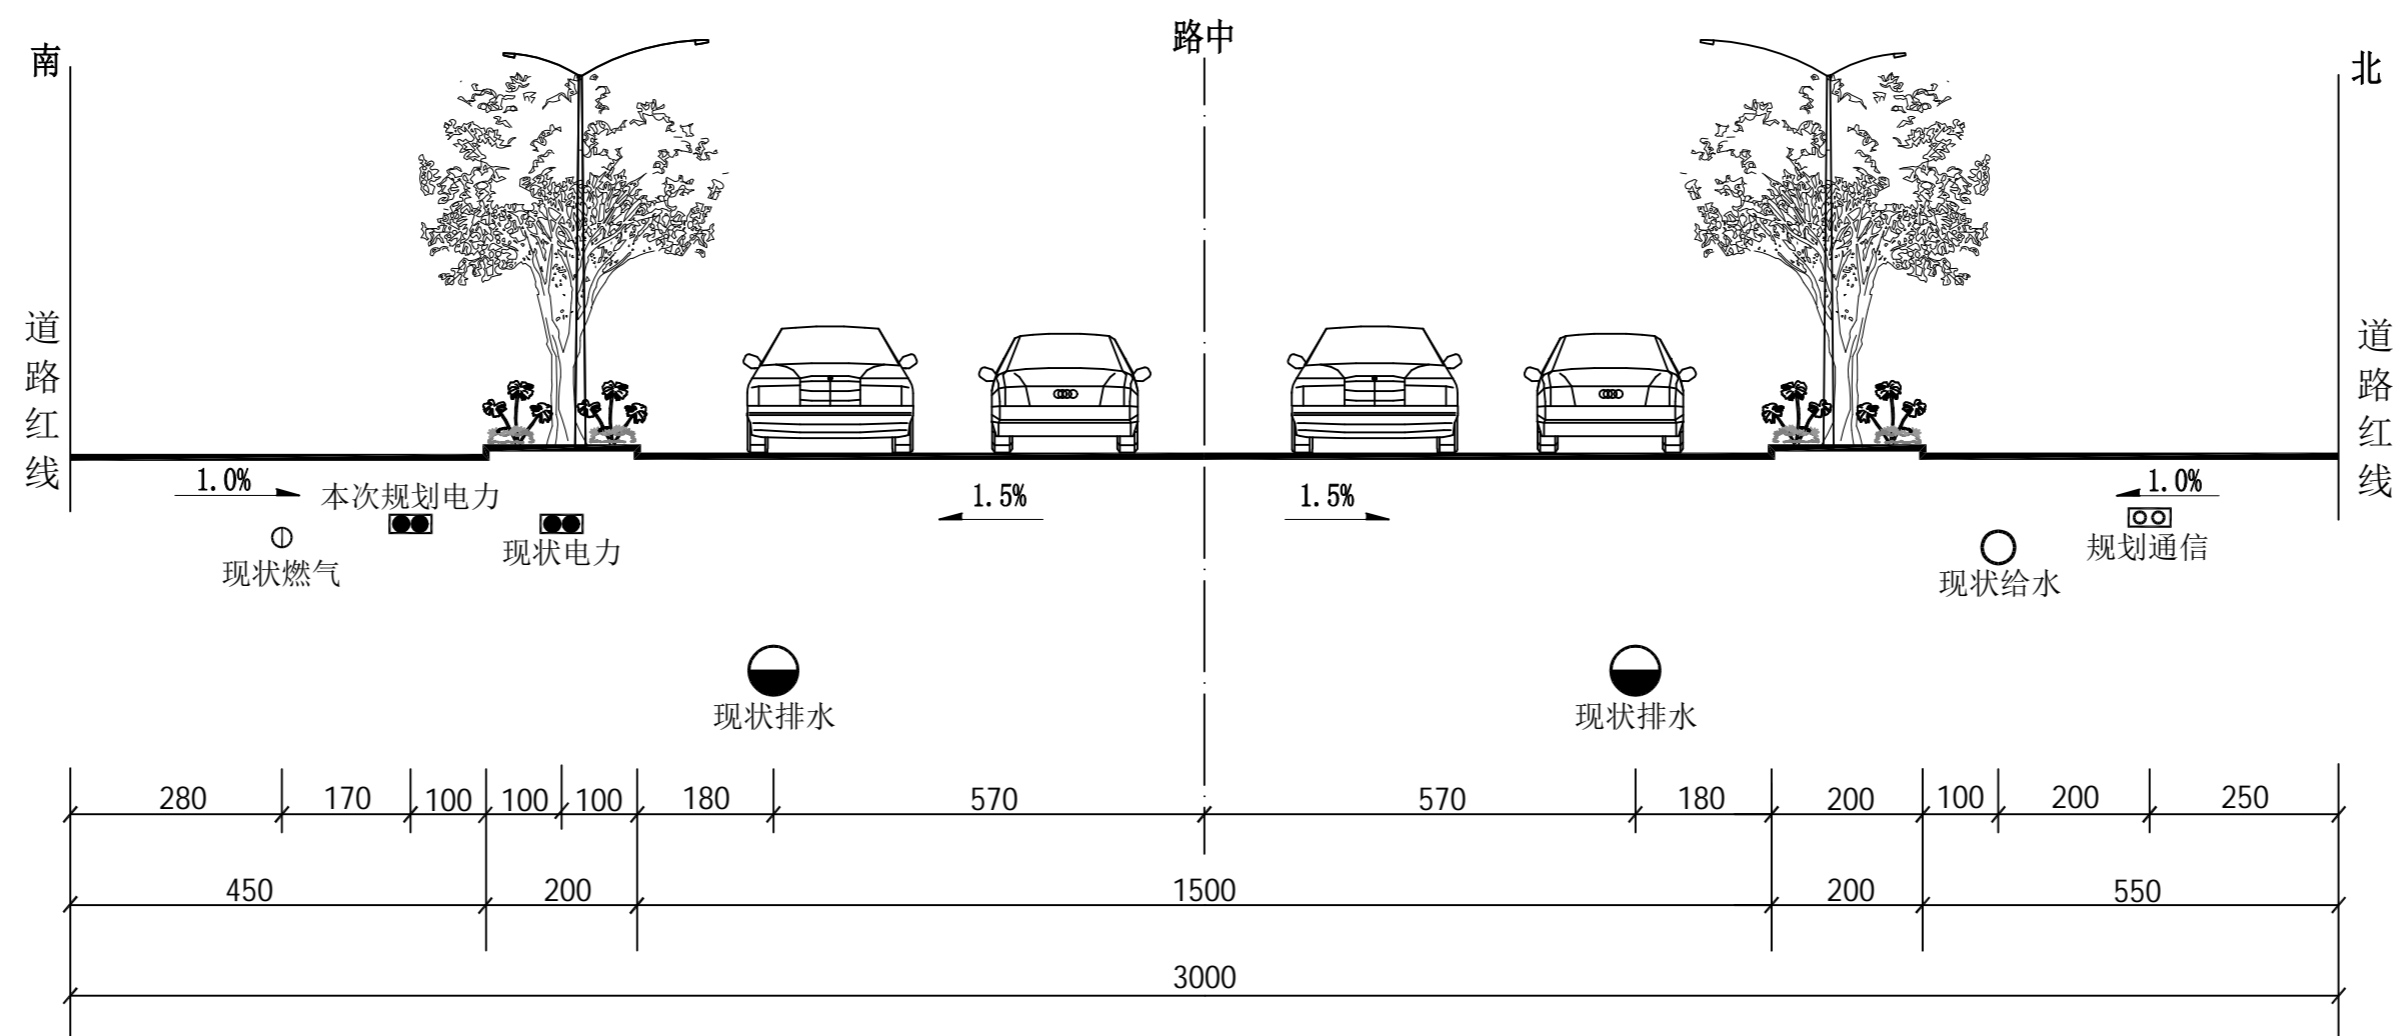

1-1道路管线综合位置横断面图

(现状道路路幅 单位: cm)

 梅州市城市规划设计院有限公司 <small>资质等级: 城乡规划编制甲级 证书编号: 自资规甲字21440142</small>				项目名称 梅州市梅县区新城站新建出线与扶大变电站宏业线F51网架完善工程电力管道规划	
审定 曾南山 审核 丘克涌 项目负责 邓桂明				委托单位 广东电网有限责任公司梅州梅县供电局 项目号 2023GH007	
专业负责 潘硕 校对 石军 设计 邓桂明				图 纸 内 容 管线综合位置横断面图 图 别 电力 图 号 6/6 日 期 2023.07	