


工程位置图

图例

 工程地理位置

| | | | |
|----------------------------------------------------------------------------------------------------------------------------------------------------------------|-----|------|-----|
|  梅州市城市规划设计院有限公司 <small>资质等级：城乡规划编制甲级 证书编号：自资规甲字21440142</small> | | | |
| 审定 | 曾南山 | 专业负责 | 潘硕 |
| 审核 | 丘克涌 | 校对 | 石军 |
| 项目负责人 | 邓桂明 | 设计 | 邓桂明 |

| | | | | |
|---------|---------------------------------------|-----|-----------|---------|
| 项目名称 | 梅江区客都路1号DN150~DN200给水管改造工程 给水管道路规划 | | | |
| 委托单位 | 梅州粤海水务有限公司 | 项目号 | 2023GH014 | |
| 图 纸 内 容 | 工程地理位置图 | | 图 别 | 给水 |
| | | | 图 号 | 1/4 |
| | | | 日 期 | 2023.08 |

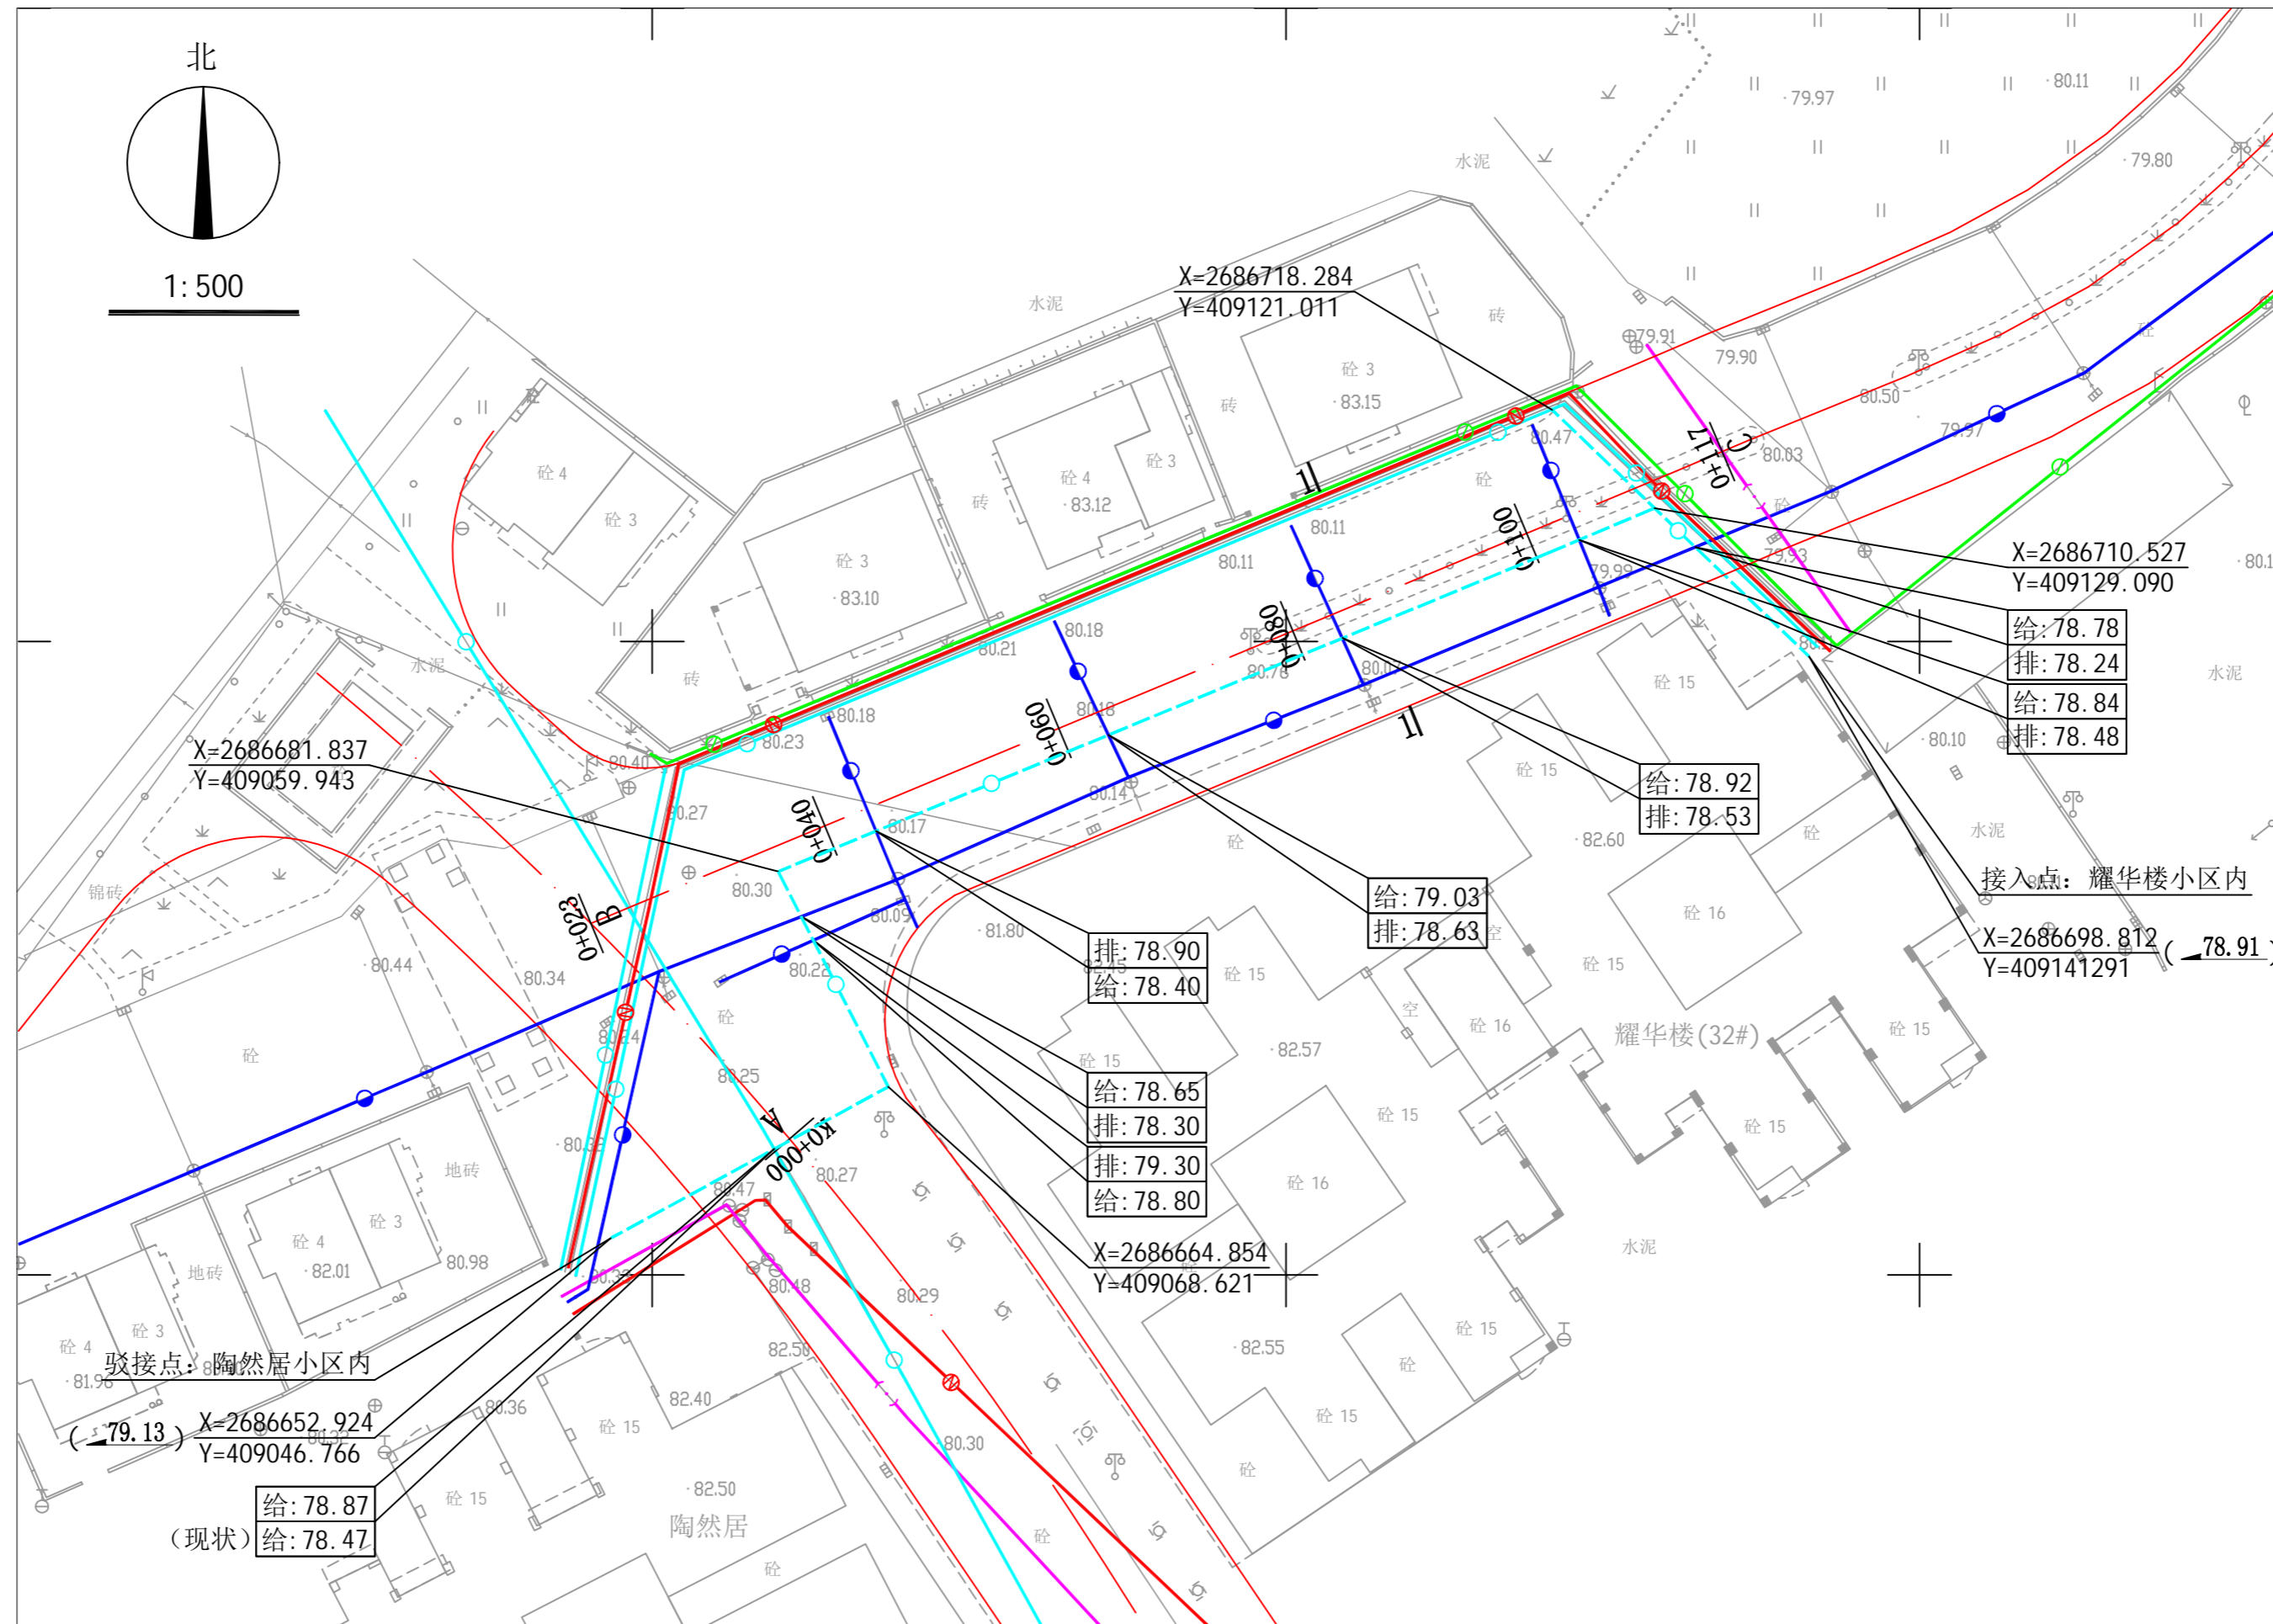


图例

- | | | | |
|--|----------|--|--------|
| | 本次规划给水管道 | | 现状燃气管道 |
| | 现状给水管道 | | 现状通信管道 |
| | 现状电力管道 | | 现状排水管道 |

说明:

梅江区客都路1号DN150~DN200给水管改造工程给水管道规划。途径如图所示ABC段为K0+000-K0+117、DE段为K0+000-K0+118共二段，里程总长约235米。其中ABC段中：K0+000-K0+020段规划给水管走18米道路西面机动车道敷设，K0+020-K0+117段规划给水管走客都路南面机动车道敷设，DE段：K0+000-K0+118段规划给水管走客都路西面机动车道敷设，具体位置详见图示坐标。要求给水管覆土深度应不低于1.0米。如图所示标注有高程的应按控制高程埋设。施工前粤海水务应同各有关管线部门联系，并由各管线部门派技术人员现场指导，方可施工。施工完毕后，沟槽应用中砂回填，并灌水夯实，路面按原状恢复。施工中如遇困难时应及时同有关主管部门联系，共同协商解决，余按相关规范。

| | | | | |
|-----------------------------------------------------------|-----|------|--------------------------------------|----------------------------------------------------------|
| 梅州市城市规划设计院有限公司 资质等级：城乡规划编制甲级 证书编号：自资规甲字21440142 | | 项目名称 | 梅江区客都路1号DN150~DN200给水管改造工程 给水管道规划 | |
| | | 委托单位 | 梅州粤海水务有限公司 | 项目号 |
| 审定 | 曾南山 | 专业负责 | 潘项 | 图 纸 内 容 平面图 1:500 图 别 给水 图 号 2/4 日 期 2023.08 |
| 审核 | 丘克涌 | 校 对 | 石军 | |
| 项目负责 | 邓桂明 | 设 计 | 邓桂明 | |

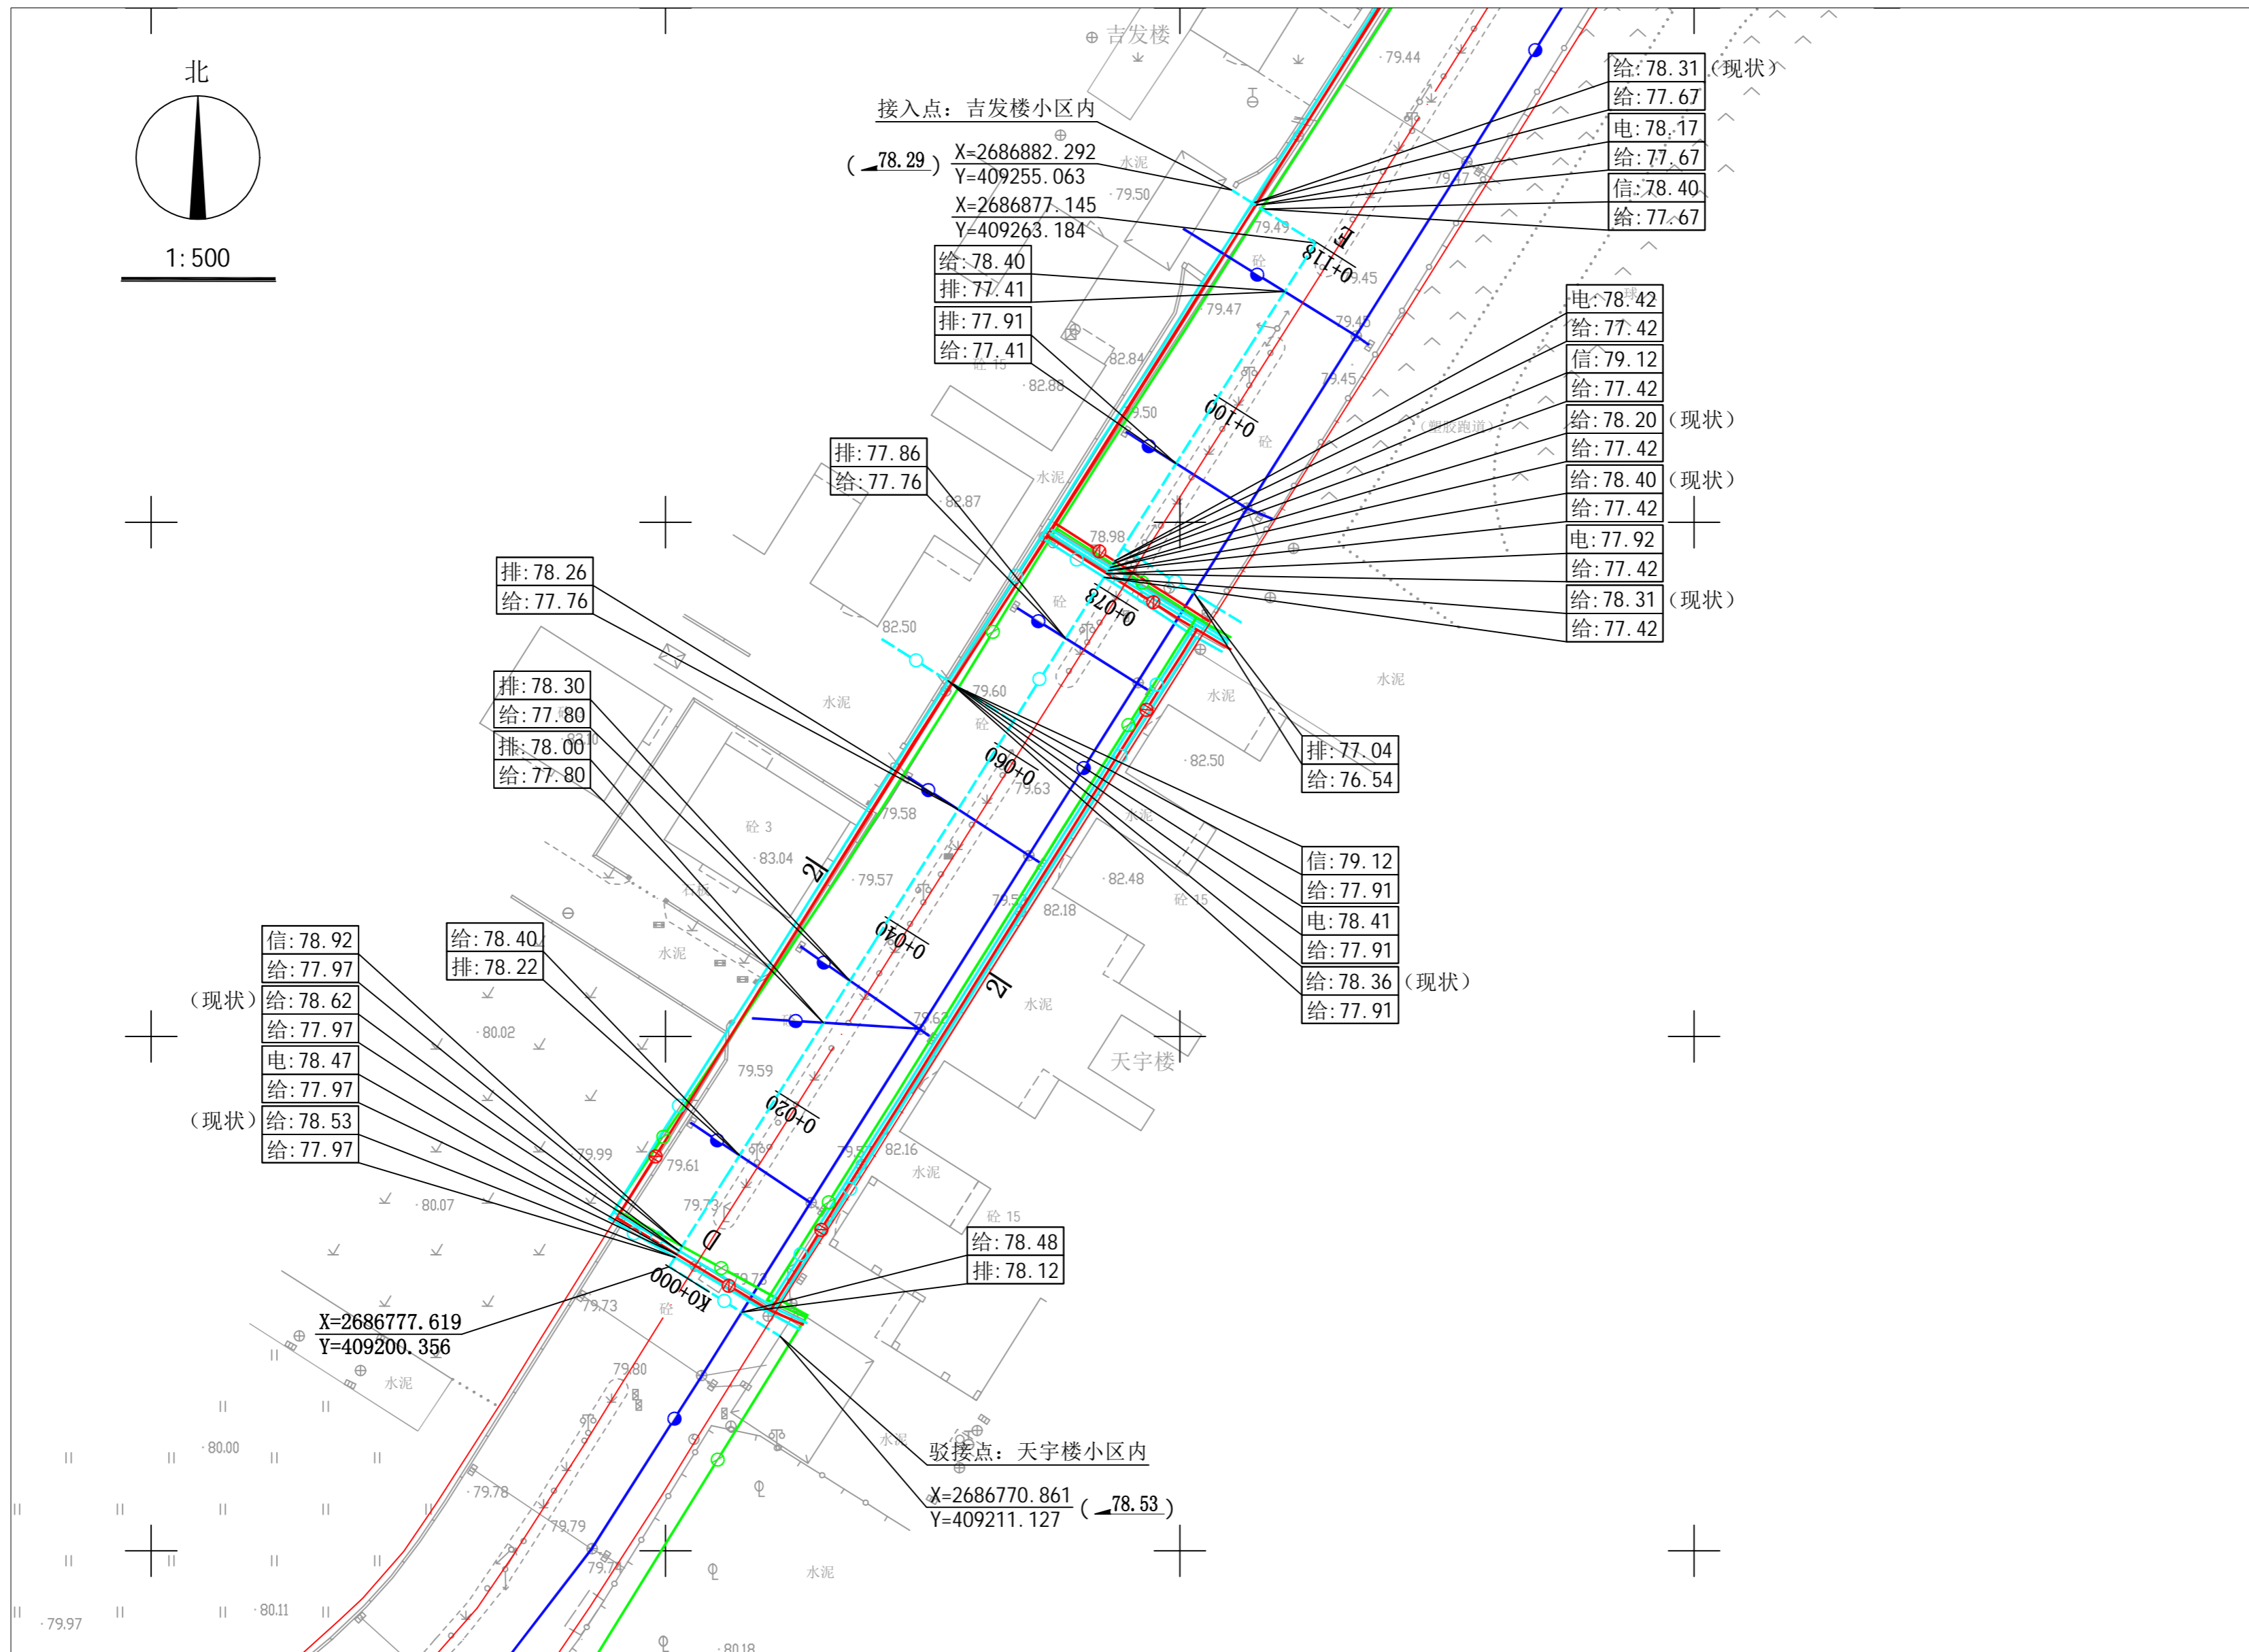


图例


- | | | | |
|--|----------|--|--------|
| | 本次规划给水管道 | | 现状燃气管道 |
| | 现状给水管道 | | 现状通信管道 |
| | 现状电力管道 | | 现状排水管道 |

| | | | | |
|---------------------------------------------------------------|-----|------|---------------------------------------|----------------------------------------------------------|
| 梅州市城市规划设计院有限公司 资质等级：城乡规划编制甲级 证书编号：自资规甲字21440142 | | 项目名称 | 梅江区客都路1号DN150~DN200给水管改造工程 给水管道路规划 | |
| | | 委托单位 | 梅州粤海水务有限公司 | 项目号 |
| 审定 | 曾南山 | 专业负责 | 潘硕 | 图 纸 内 容 平面图 1:500 图 别 给水 图 号 3/4 日 期 2023.08 |
| 审核 | 丘克涌 | 校 对 | 石军 | |
| 项目负责人 | 邓桂明 | 设 计 | 邓桂明 | |

图纸未加盖本公司出图专用章一律无效

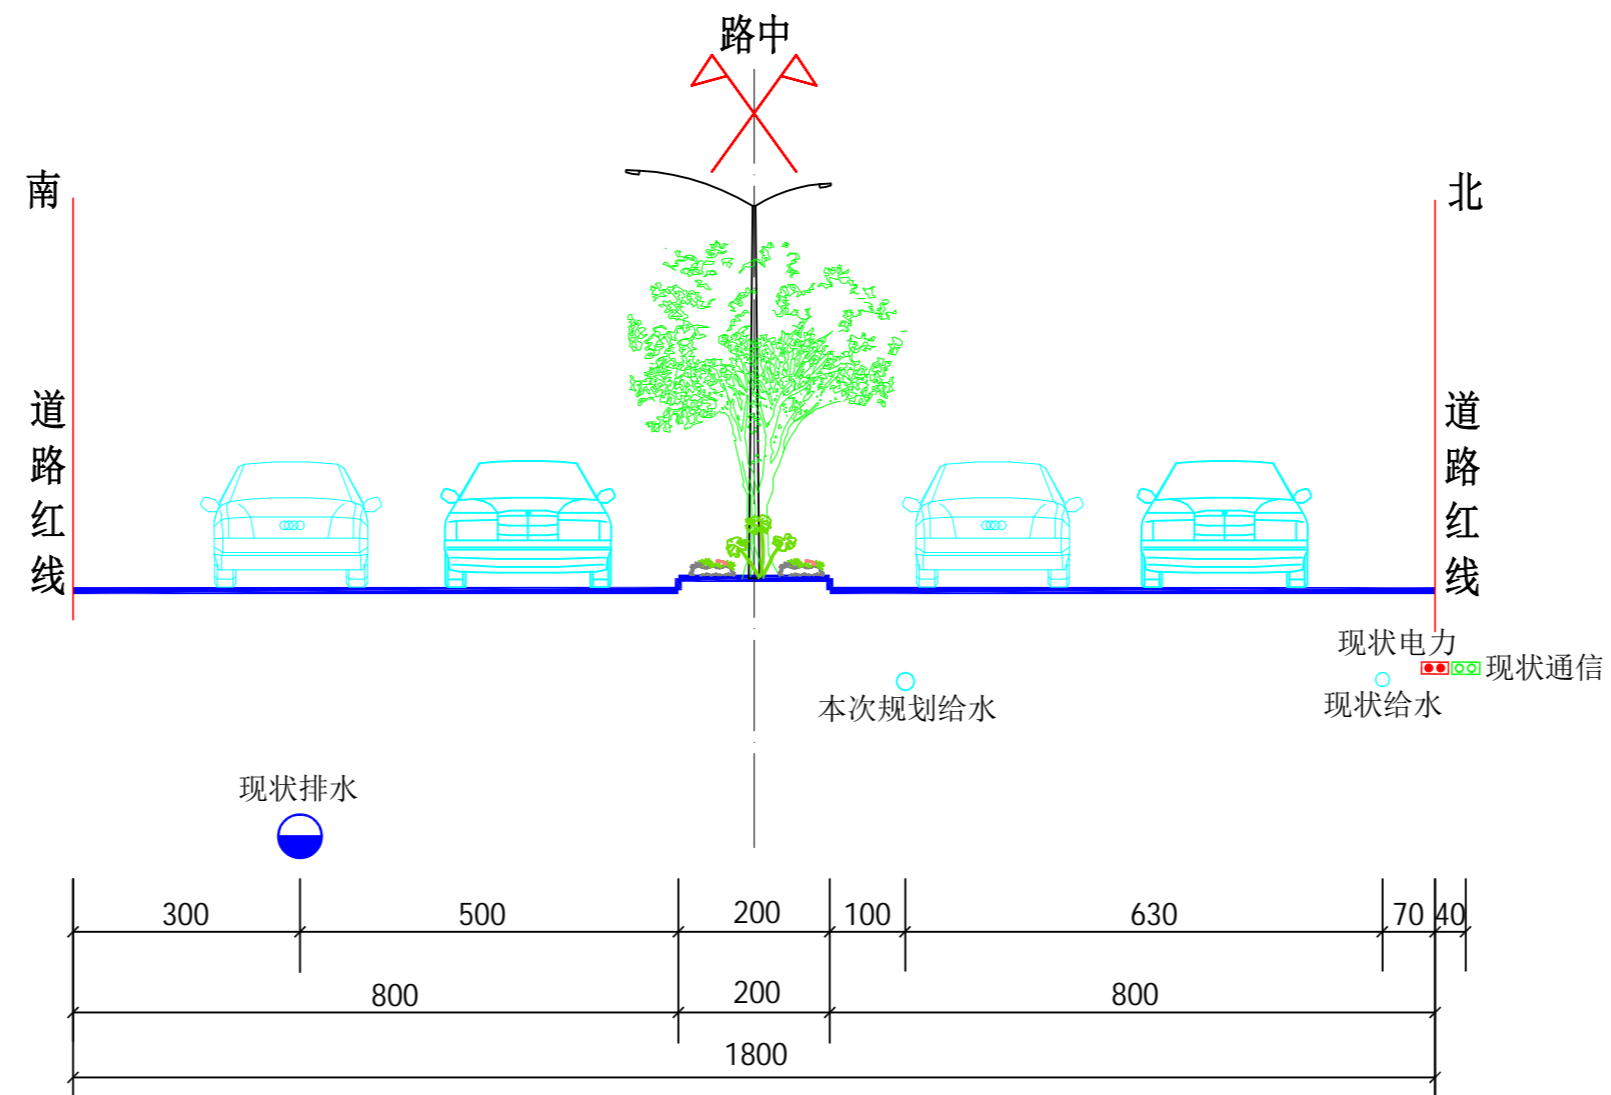

1-1 管线综合位置横断面图
(现状道路路幅 单位: cm)

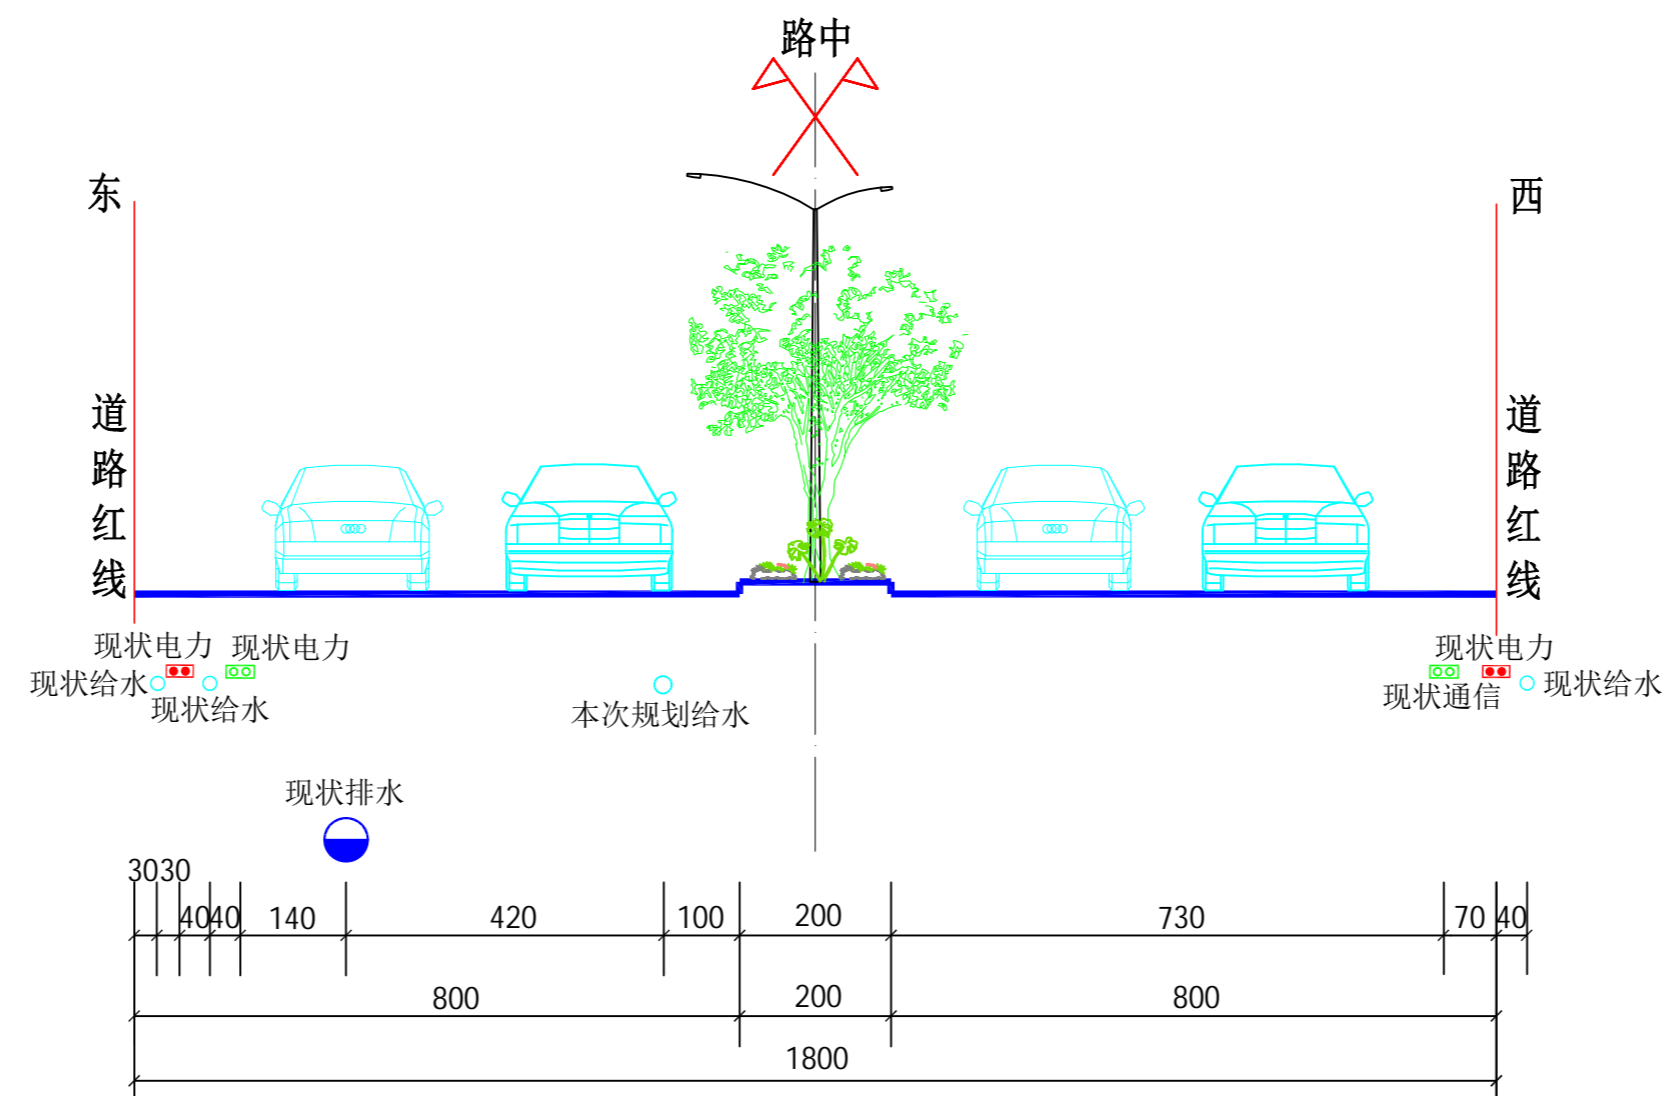

2-2 管线综合位置横断面图
(现状道路路幅 单位: cm)

| | | | | | |
|-------------------------------------------------------------|-----|------|---------------------------------------|-----|-----------|
| 梅州市城市规划设计院有限公司 资质等级: 城乡规划编制甲级 证书编号: 自资规甲字21440142 | | 项目名称 | 梅江区客都路1号DN150~DN200给水管改造工程 给水管道路规划 | | |
| | | 委托单位 | 梅州粤海水务有限公司 | 项目号 | 2023GH014 |
| 审定 | 曾南山 | 专业负责 | 潘硕 | 图别 | 给水 |
| 审核 | 丘克涌 | 校对 | 石军 | 图号 | 4/4 |
| 项目负责人 | 邓桂明 | 设计 | 邓桂明 | 日期 | 2023.08 |