

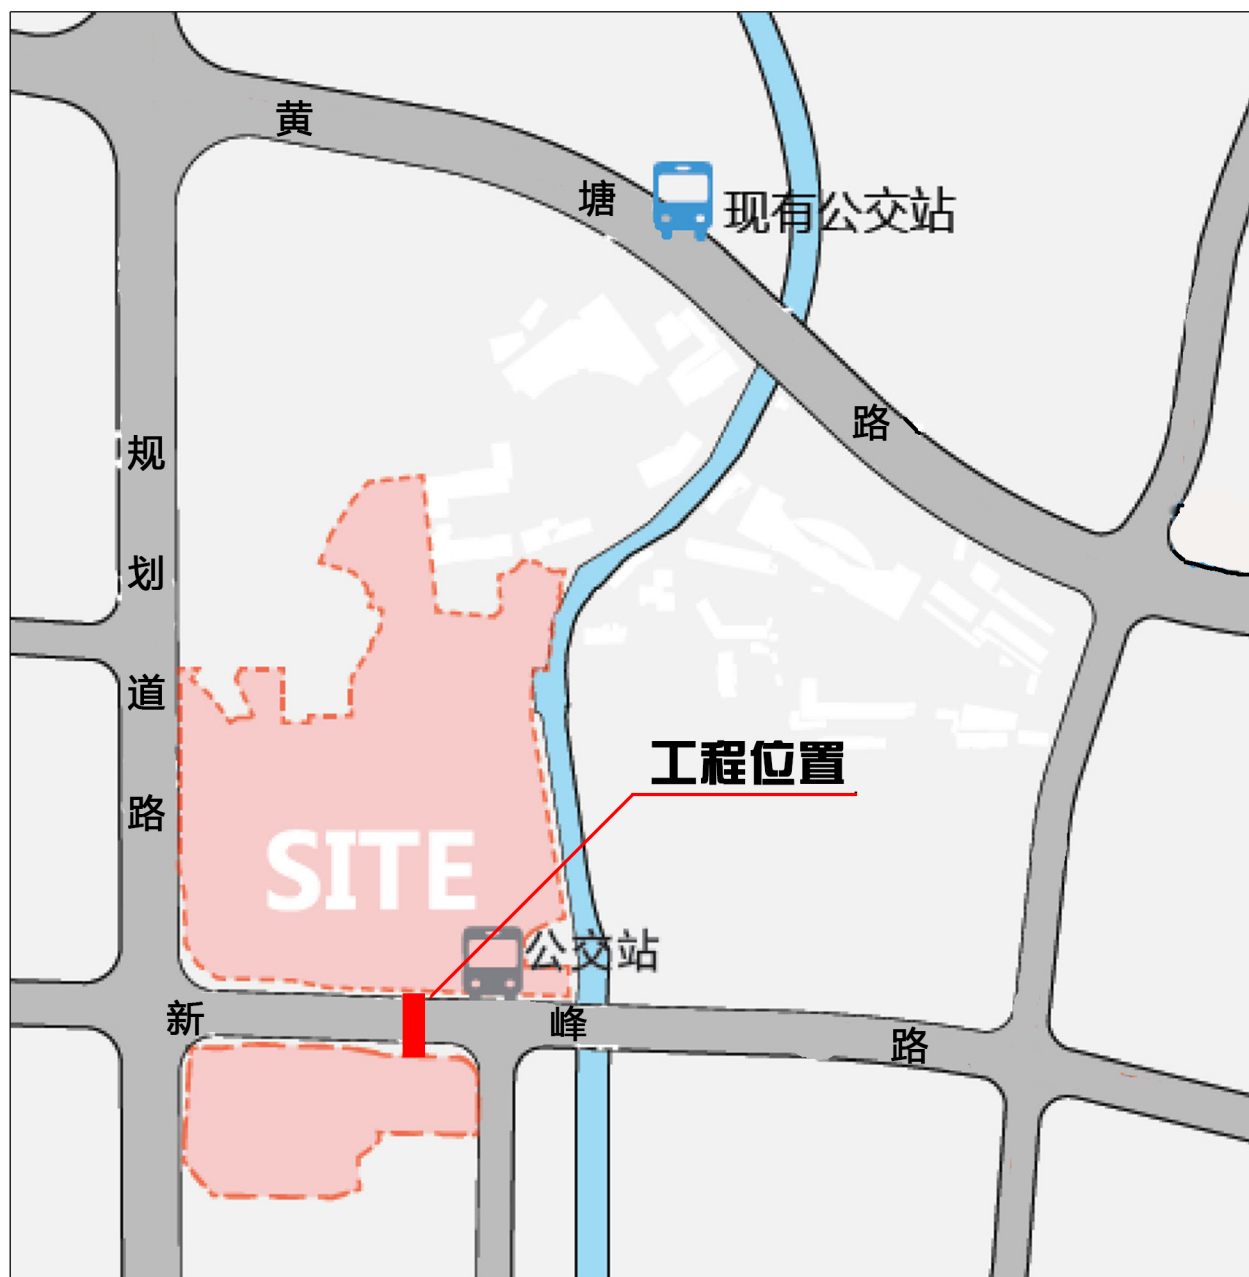


地理位置图


项目建设场址位于梅江区西郊办黄塘河以西新峰路。

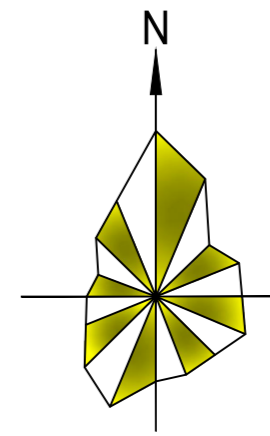

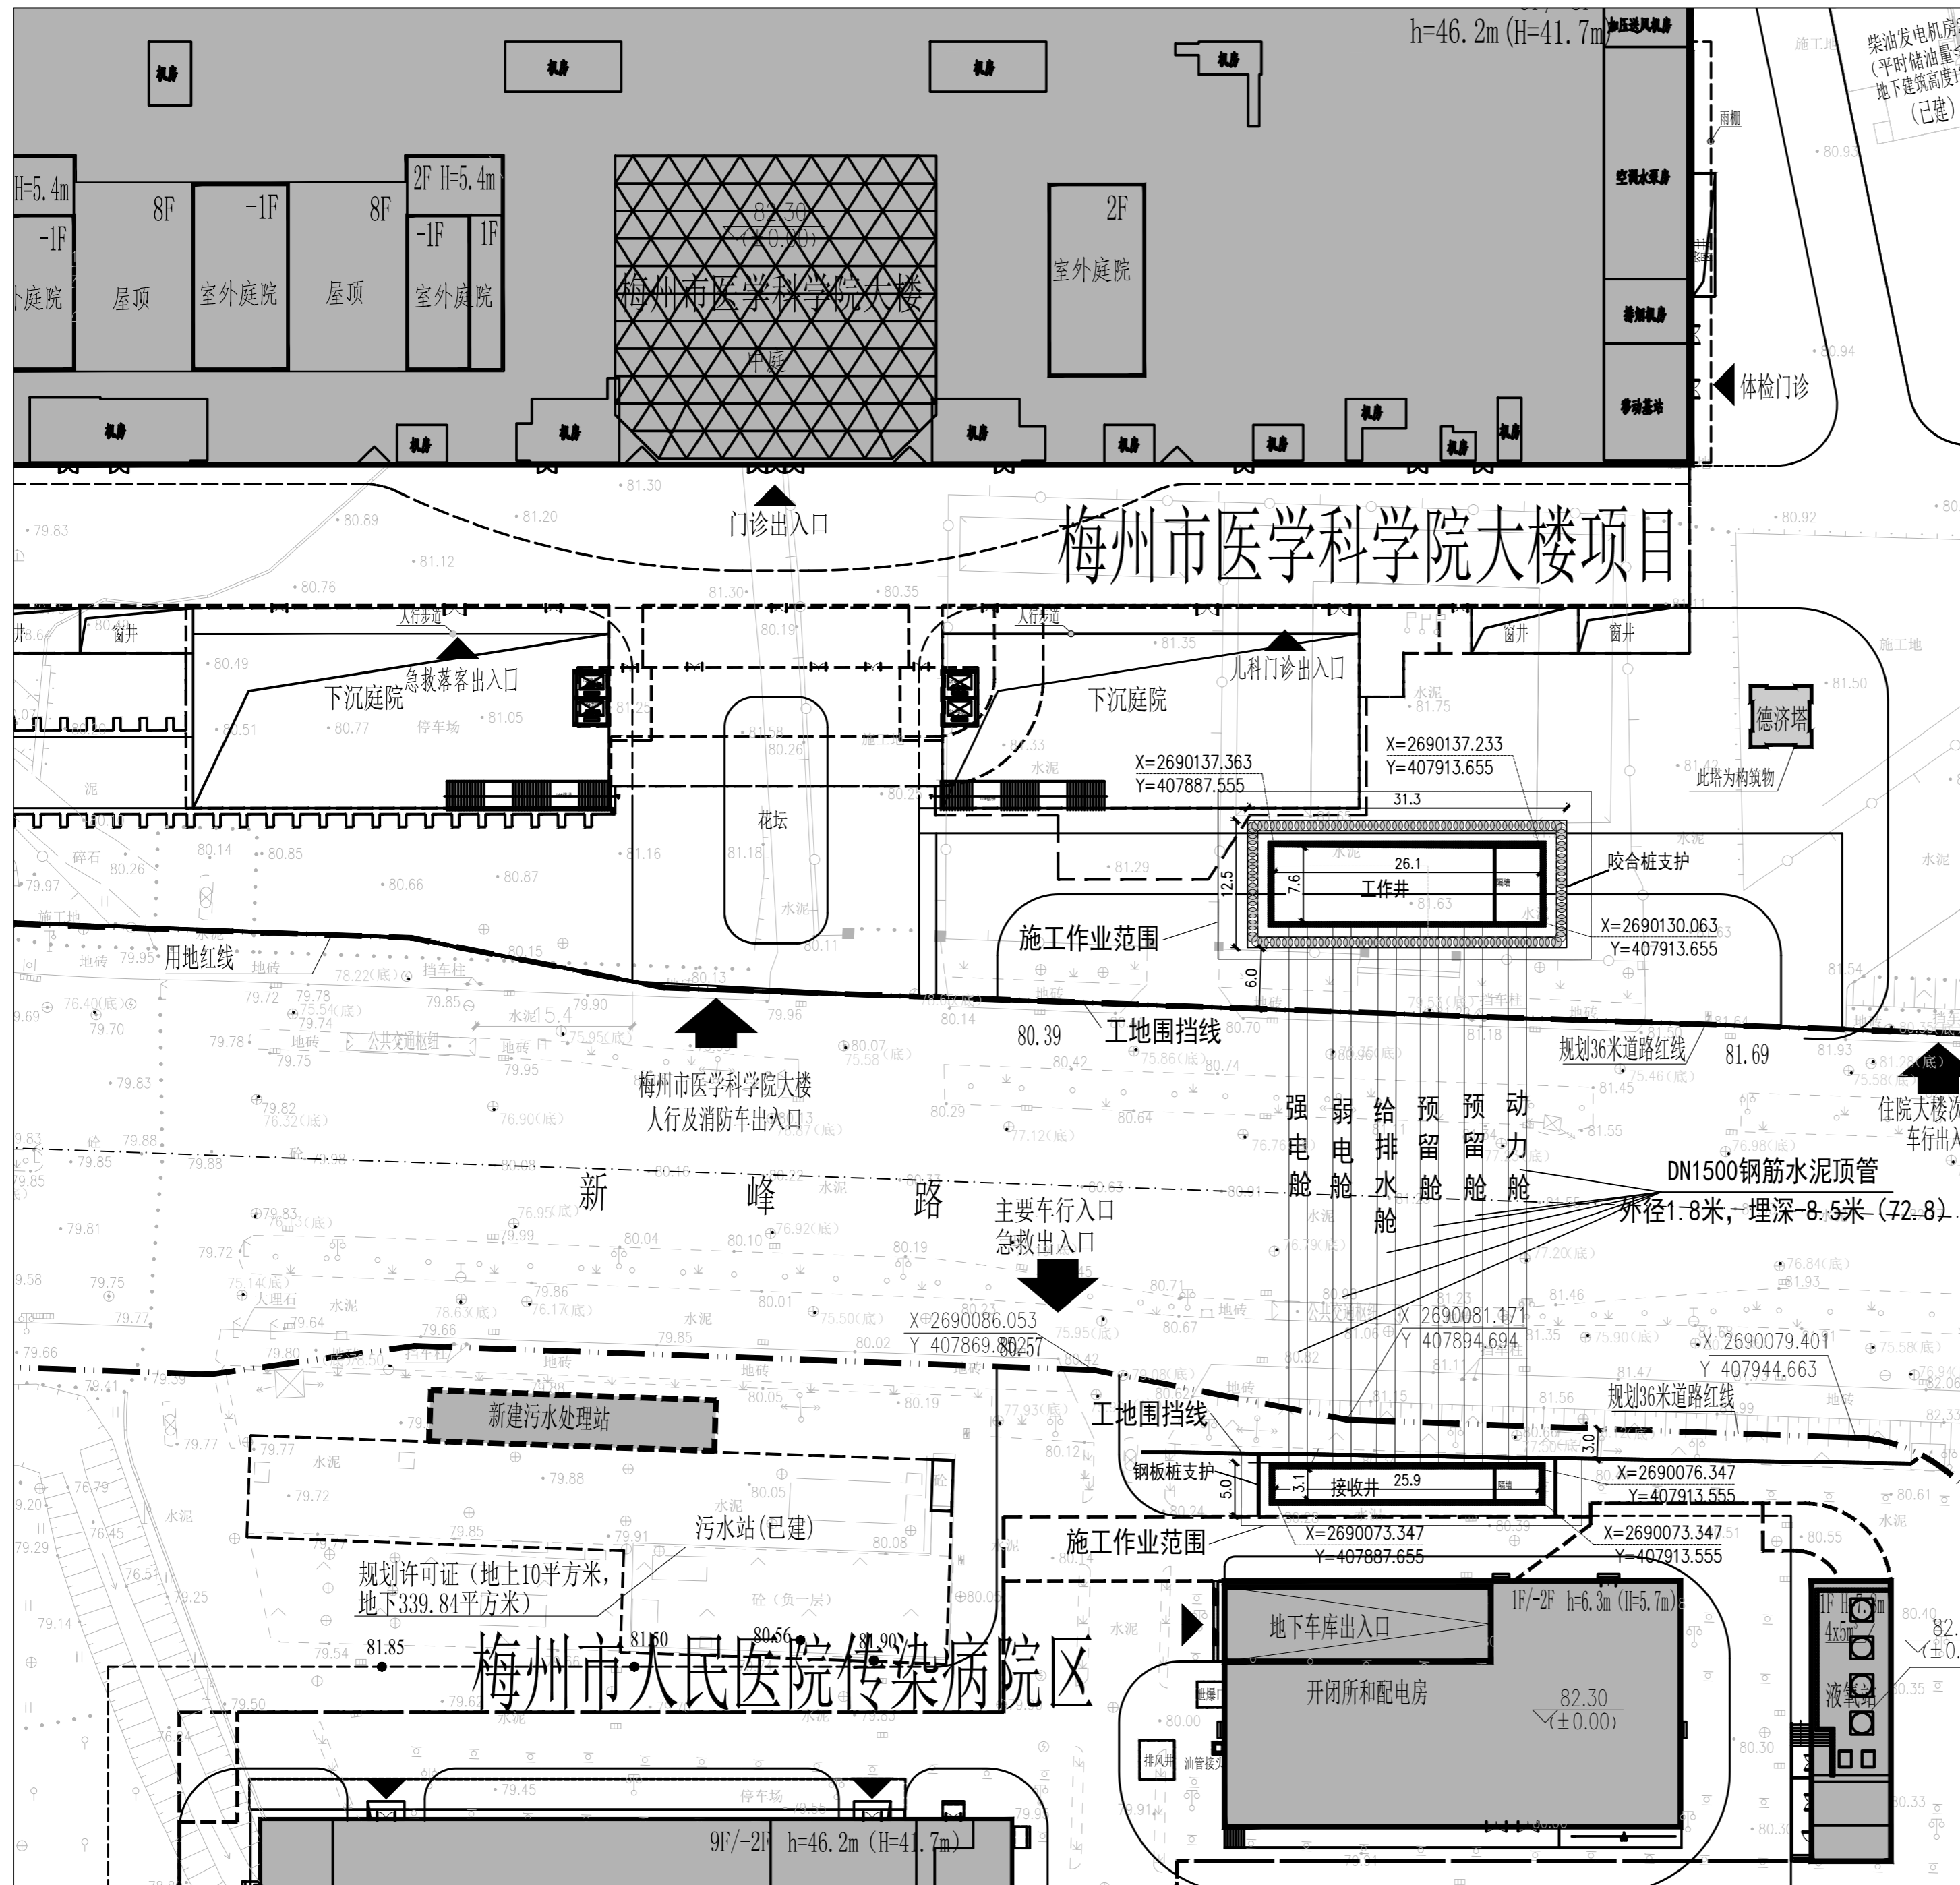


梅州市医学科学院大楼项目


管道布置图

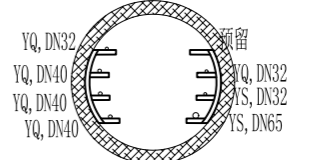


动力舱

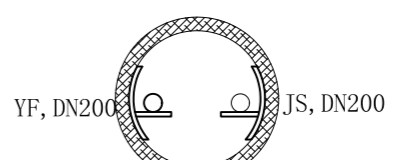

给排水舱

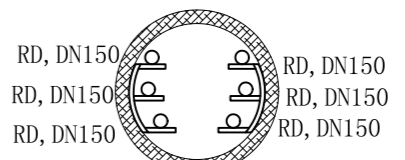

弱电舱

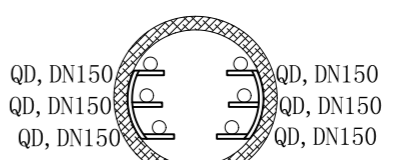

强电舱

说明：图中尺寸单位管径以“mm”计
其他尺寸单位均以“m”计

中国中元国际工程有限公司
CHINA IPPR INTERNATIONAL ENGINEERING CO.,LTD.

设计证书号:A111000295
Design License No. A111000295
http://www.ippr.com.cn


城乡规划编制资格证书
证书编号：自资规甲字21110205
证书等级：甲级

本图版权归本公司所有，不得用于本工程以外范围。
在项目未取得相关报批合格手续前不得用于施工。
This drawing is copyright of the IPPR. It shall not be used for purposes other than this project, nor for construction before relevant approvals are obtained.

会签	
CONFIRMATION	
总图	建筑
SITE PLAN	ARCHITECTURE
结构	给排水
STRUCTURE	PLUMBING
暖通	电气
HVAC	ELECTRICITY
动力	智能化
POWER	INTELLIGENCE
自控	工艺
AUTOMATION	PROCESS

项目总设计师	李辉
CHIEF DESIGNER	LI HUI
项目副总设计师	王文正
DEPUTY CHIEF DESIGNER	WANG WENZHENG
审定	苏巧梅
APPROVED BY	SU QIAOMEI
审核	韩宁
VERIFIED BY	HAN NING
校对	岳文龙
CHECKED BY	YUE WENLONG
设计负责人	孟庆华
AUTHORIZED BY	MENG QINGHUA
设计	孟庆华
DESIGNED BY	MENG QINGHUA
制图	
DRAWN BY	

项目名称	梅州市医学科学院大楼建设工程		
PROJECT	MEIZHOU CITY INSTITUTE OF MEDICAL SCIENCE BUILDING CONSTRUCTION PROJECT		
子项名称	区域总图		
SUB ITEM	REGIONAL TOTAL MAP		
图纸名称	南北两院区间管线顶管总平面图		
TITLE	TOTAL PLAN OF OVERHEAD PIPE LINES BETWEEN NORTH AND SOUTH WING AREAS		
图号	Q1065G1-G0010-1010		
DWG. NO.	Q1065G1-G0010-1010		
阶段	规划报建	版本	
PHASE	PLANNING REPORTING	VERSION	
专业	总图	比例	1:500
DISCIPLINE	TOTAL MAP	SCALE	1:500
日期	2023.11		
DATE	2023.11		

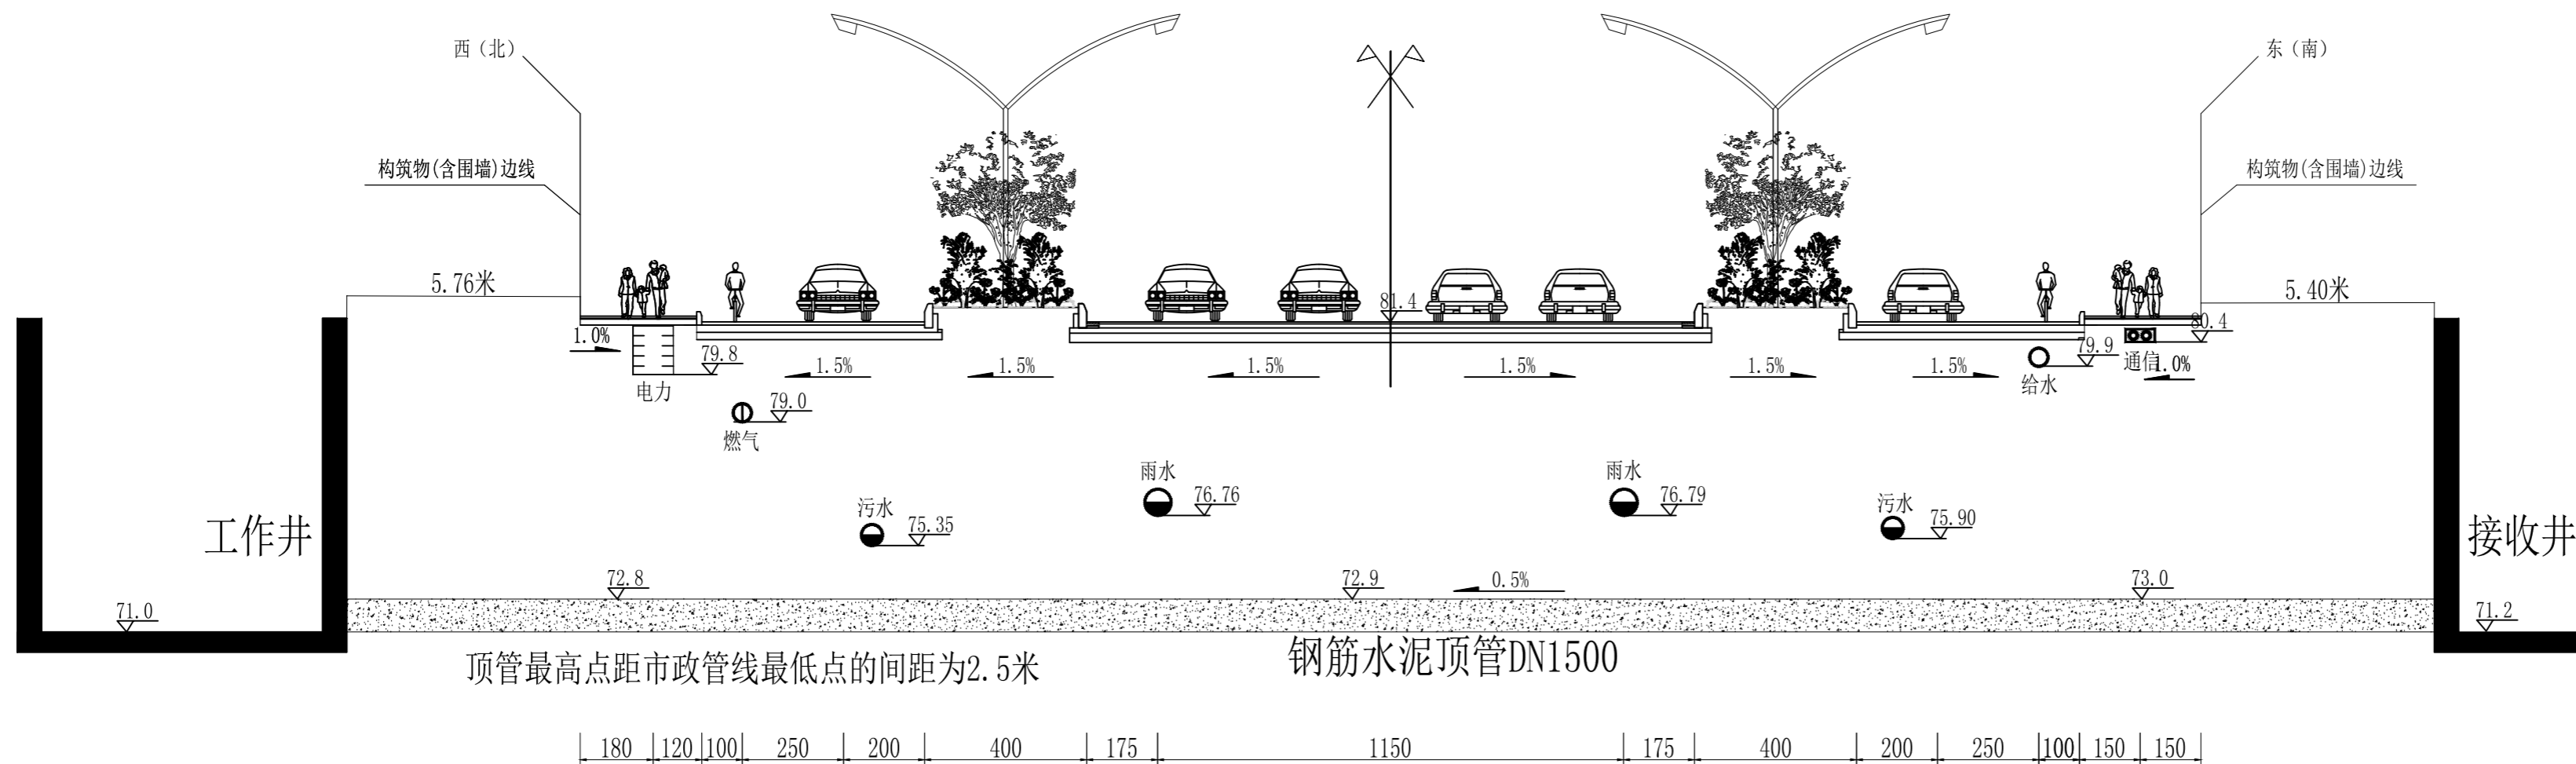

黄塘河西侧新峰路横断面
本图采用长度单位: CM

图例说明
绝对标高

中国中元国际工程有限公司
CHINA IPPR INTERNATIONAL ENGINEERING CO., LTD.
设计证书号: A111000295
Design License No. A111000295
http://www.ippr.com.cn

城乡规划编制资格证书
证书编号: 自资规甲字21110205
证书等级: 甲级

本图版权归本公司所有, 不得用于本工程以外范围。
In project, it shall not be used for purposes other than this project, nor for construction before relevant approvals are obtained.

会签 CONFIRMATION	
总图 SITE PLAN	建筑 ARCHITECTURE
结构 STRUCTURE	给水排水 PLUMBING
暖通 HVAC	电气 ELECTRICITY
动力 POWER	智能化 INTELLIGENCE
自控 AUTOMATION	工艺 PROCESS
项目总设计师 CHIEF DESIGNER	李辉
项目副总设计师 DEPUTY CHIEF DESIGNER	王文正
审定 APPROVED BY	苏巧梅
审核 VERIFIED BY	韩宁
校对 CHECKED BY	岳文龙
设计负责人 AUTHORIZED BY	孟庆华
设计 DESIGNED BY	孟庆华
制图 DRAWN BY	
项目名称 PROJECT	梅州市医学科学院大楼建设工程
子项名称 SUB ITEM	区域总图
图纸名称 TITLE	南北两院区间管线顶管横断面图
图号 DWG. NO.	Q1065G1-G0010-1011
阶段 PHASE	规划报建 版本 VERSION
专业 DISCIPLINE	总图 比例 SCALE
日期 DATE	2023.11