


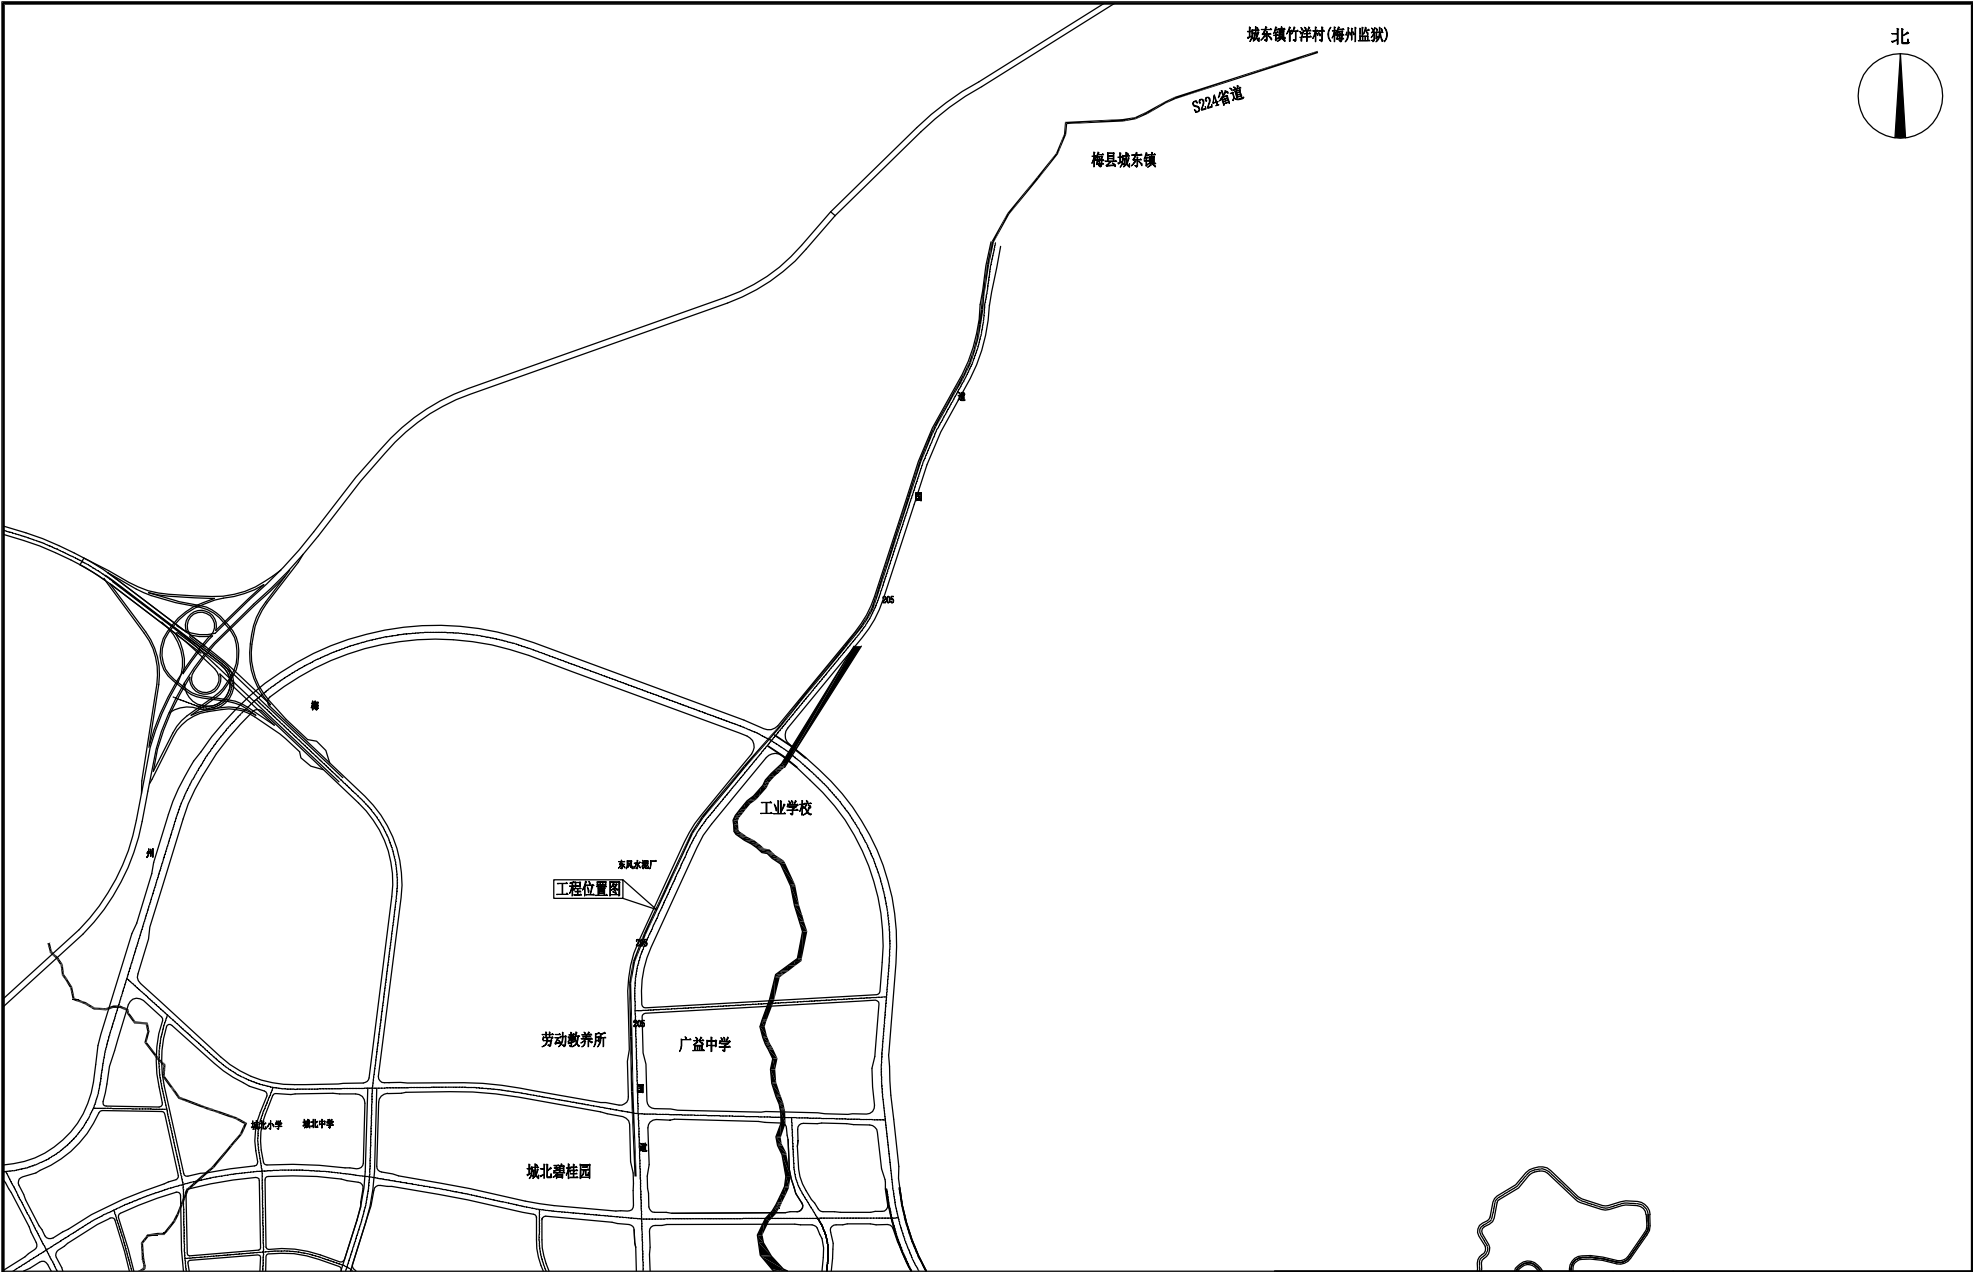




图 例

工程地理位置

梅州市城市规划设计院 城乡规划编制甲级:[建]城规编第(141215)号	项目名称 梅县城东镇(梅州监狱新址)供水管网工程DN500 给水管规划	
委托单位		项目号
审 定	曾南山	专业负责
审 核	丘克涌	校 对
项目负责	邓桂明	设 计
图 纸 内 容		图 别 给水管规划图 图 号 1/29 日 期 2020.06

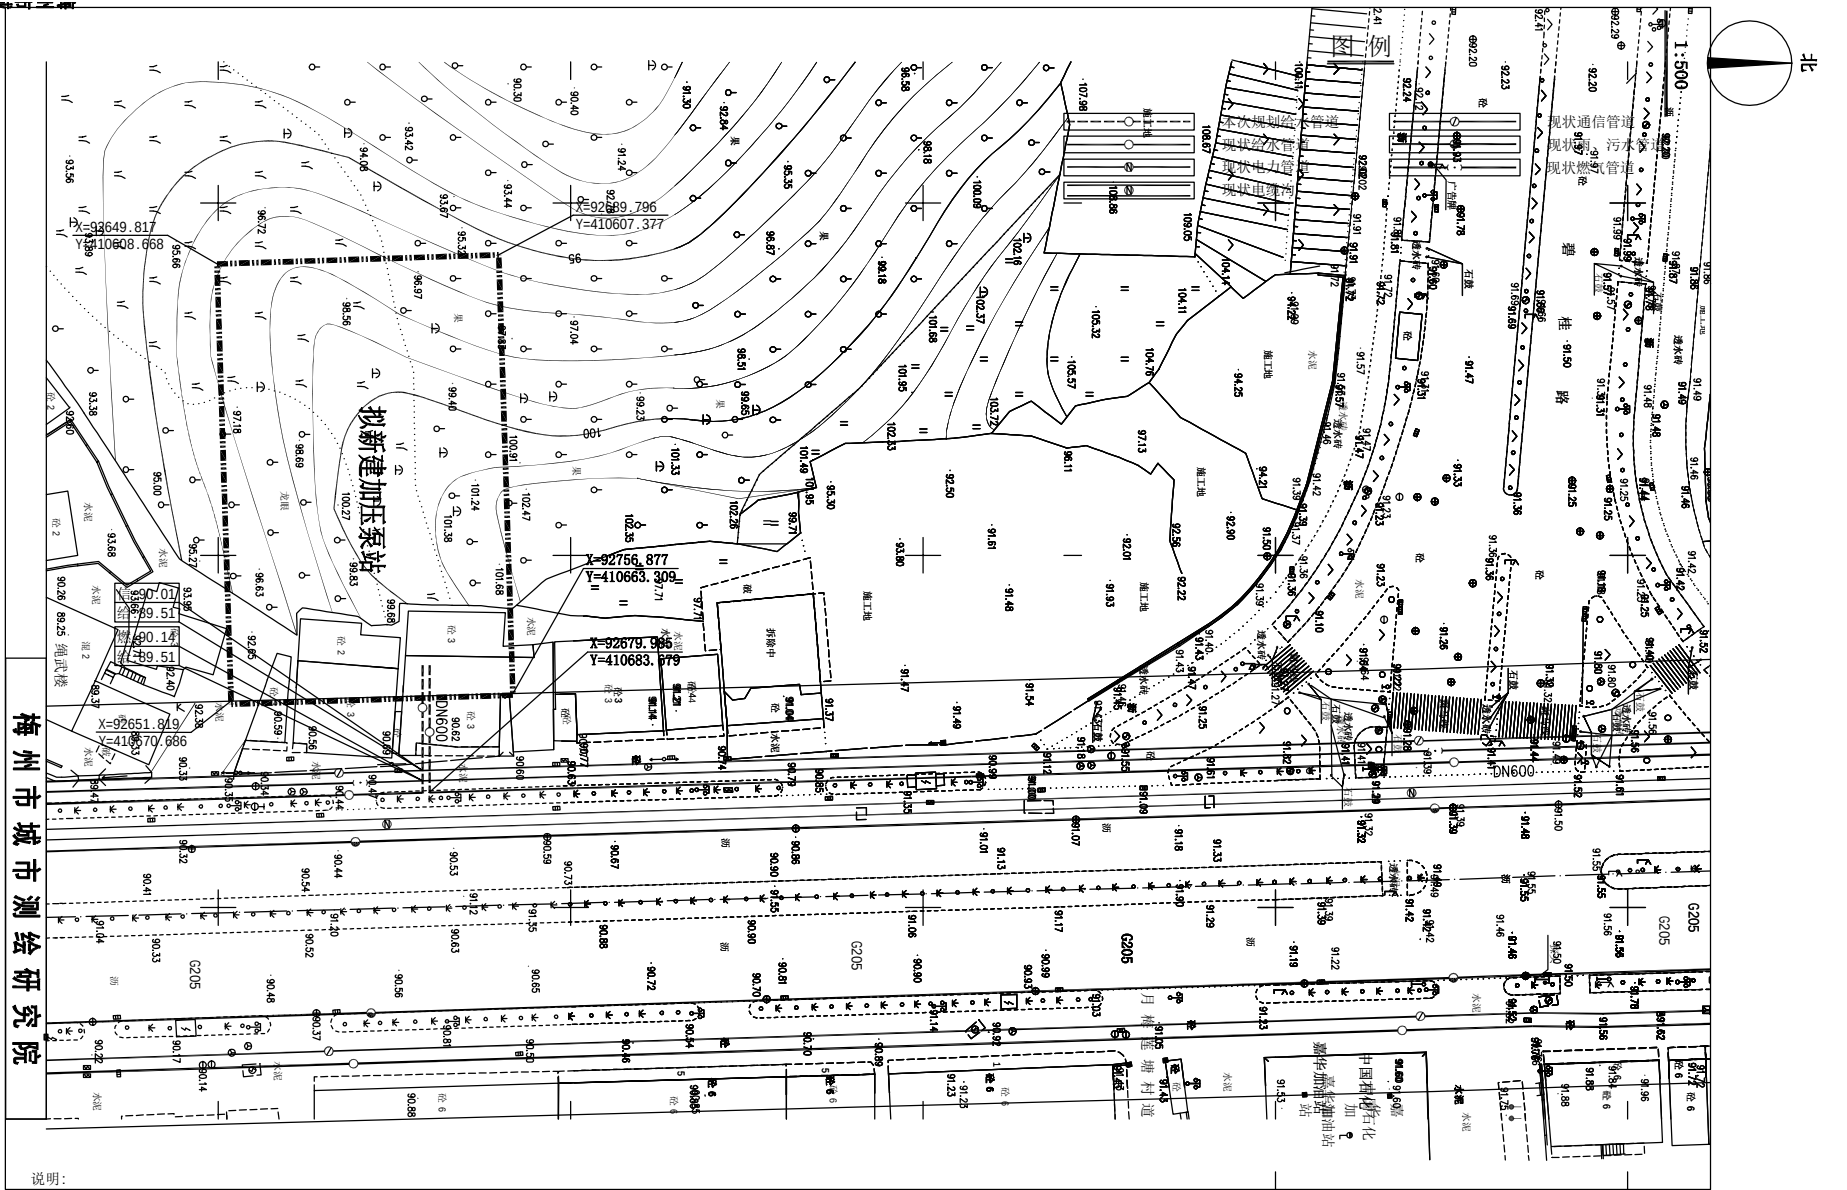

 梅州市城市规划设计院 城乡规划编制甲级[建]城规编第(141215)号				项目名称 梅县城东镇(梅州监狱新址)供水管网工程DN500 给水管规划		
				委托单位	项目号	
审 定	曹南山	专业负责	潘 项	图 纸 内 容 平面图 1:500	图 别	给水报建图
审 核	丘克涌	校 对	石 军		图 号	2/29
项目负责	邓桂明	设 计	邓桂明		日 期	2020.06

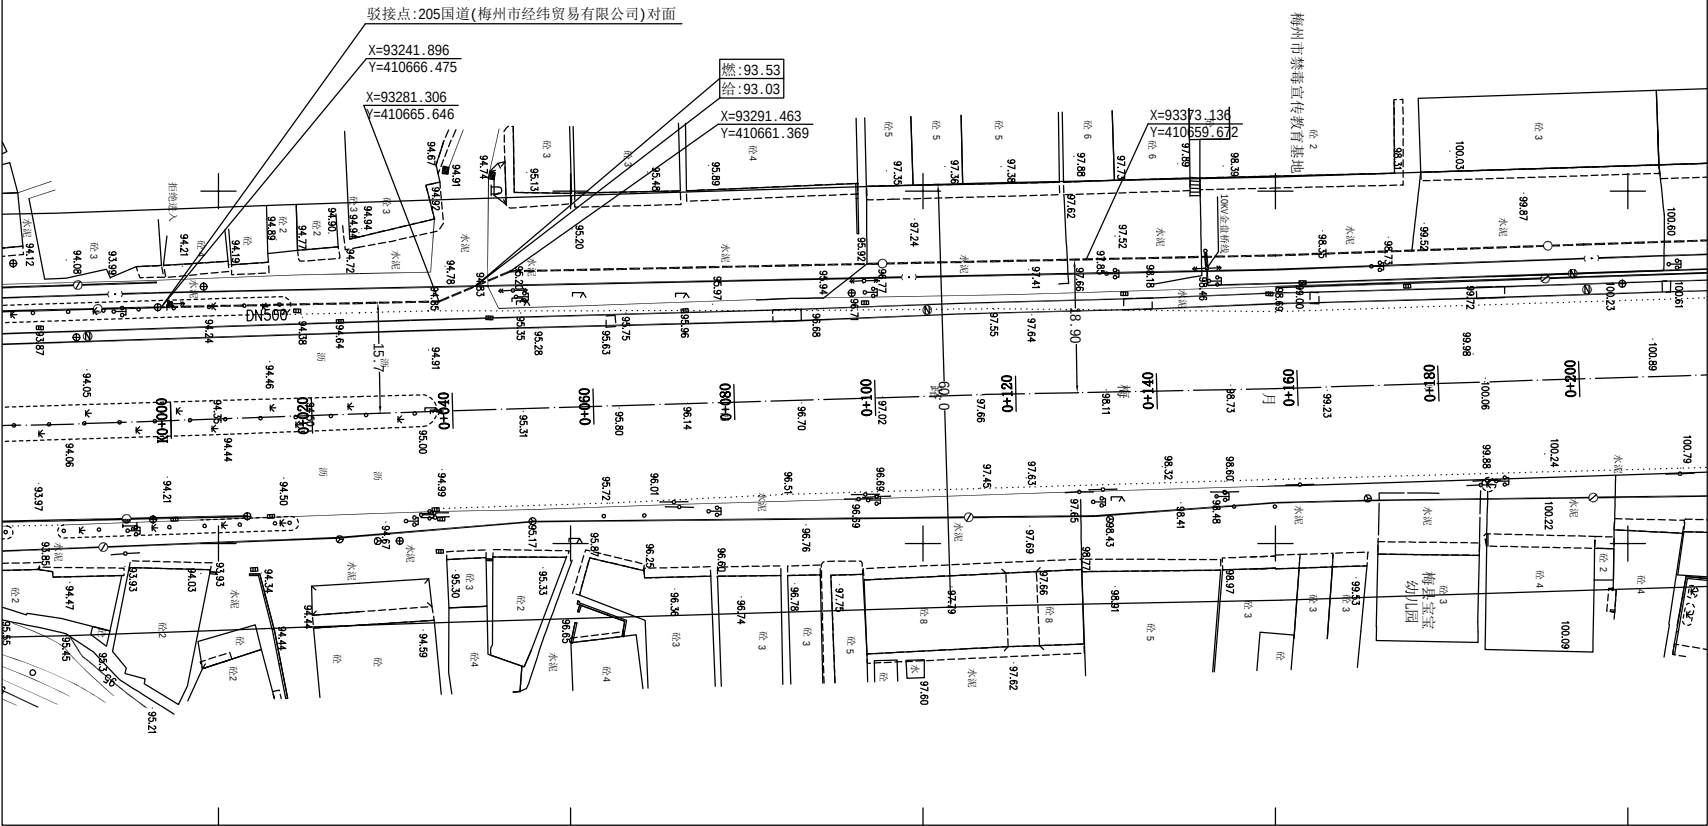
 


图例

- | | | | |
|--|----------|--|----------|
| | 本次规划给水管道 | | 现状通信管道 |
| | 现状给水管道 | | 现状雨、污水管道 |
| | 现状电力管道 | | 现状燃气管道 |
| | 现状电缆沟 | | |

梅州市城市规划设计院 城乡规划编制甲级[建]城规编第(141215)号	项目名称	梅县城东镇(梅州监狱新址)供水管网工程DN500 给水规划	
	委托单位		项目号
图 纸 内 容	平面图 1:500	图 别	给水规划图
		图 号	3/29
		日 期	2020.06

 未加量本图出图专用章无效

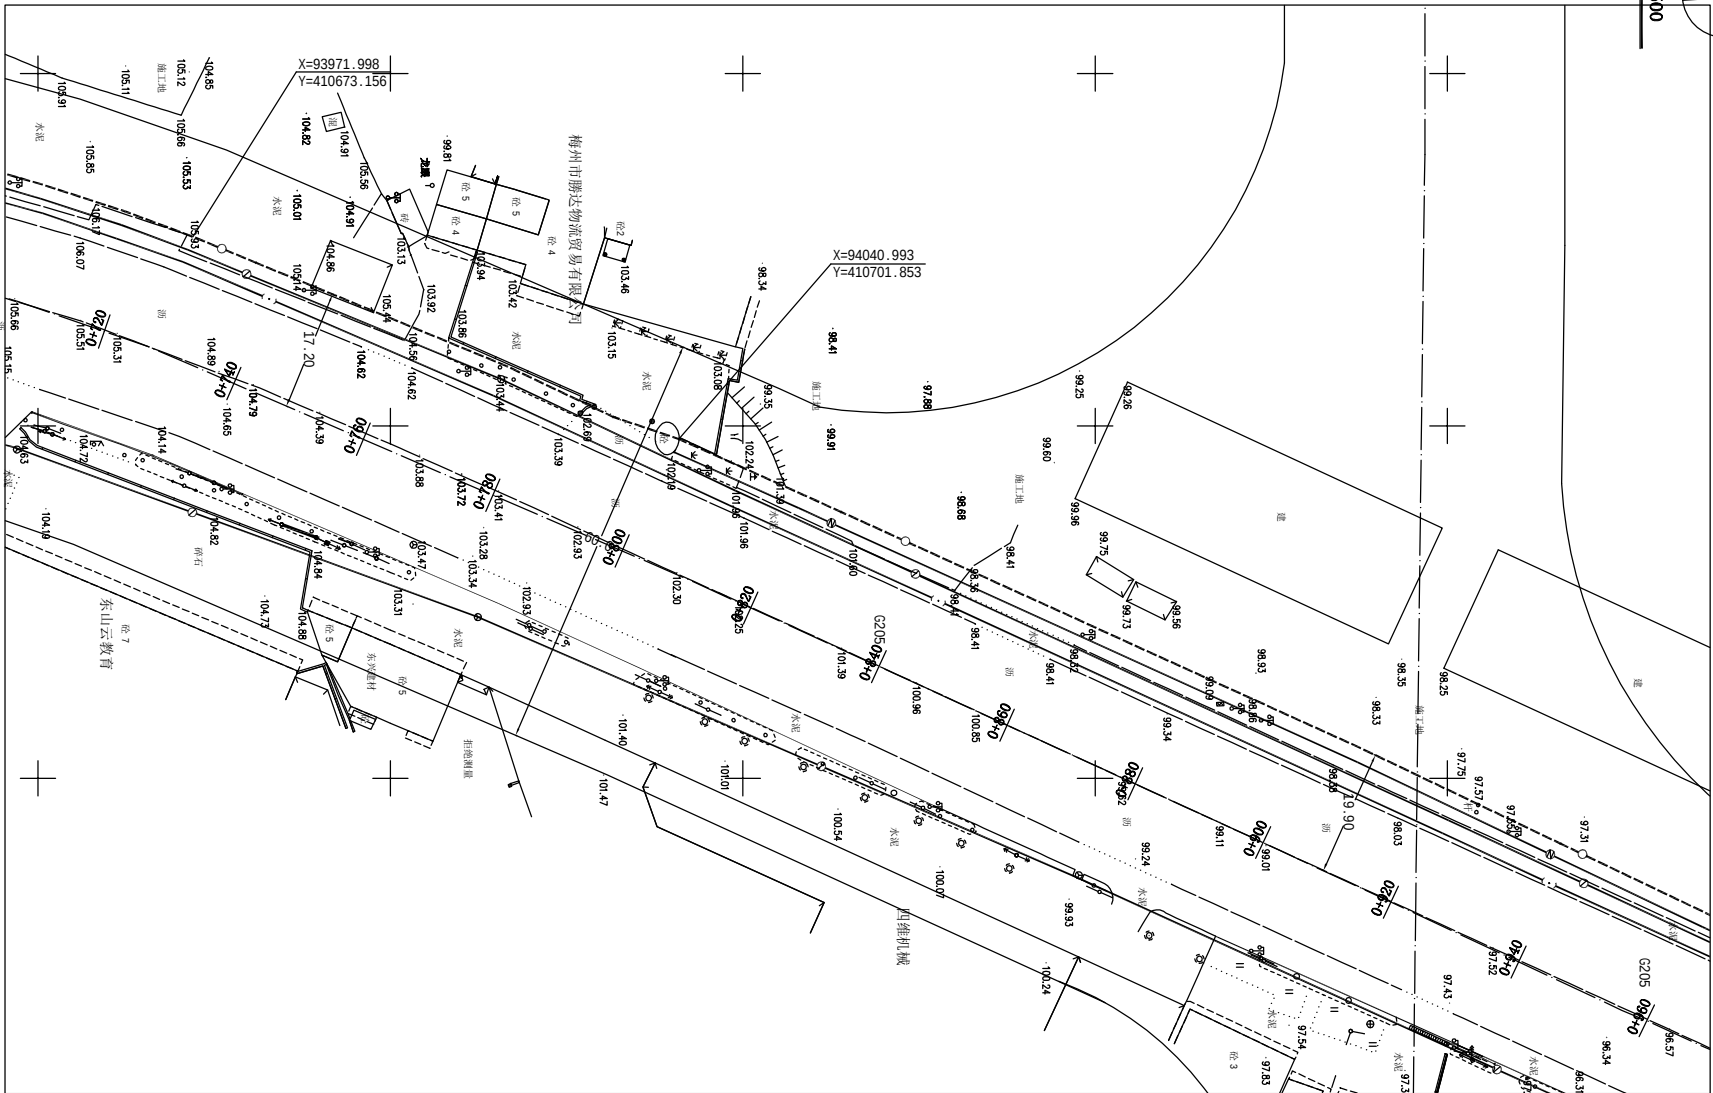


图例

	本次规划给水管道		现状通信管道
	现状给水管道		现状雨、污水管道
	现状电力管道		现状燃气管道
	现状电缆沟		



		梅州市城市规划设计院		项目名称	梅县城东镇(梅州监狱新址)供水管网工程DN500 给水管规划	
城乡规划编制甲级:[建]城规编第(141215)号		委托单位		图 纸 内 容	平面图 1:500	项目号
审 定	曾南山	专业负责	潘 颖	图 别	给水报建图	图 号
审 核	丘克涌	校 对	石 军	图 号	6/29	日 期
项目负责	邓桂明	设 计	邓桂明	日 期	2020.06	

未加量本图出图专用章无效

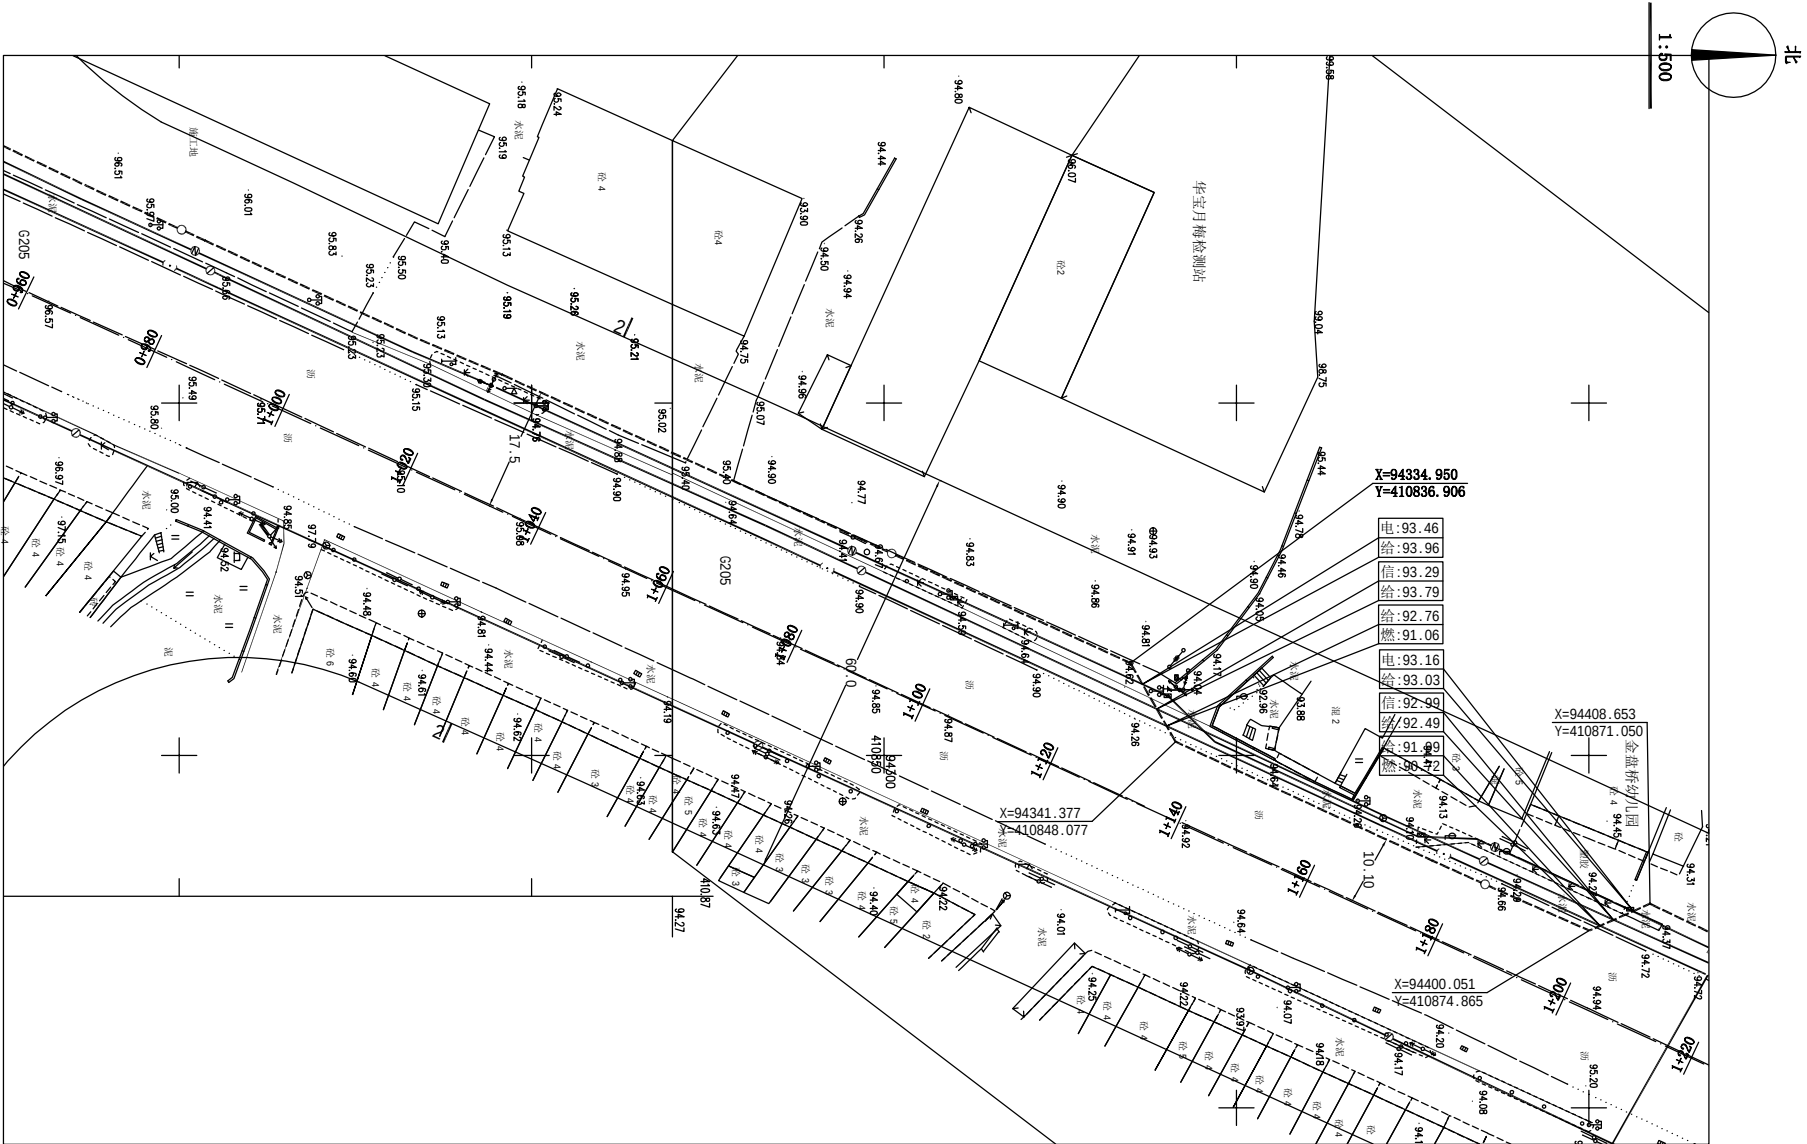

梅州市城市规划设计院		项目名称	梅县城东镇(梅州监狱新址)供水管网工程DN500	
城乡规划编制甲级:[建]城规编第(141215)号		委托单位	给水规划	
审定	曾南山	专业负责	潘项	项目号
审核	丘克涌	校对	石军	图别
项目负责	邓桂明	设计	邓桂明	图号
图 纸 内 容		平面图 1:500		日期
		2020.06		给水报建图

 未加量本院出图专用章无效

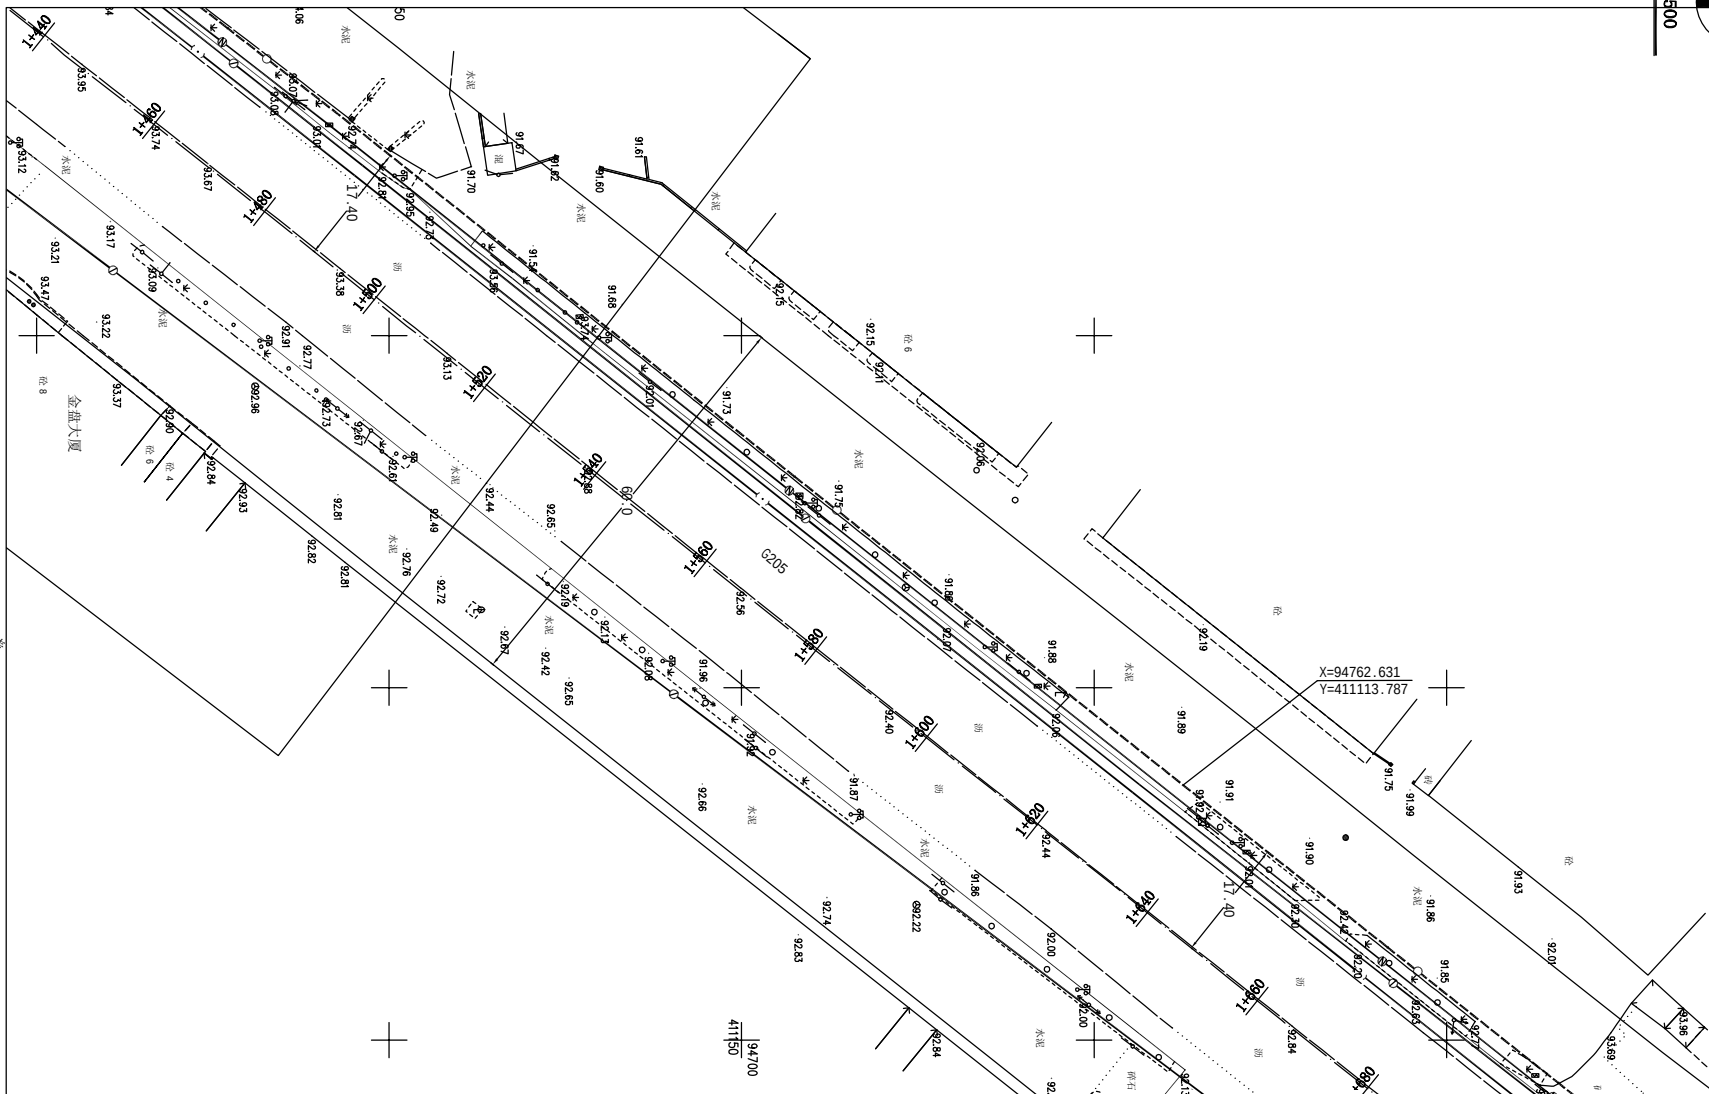



图例

	本次规划给水管道		现状通信管道
	现状给水管道		现状雨、污水管道
	现状电力管道		现状燃气管道
	现状电缆沟		



		梅州市城市规划设计院		项目名称	梅县城东镇(梅州监狱新址)供水管网工程DN500	
城乡规划编制甲级:[建]城规编第(141215)号		委托单位		图 纸 内 容	平面图 1:500	
审 定	曾南山	专业负责	潘 项	图 别	给水报建图	
审 核	丘克涌	校 对	石 军	图 号	9/29	
项目负责	邓桂明	设 计	邓桂明	日 期	2020.06	

未加量本图出图专用章无效

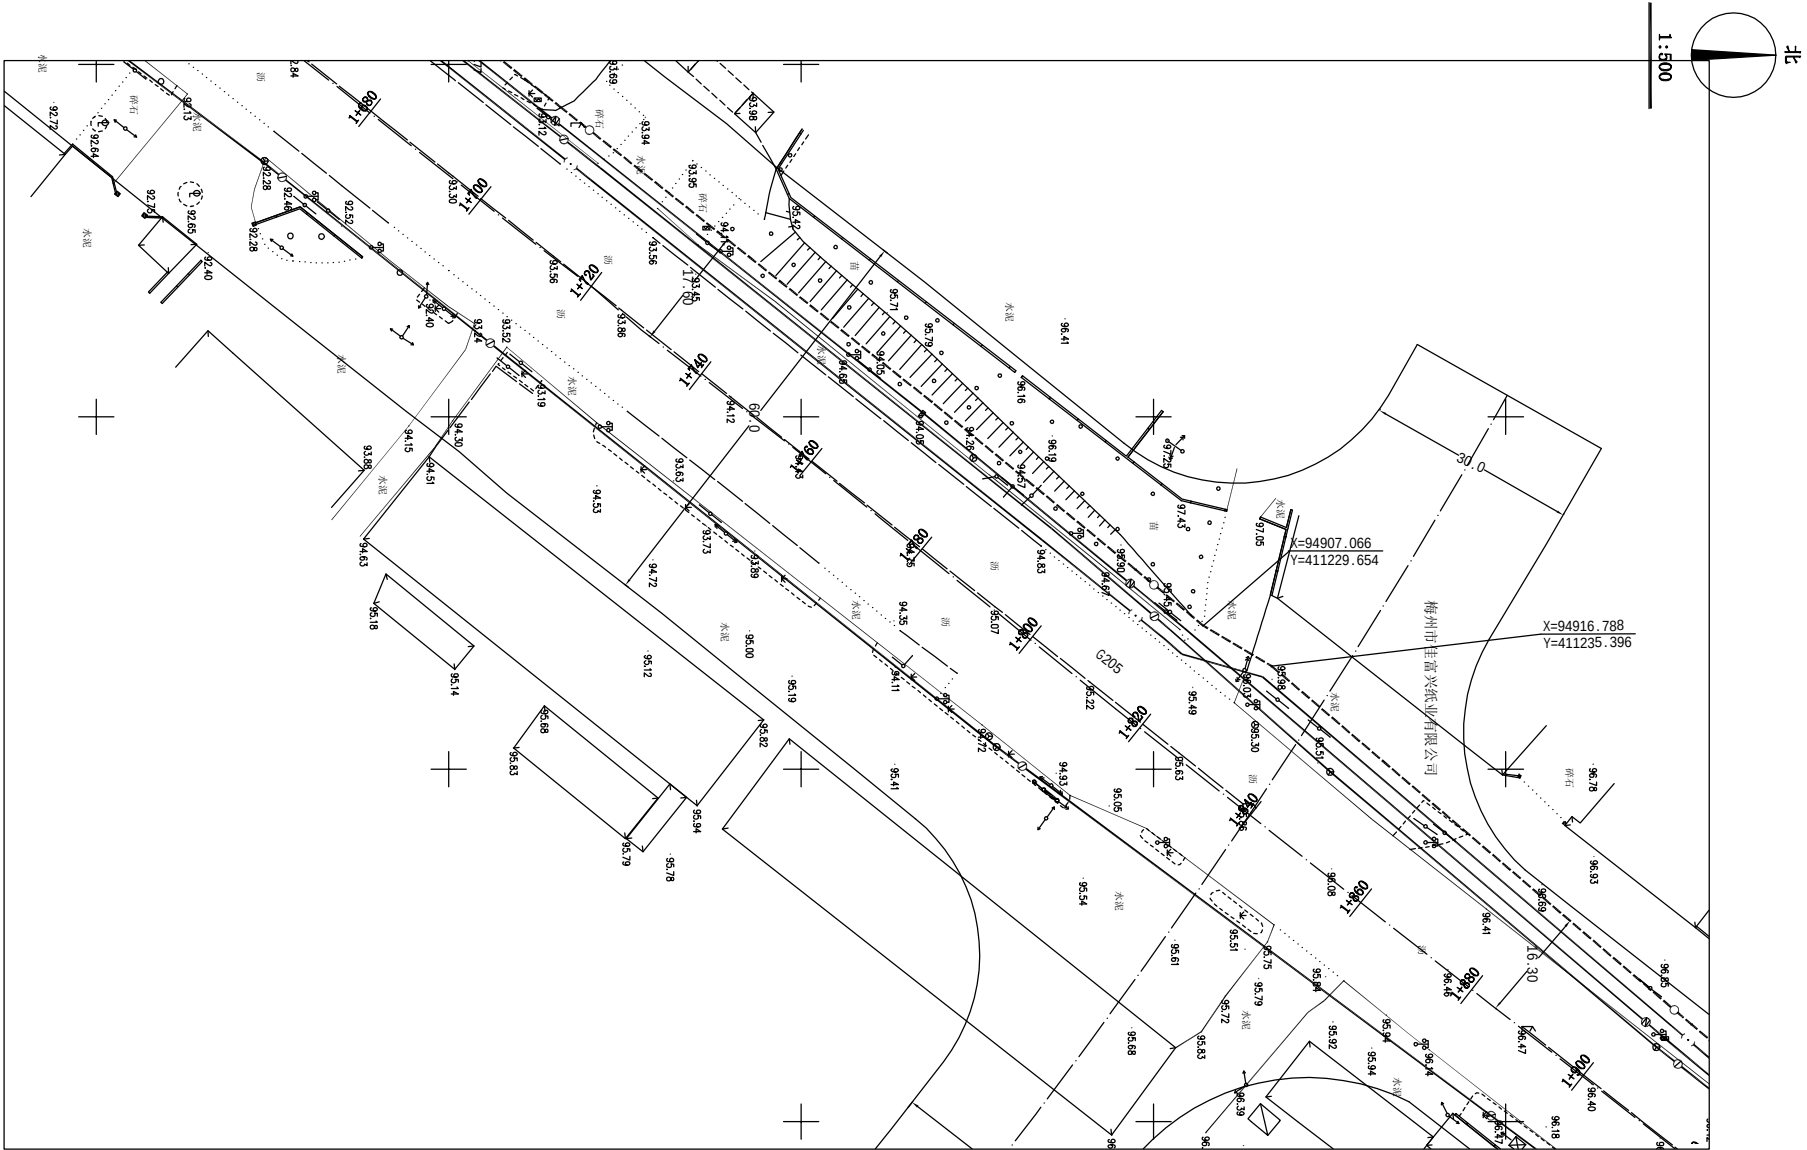

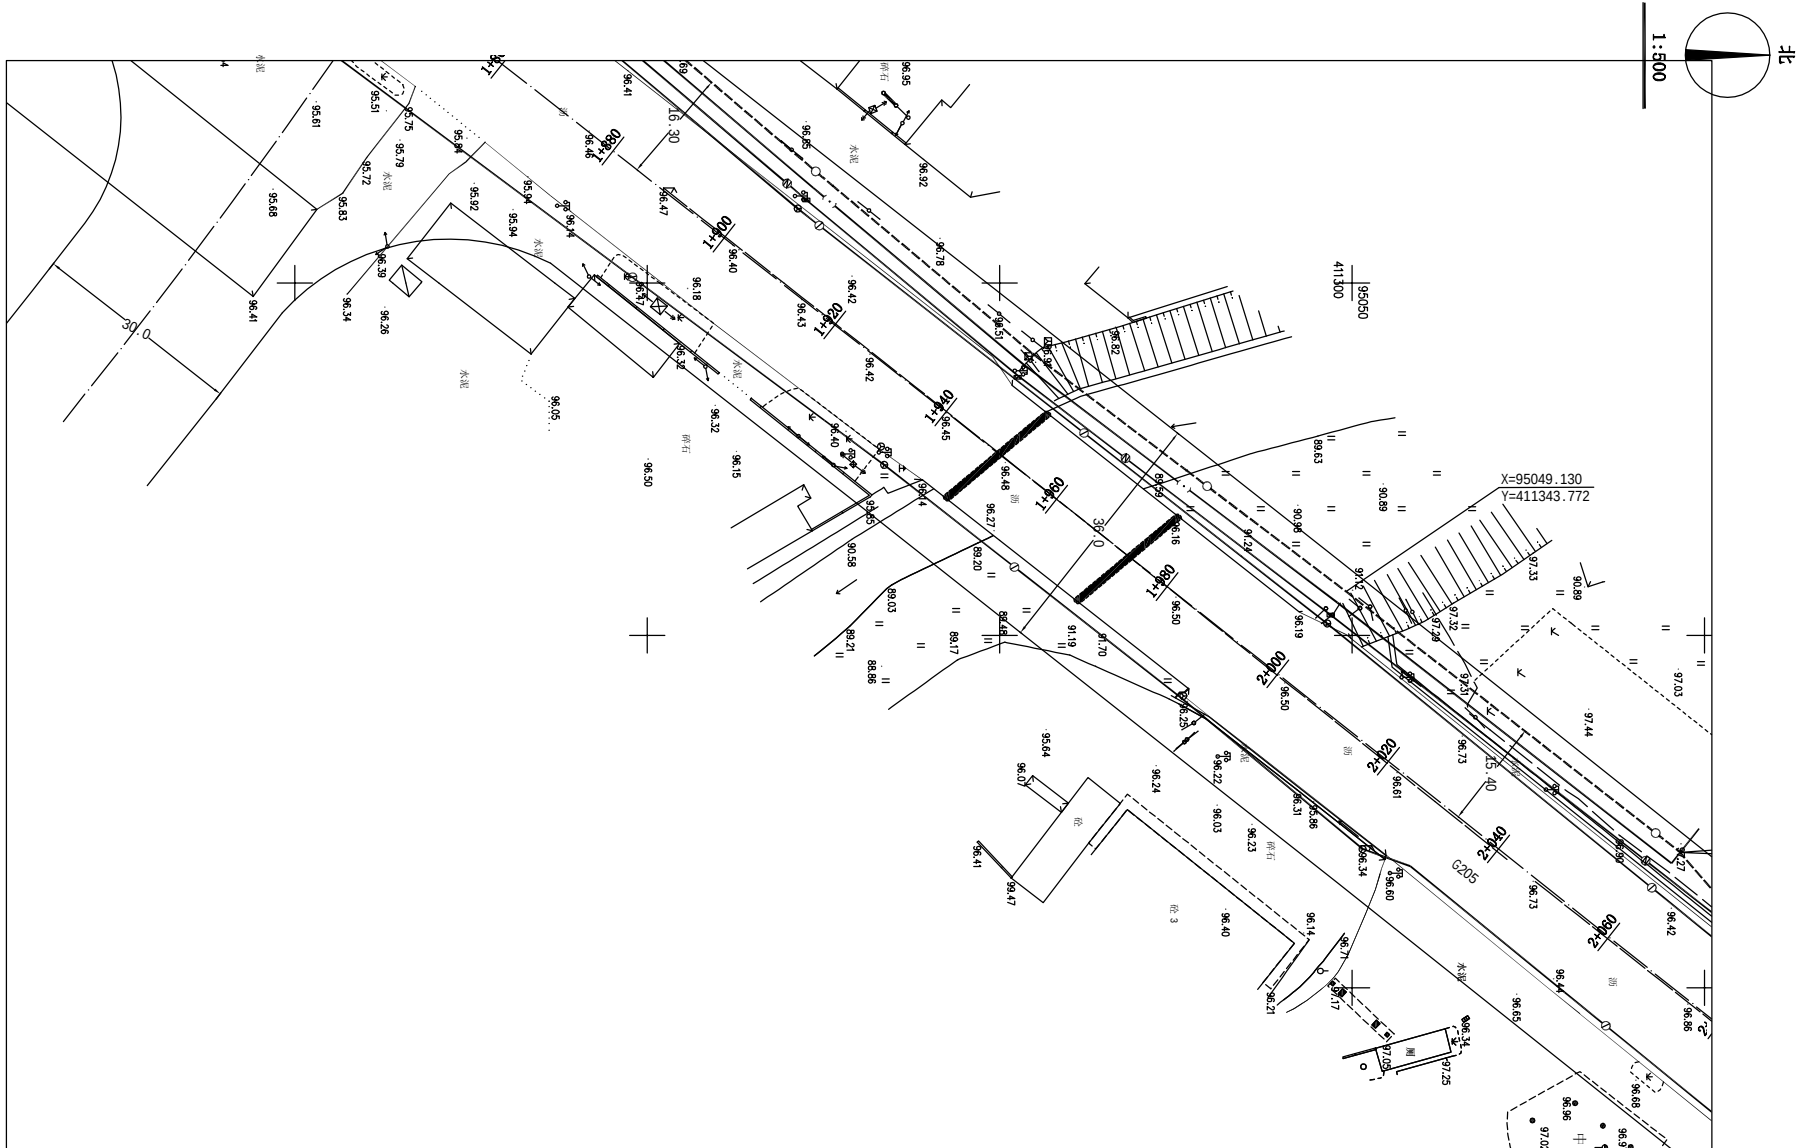


图例

  


现状通信管道
现状雨、污水管道
现状燃气管道

 梅州市城市规划设计院 城乡规划编制甲级[建]城规编第(141215)号		项目名称	梅县城东镇(梅州监狱新址)供水管网工程DN500 给水管规划	
审定	曾南山	专业负责	潘项	图 纸 内 容
审核	丘克涌	校 对	石军	平面 1:500
项目负责	邓桂明	设 计	邓桂明	图 别 给水规划图 图 号 11/29 日 期 2020.06


未加盖本院出图专用章无效

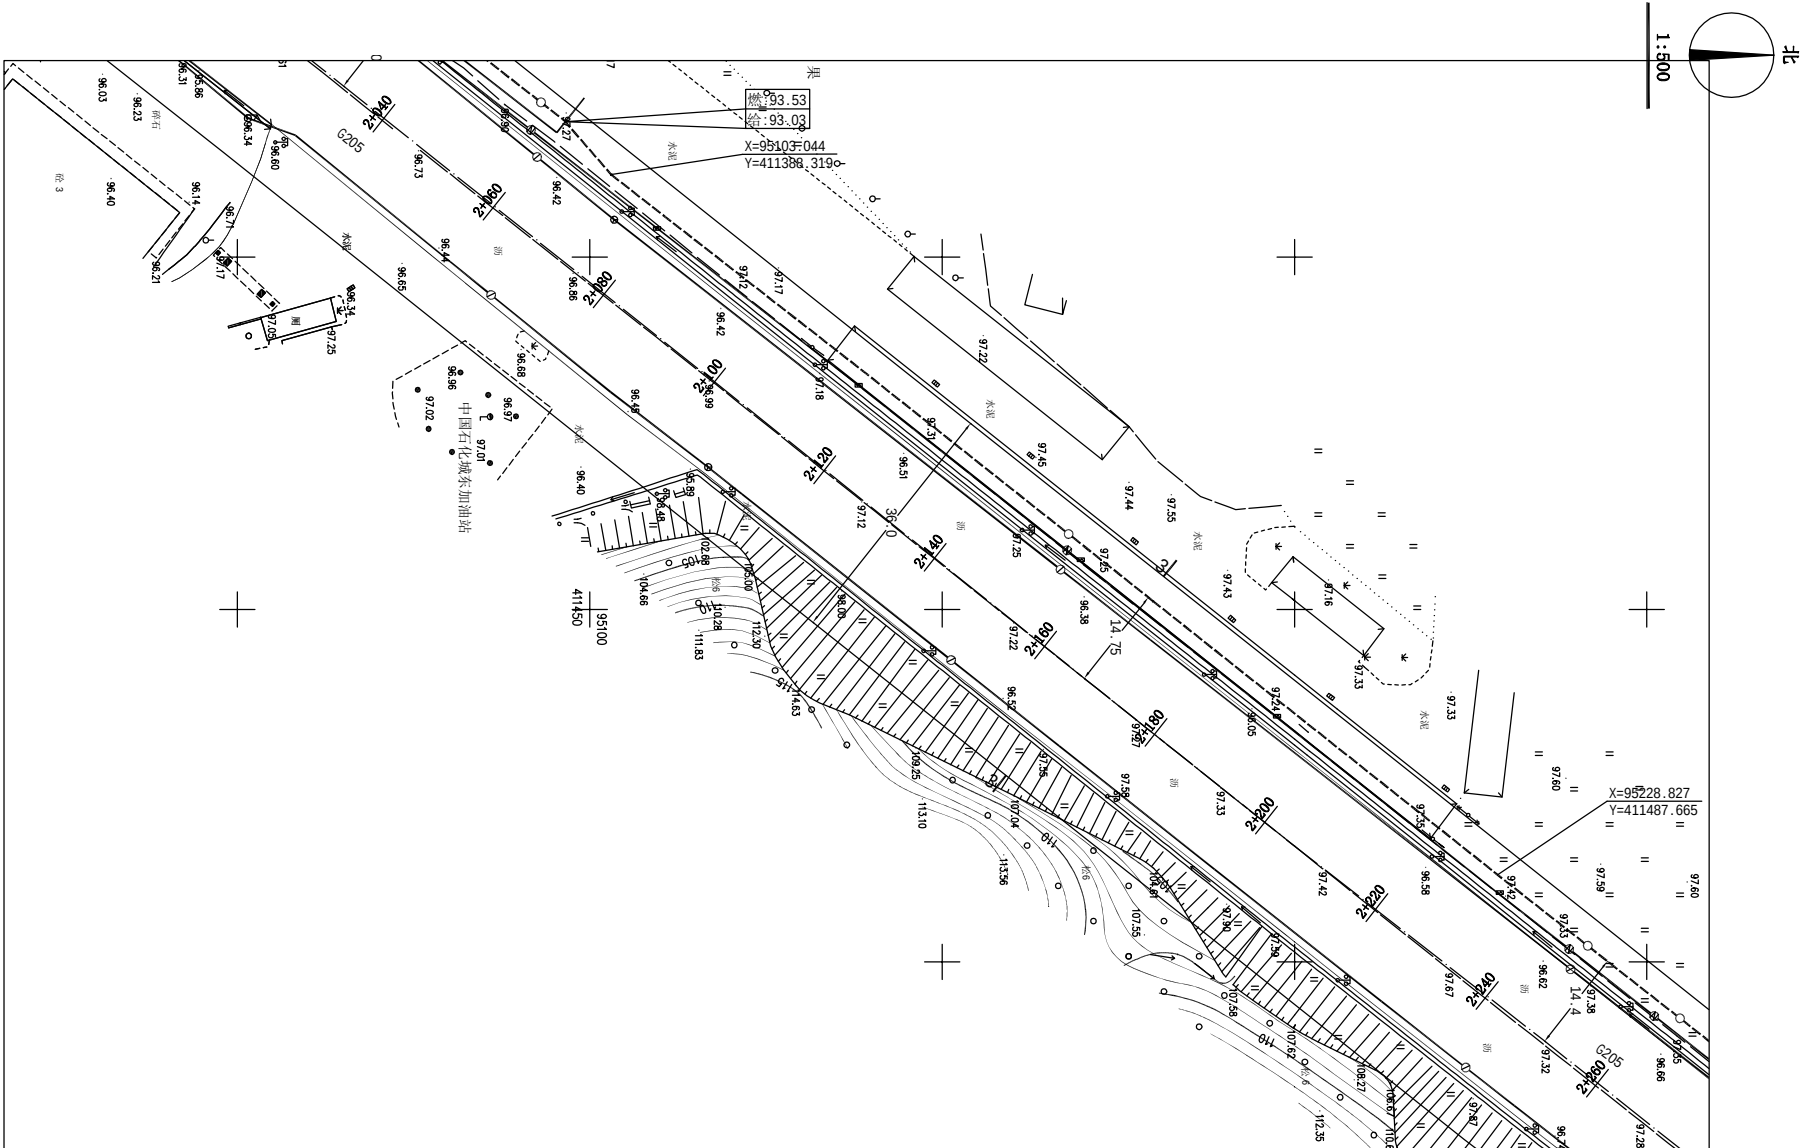

图例


 


本次规划给水管道
现状给水管道
现状电力管道
现状电缆沟

 

现状通信管道
现状雨、污水管道
现状燃气管道

 梅州市城市规划设计院		项目名称	梅县城东镇(梅州监狱新址)供水管网工程DN500	
城乡规划编制甲级:[建]城规编第(141215)号		委托单位	给水规划	
审定	曾南山	专业负责	潘项	项目号
审核	丘克涌	校对	石军	图别
项目负责	邓桂明	设计	邓桂明	图号
图 纸 内 容				日期
平面图 1:500				12/29
				2020.06

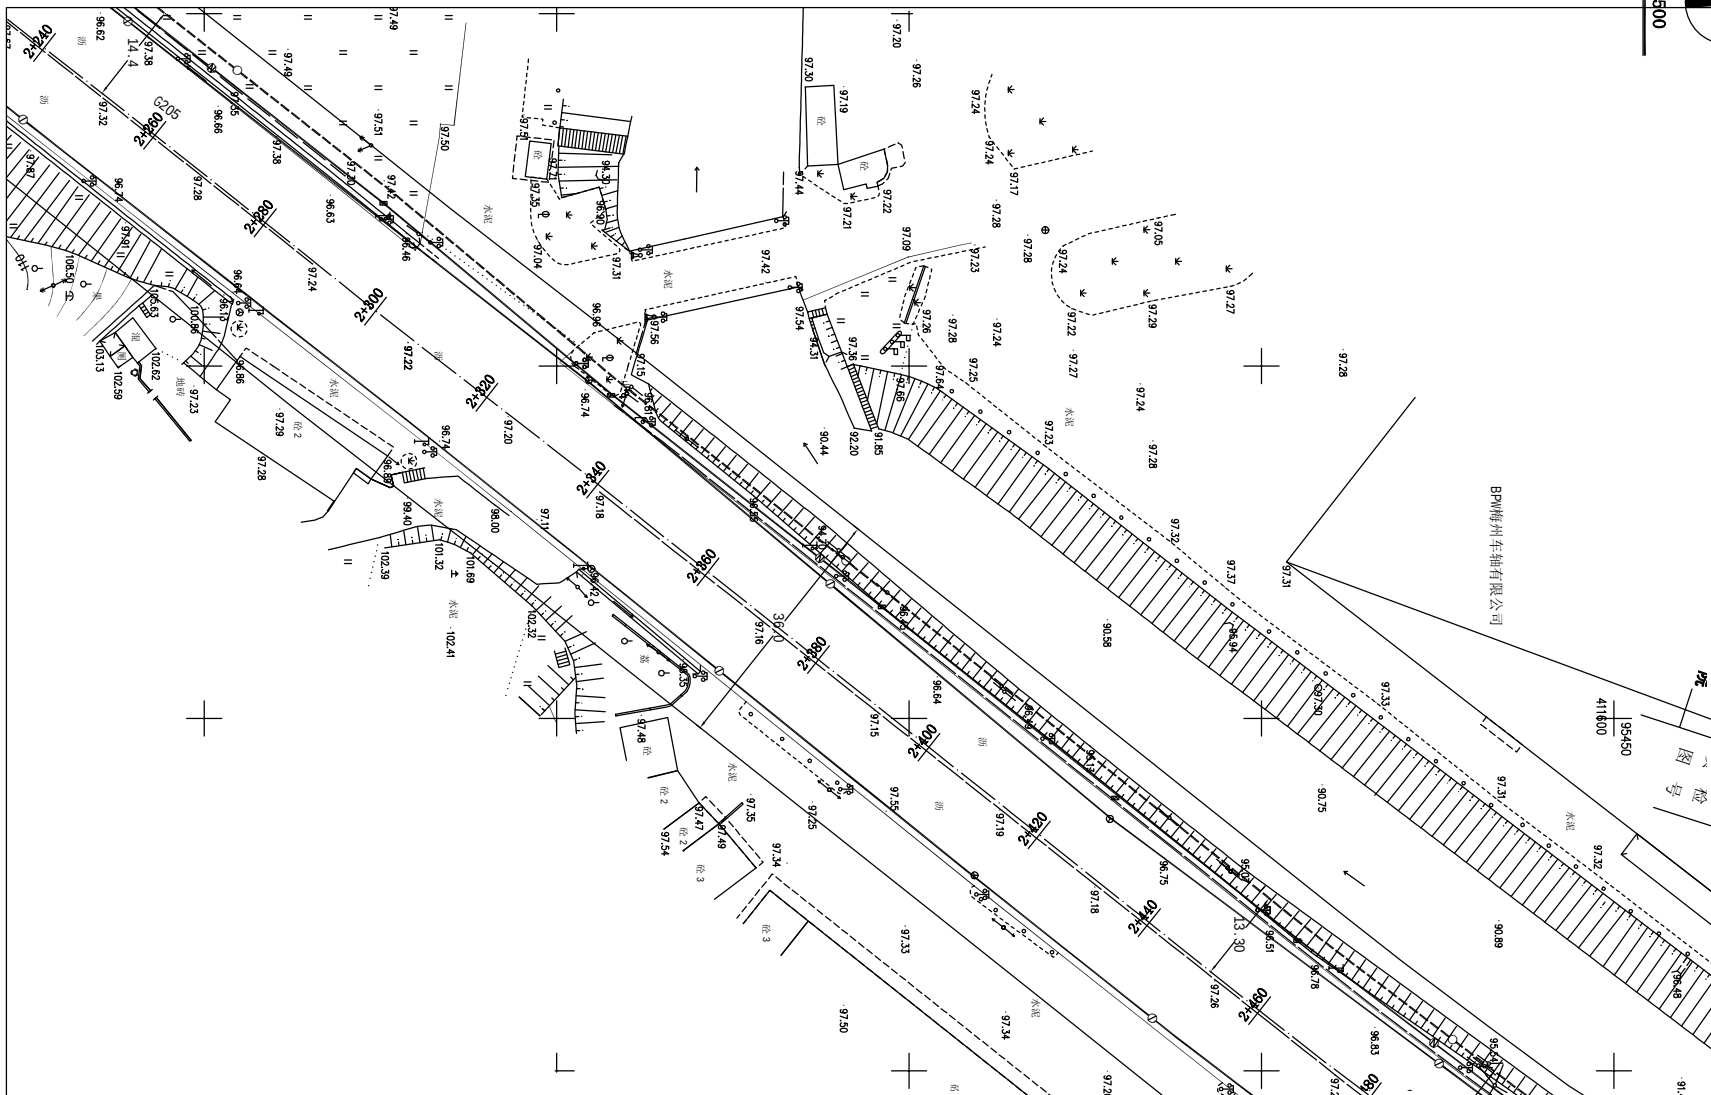 


图例

	本次规划给水管道		现状通信管道
	现状给水管道		现状雨、污水管道
	现状电力管道		现状燃气管道
	现状电缆沟		

梅州市城市规划设计院 城乡规划编制甲级[建]城规编第(141215)号	项目名称 梅县城东镇(梅州监狱新址)供水管网工程DN500 给水管规划	
	委托单位	项目号
审定 曾南山	专业负责 潘 项	图 别 给水规划图
审核 丘克涌	校 对 石 军	图 号 13/29
项目负责 邓桂明	设 计 邓桂明	日 期 2020.06


未加量本图出图专用章无效

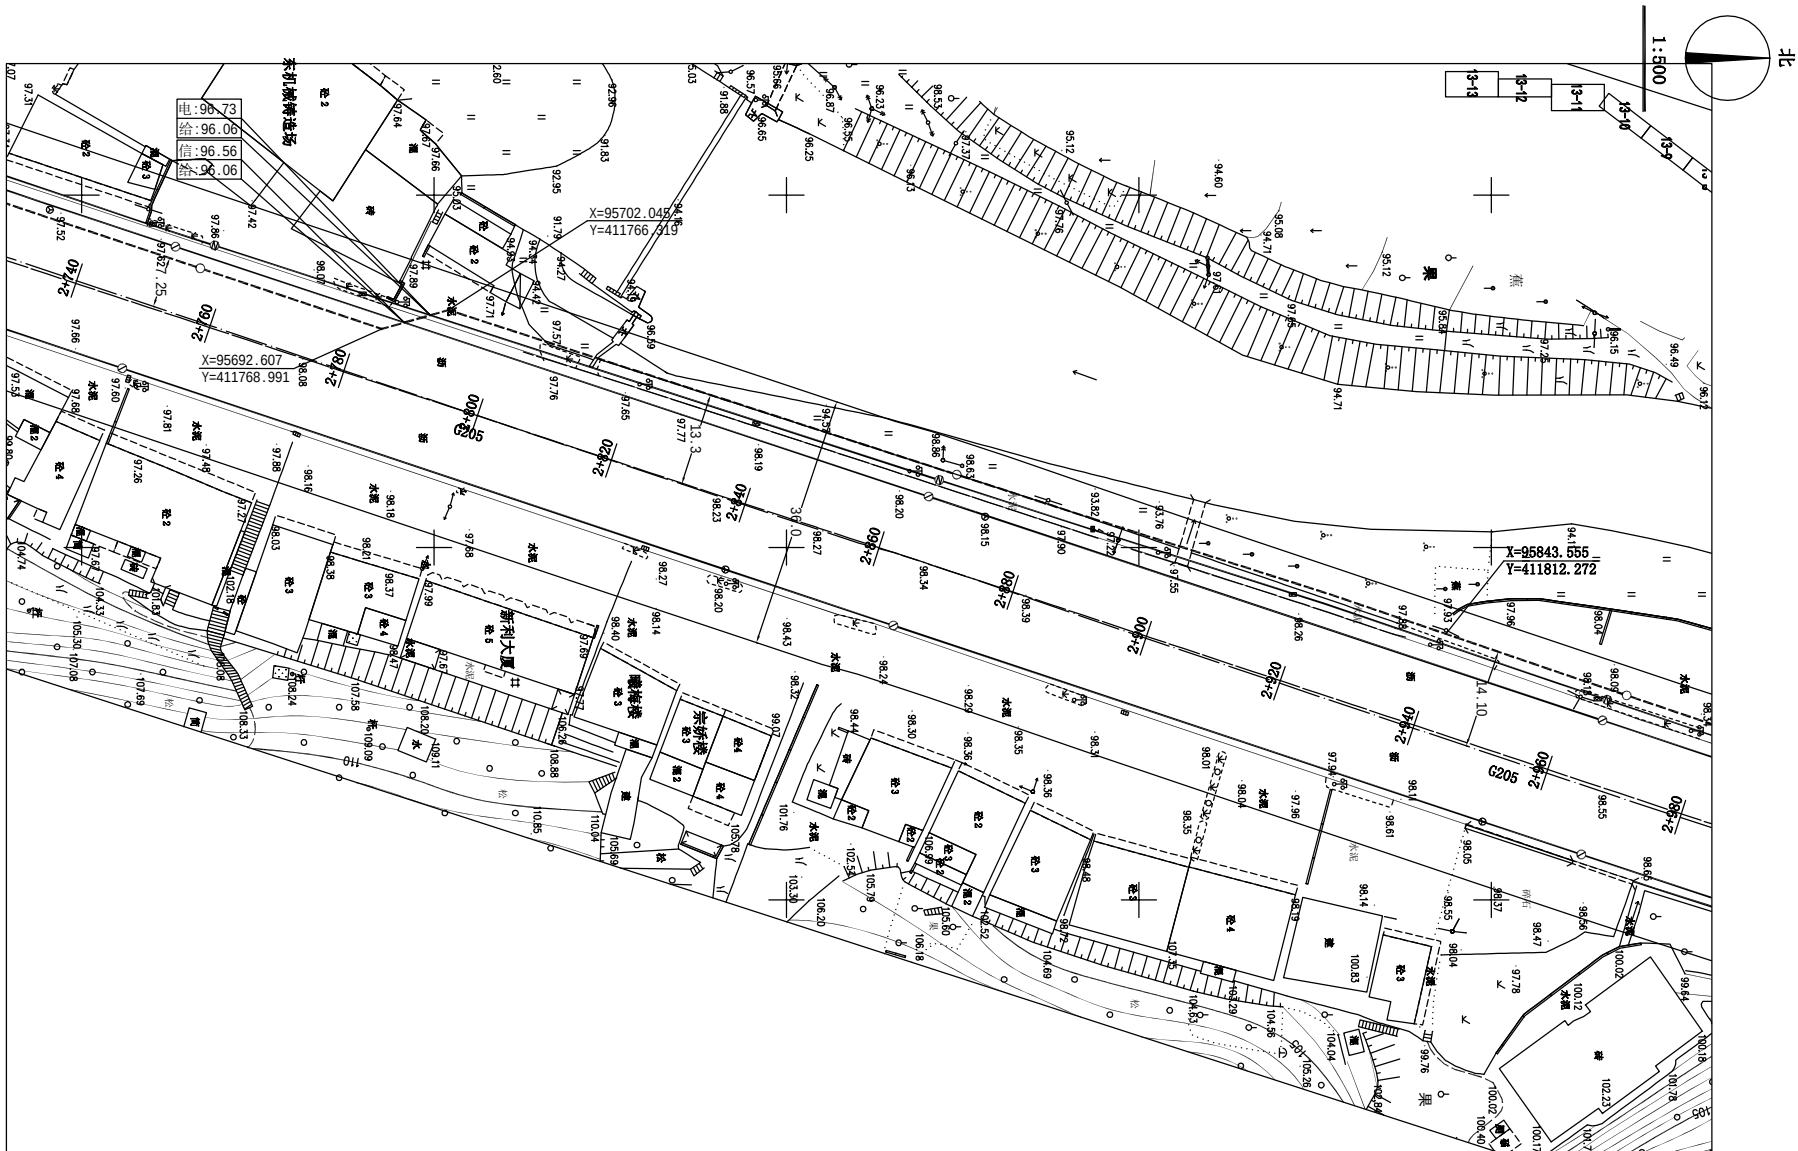

图例

	本次规划给水管道		现状通信管道
	现状给水管道		现状雨、污水管道
	现状电力管道		现状燃气管道
	现状电缆沟		


		梅州市城市规划设计院		项目名称	梅县城东镇(梅州监狱新址)供水管网工程DN500	
城乡规划编制甲级:[建]城规编第(141215)号				委托单位		
审定	曾南山	专业负责	潘项	图 纸 内 容	平面图 1:500	项目号
审核	丘克涌	校 对	石军			图 别 给水工程
项目负责人	邓桂明	设 计	邓桂明			图 号 15/29
						日 期 2020.06

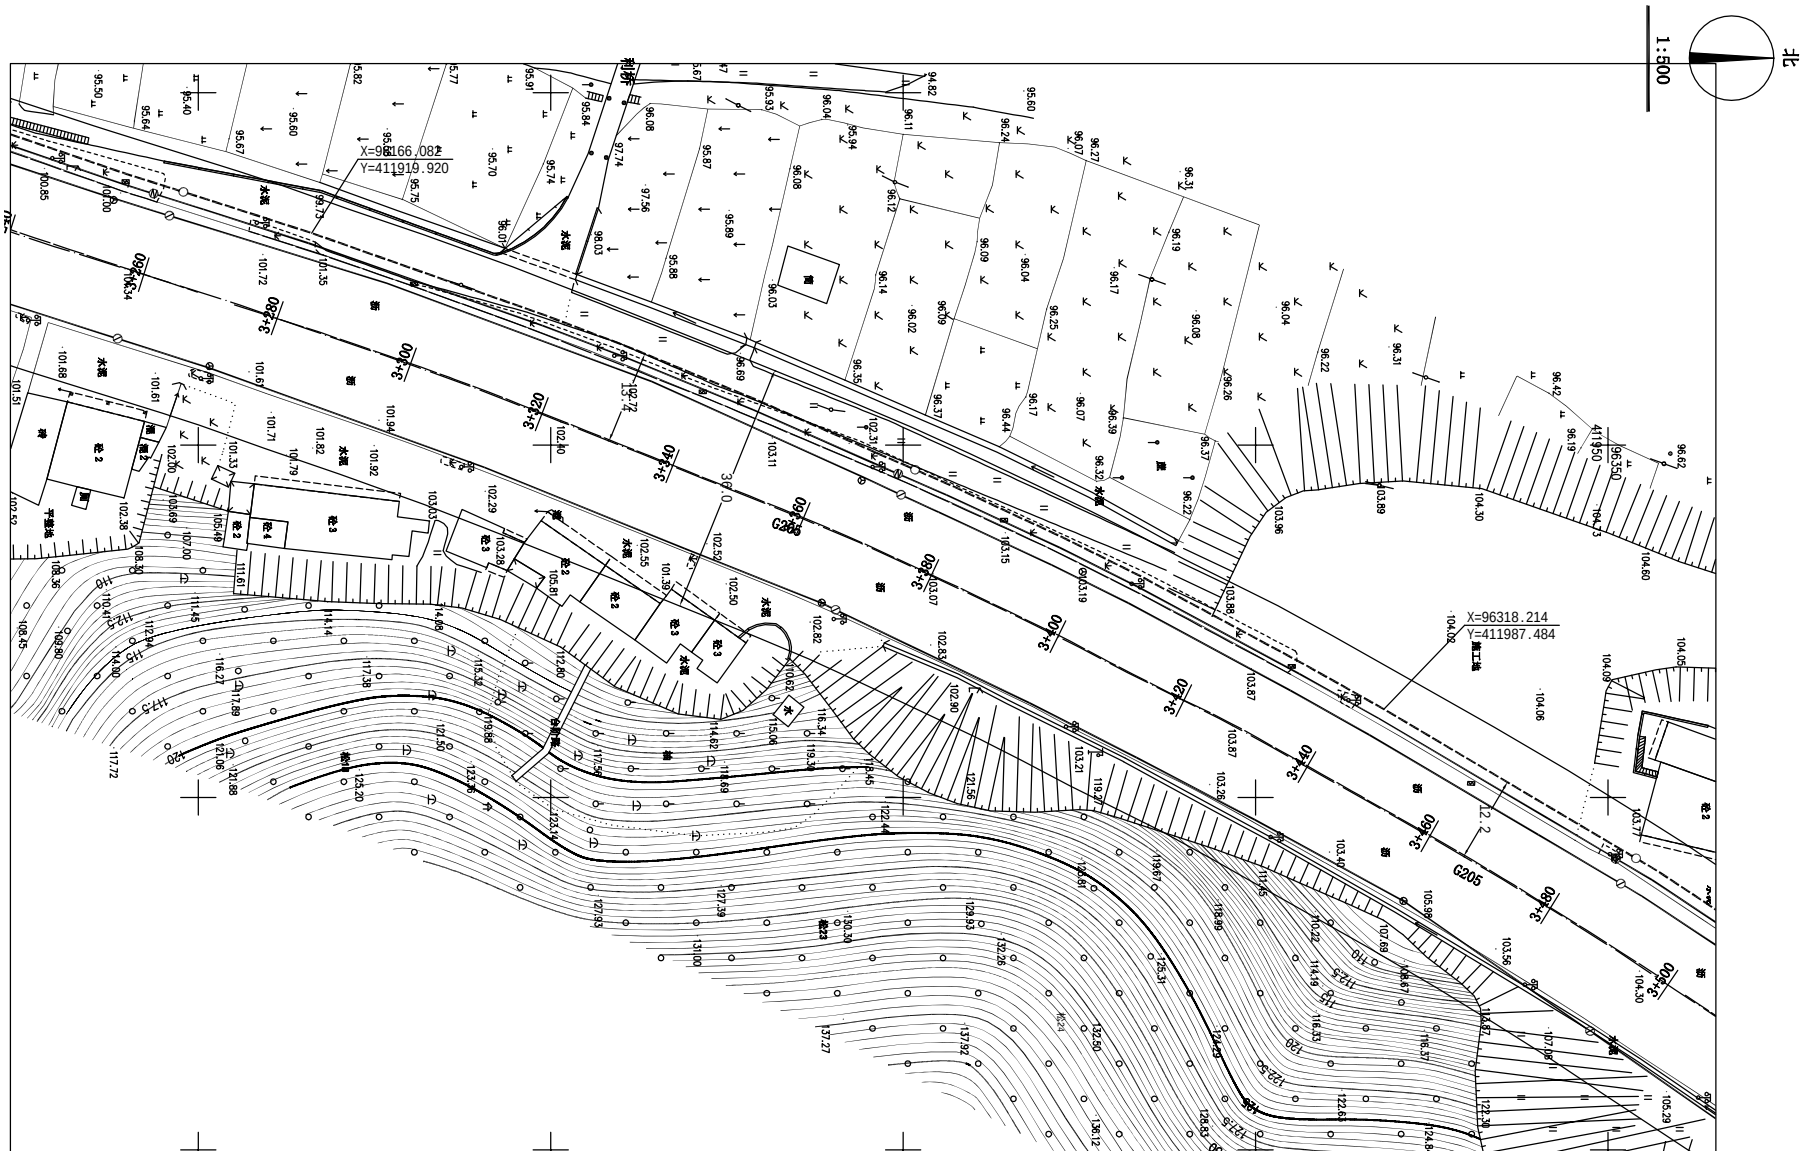


图例

- | | | | |
|--|----------|--|----------|
| | 本次规划给水管道 | | 现状通信管道 |
| | 现状给水管道 | | 现状雨、污水管道 |
| | 现状电力管道 | | 现状燃气管道 |
| | 现状电缆沟 | | |

 梅州市城市规划设计院		项目名称	梅县城东镇(梅州监狱新址)供水管网工程DN500	
城乡规划编制甲级:[建]城规编第(141215)号		委托单位		项目号
审定	曾南山	专业负责	潘项	图别
审核	丘克涌	校对	石军	给水报建图
项目负责	邓桂明	设计	邓桂明	图号
图 纸 内 容				日期
平面图 1:500				17/29
				2020.06

 

1:500


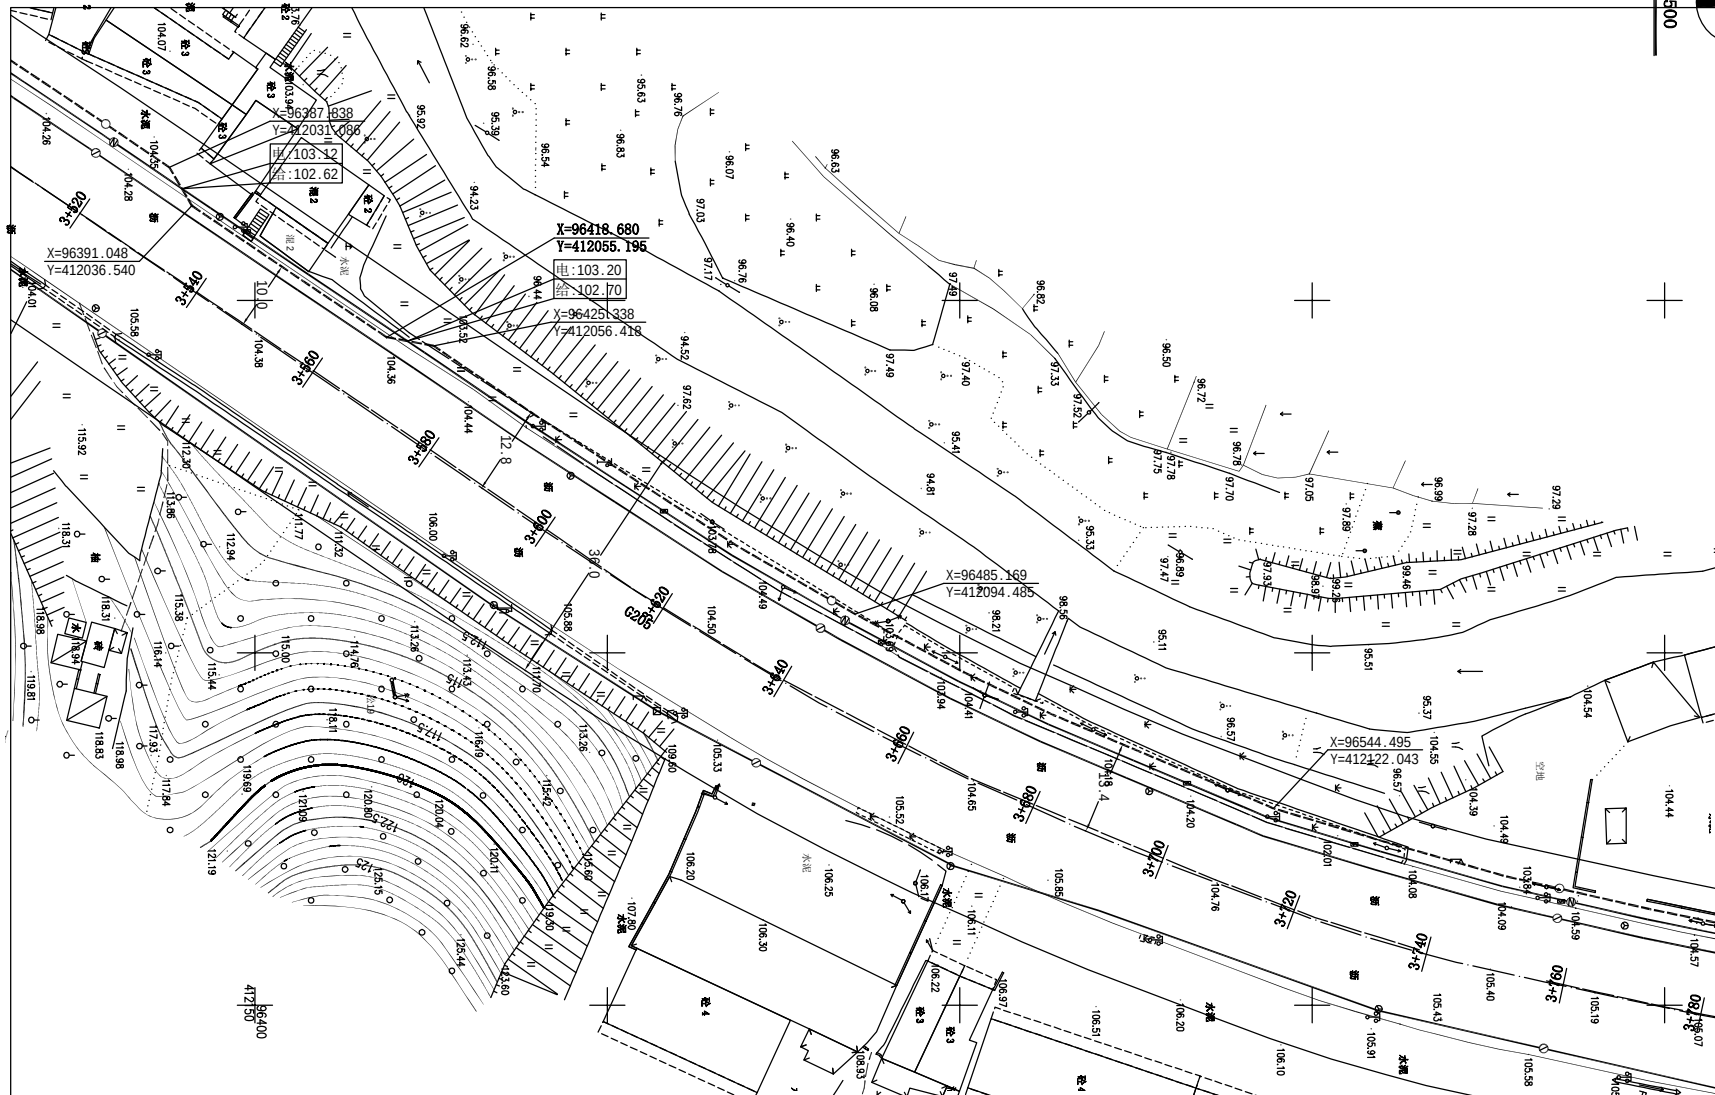


图例

	本次规划给水管道		现状通信管道
	现状给水管道		现状雨、污水管道
	现状电力管道		现状燃气管道
	现状电缆沟		

		梅州市城市规划设计院		项目名称	梅县城东镇(梅州监狱新址)供水管网工程DN500 给水管规划	
城乡规划编制甲级:[建]城规编第(141215)号		委托单位		图 纸 内 容	平面图 1:500	项目号
审 定	曾南山	专业负责	潘 颖	图 别	给水规划图	图 号
审 核	丘克涌	校 对	石 军	日期	18/29	日期
项目负责	邓桂明	设 计	邓桂明		2020.06	

 未加量本图出图专用章无效

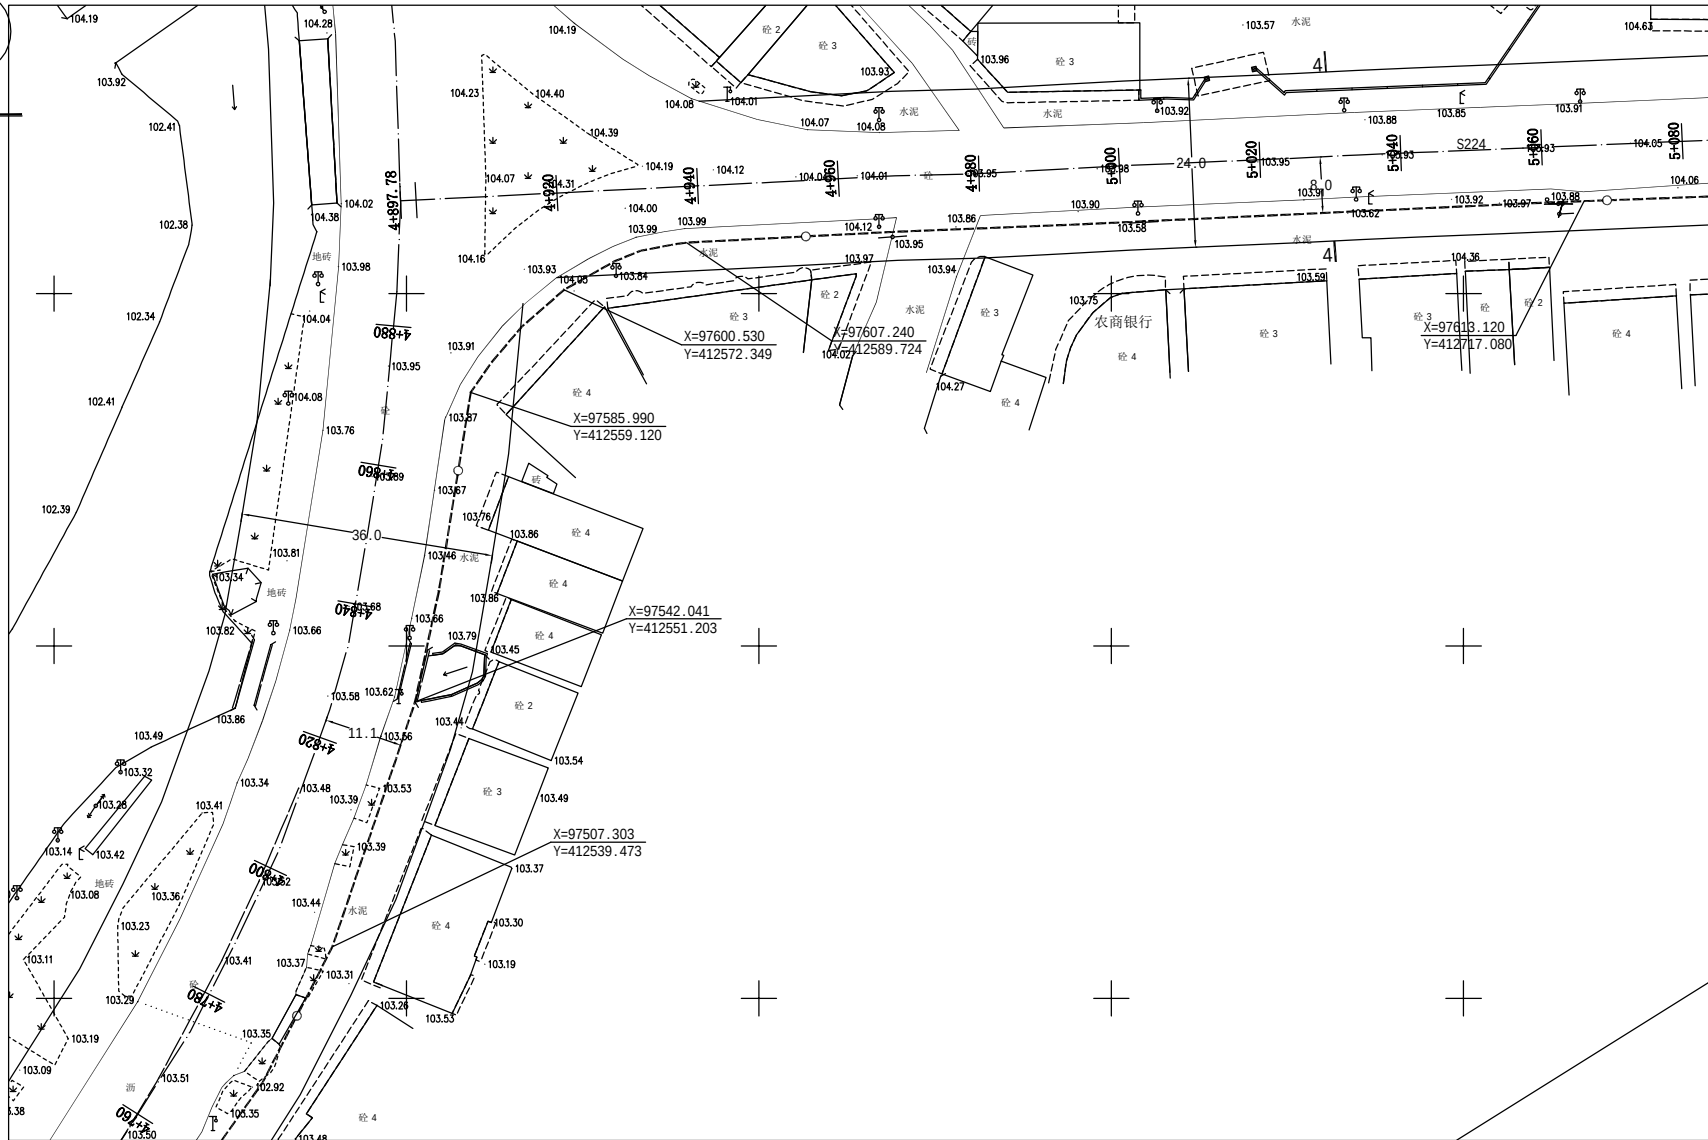


图例

---○--- 本次规划给水管网



 梅州市城市规划设计院 城乡规划编制甲级:[建]城规编第(141215)号	项目名称 梅县城东镇(梅州监狱新址)供水管网工程DN500 给水管规划	项目号
		图 别 给水报建图
审定 曾南山	专业负责 潘 项	图 号 23/29
审核 丘克涌	校 对 石 军	日 期 2020.06
项目负责 邓桂明	设 计 邓桂明	

未加量本图出图专用章无效

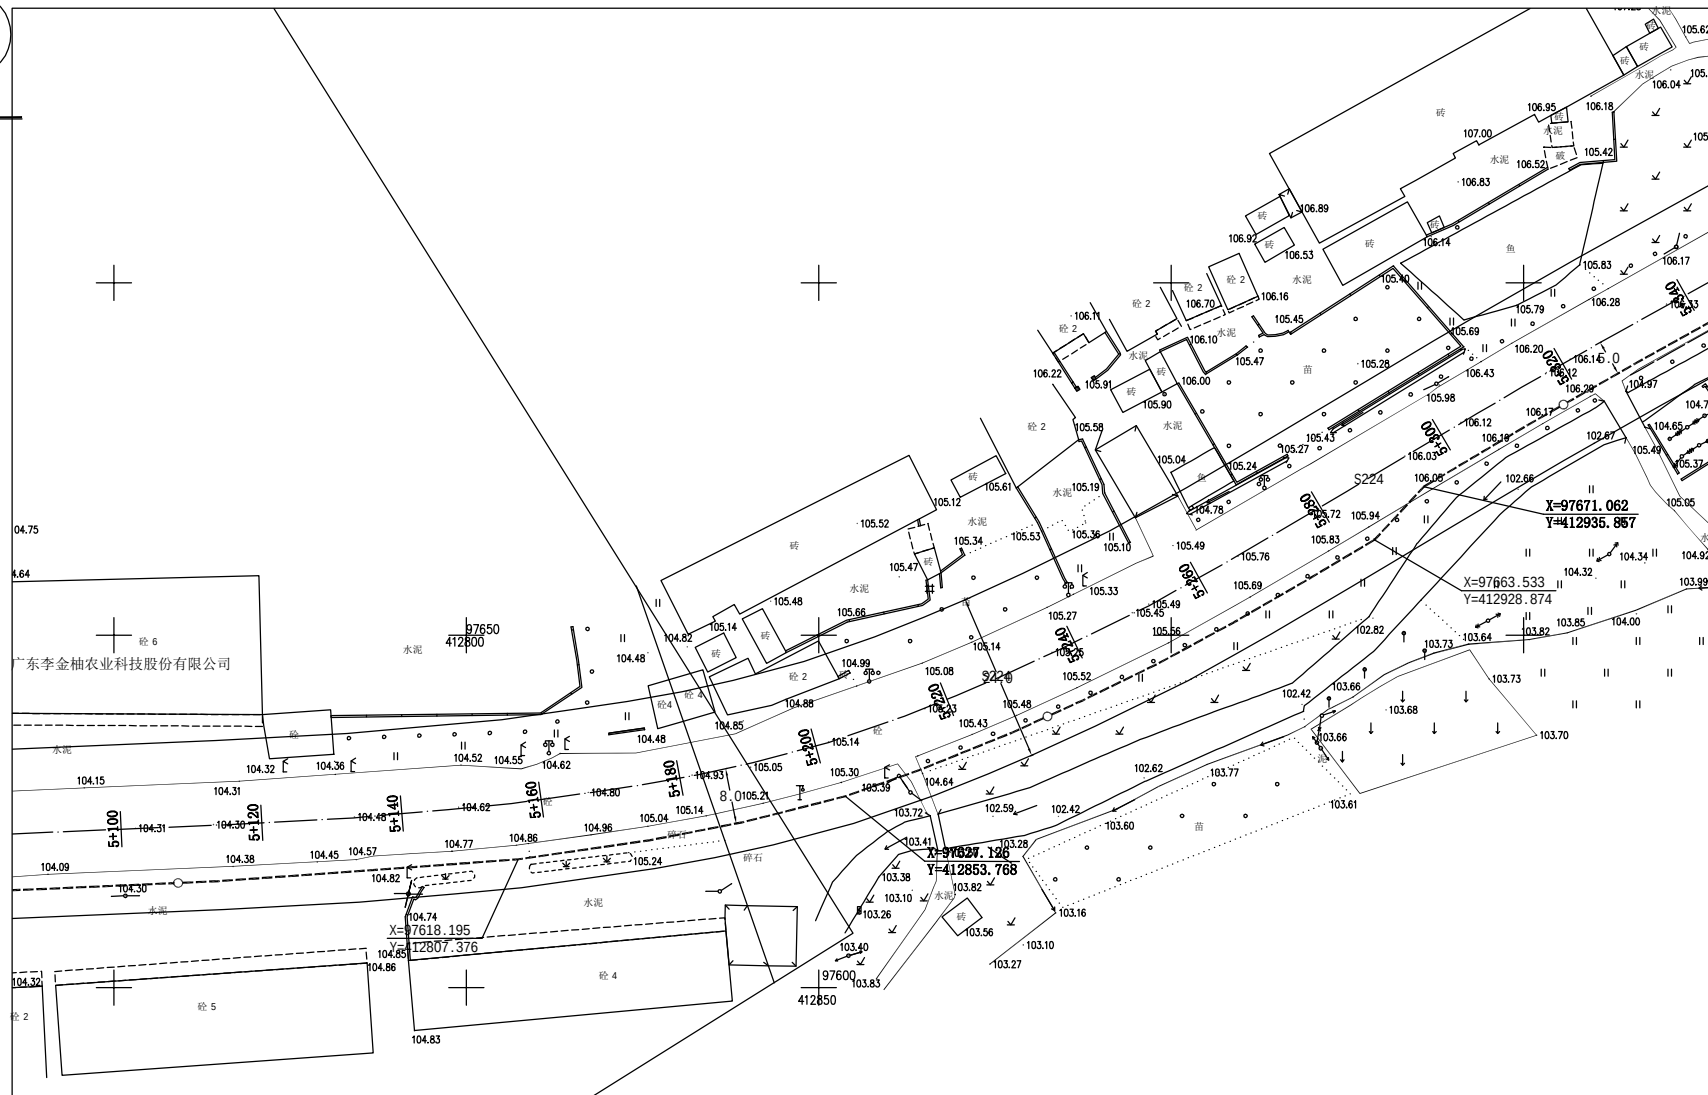

 本次规划给水管道

 未加盖本院出图专用章无效

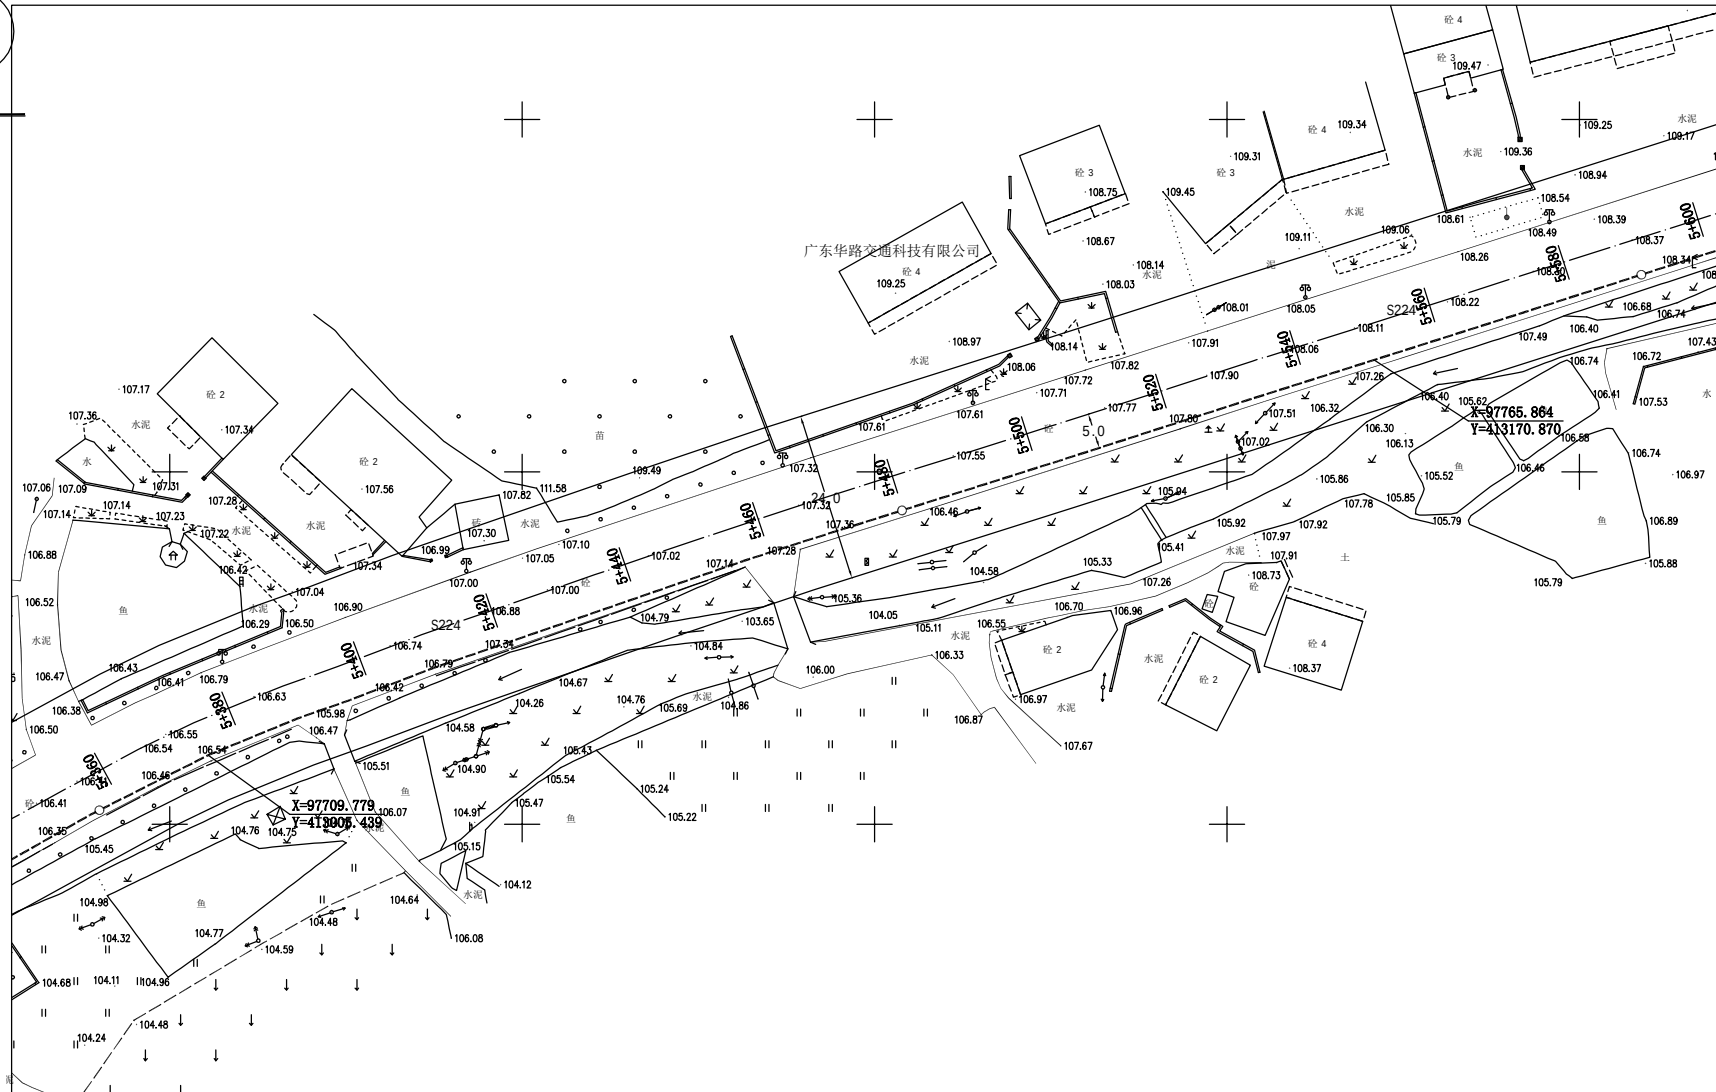

图例


---○--- 本次规划给水管道

 梅州市城市规划设计院		项目名称	梅县城东镇(梅州监狱新址)供水管网工程DN500	
城乡规划编制甲级:[建]城规编第(141215)号		委托单位	给水规划	
审定	曾南山	专业负责	潘项	项目号
审核	丘克涌	校对	石军	图别
项目负责	邓桂明	设计	邓桂明	图号
		图 纸 内 容	平面图 1:500	日期
				25/29
				2020.06

未加量本图出图专用章无效



1:500


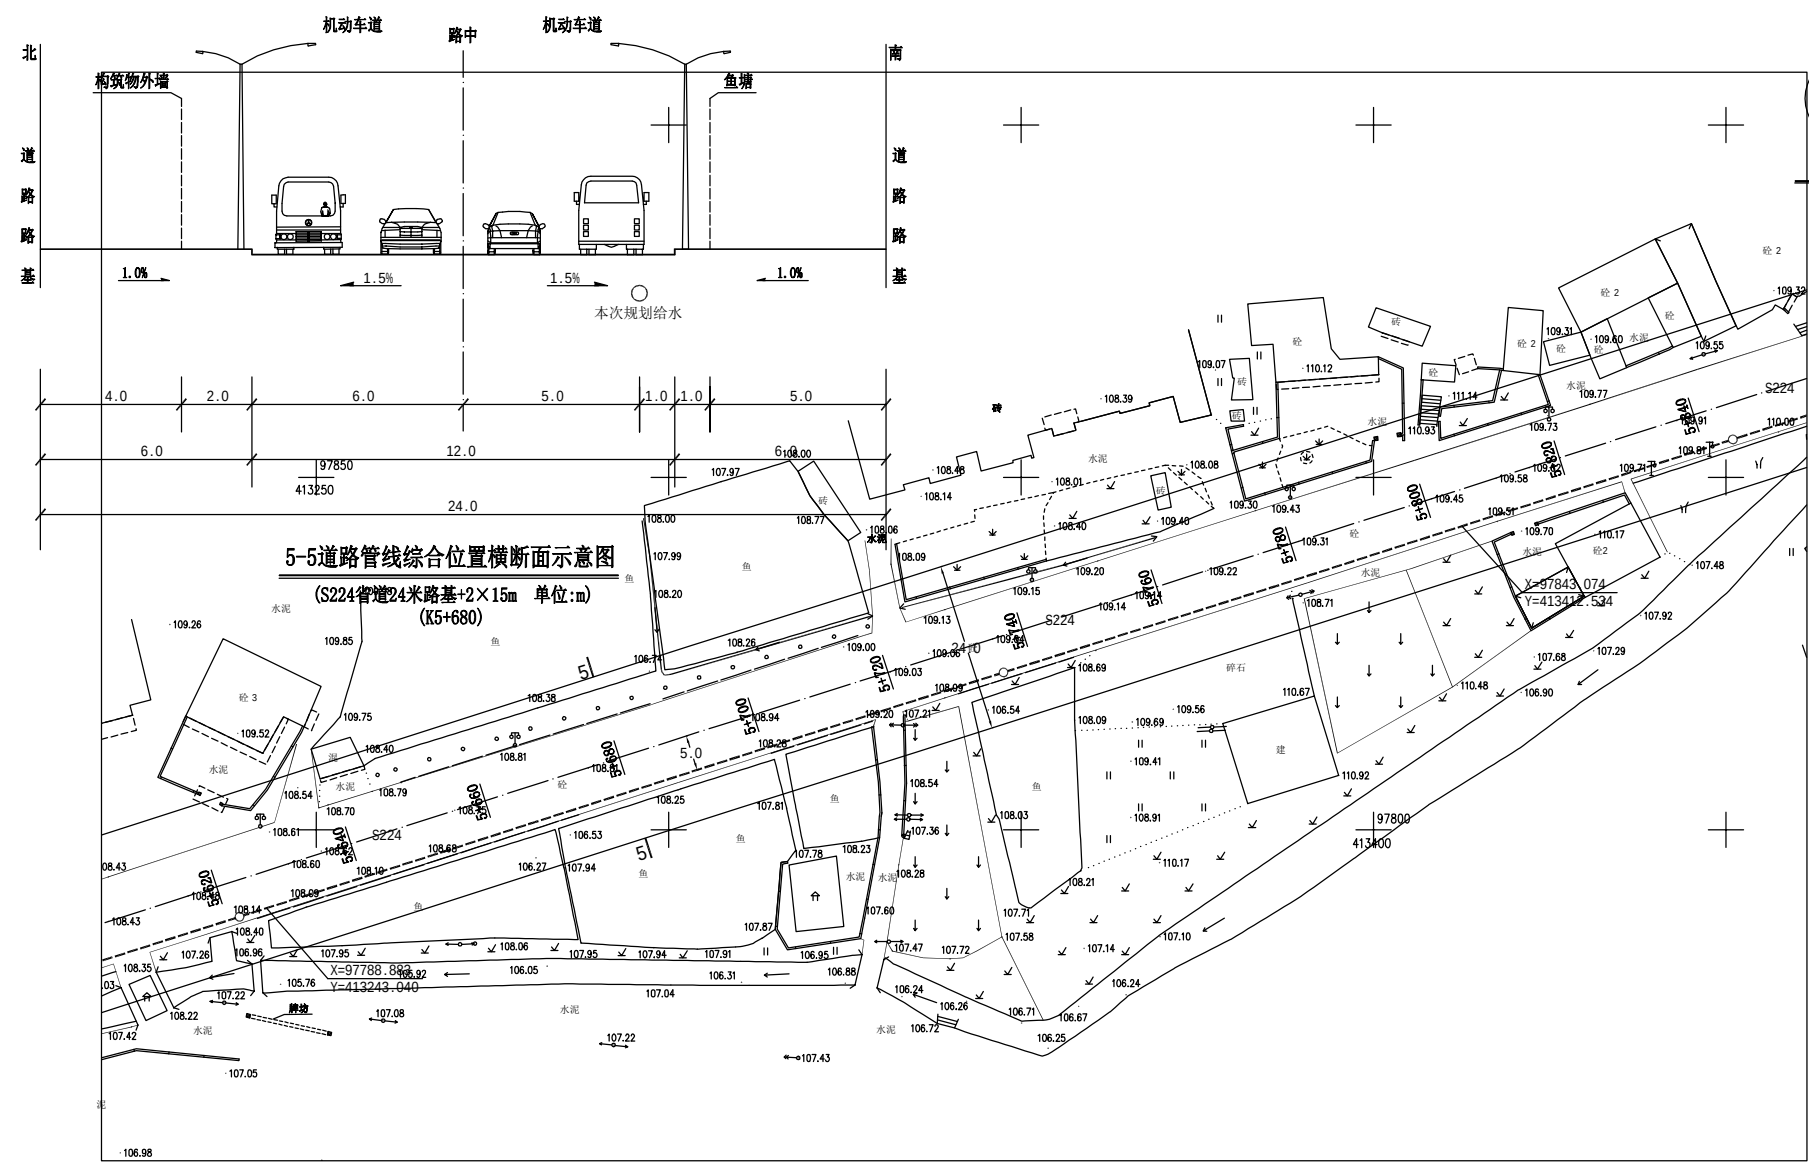


5-5道路管线综合位置横断面示意图
(S224省道24米路基+2×15m 单位:m)
(K5+680)

图例

---○--- 本次规划给水管道

 梅州市城市规划设计院 城乡规划编制甲级:[建]城规编第(141215)号	项目名称 梅县城东镇(梅州监狱新址)供水管网工程DN500	
	委托单位 梅县水务局	
审定 曾南山	专业负责 潘项	项目号
审核 丘克涌	校对 石军	图别 给水报建图
项目负责 邓桂明	设计 邓桂明	图号 26/29
图 纸 内 容		日期 2020.06

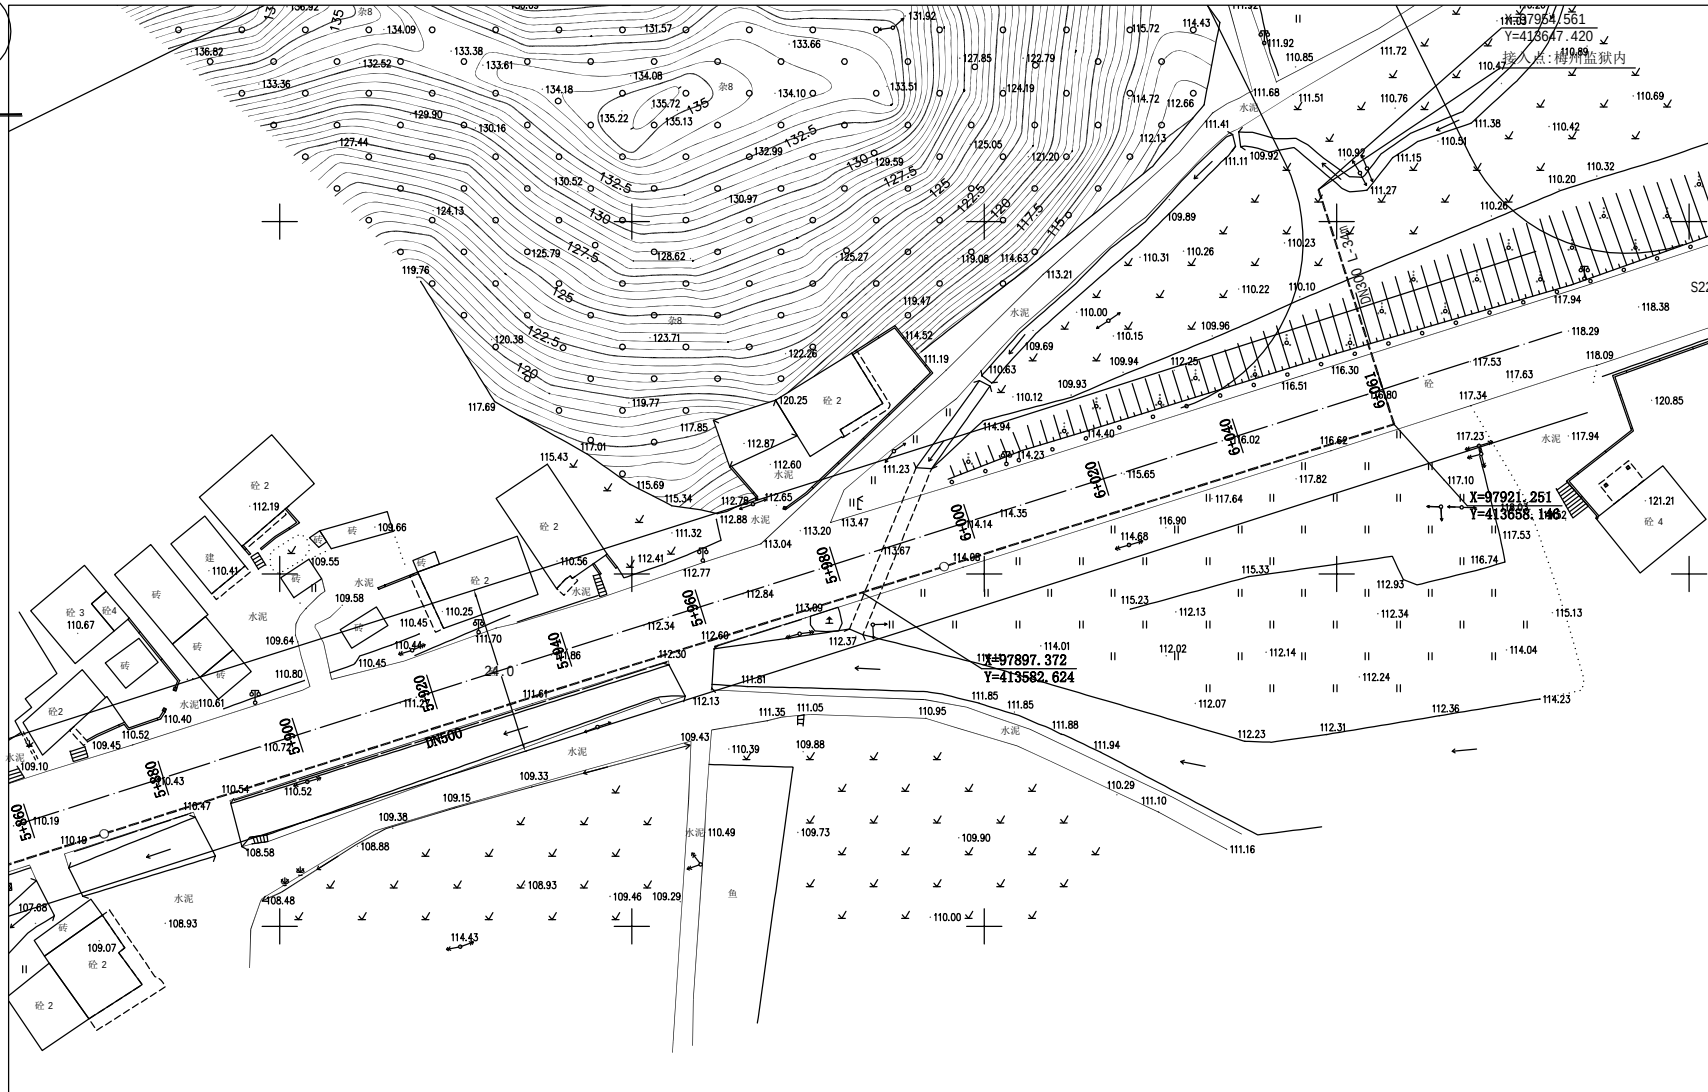 


图例


---○--- 本次规划给水管道

 梅州市城市规划设计院 城乡规划编制甲级[建]城规编第(141215)号		项目名称	梅县城东镇(梅州监狱新址)供水管网工程DN500 给水管规划	
		委托单位		项目号
审定	曾南山	专业负责	潘 项	图 别
审核	丘克涌	校 对	石 军	图 号
项目负责	邓桂明	设 计	邓桂明	日期
图 纸 内 容		平面图 1:500		27/29
				2020.06

未加量本院出图专用章无效

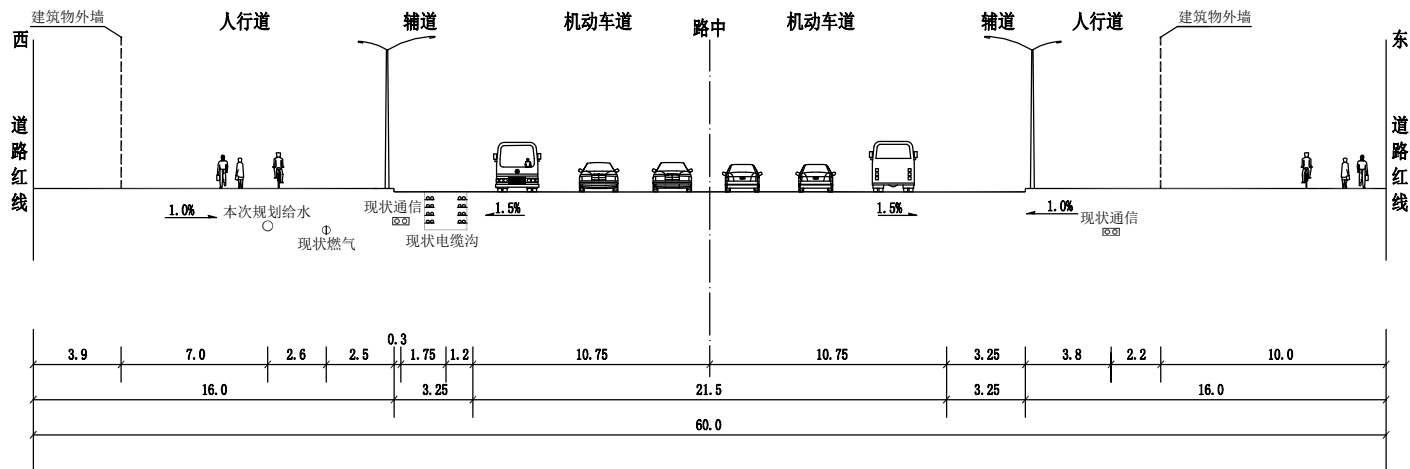


1-1道路管线综合位置横断面示意图
(K0+350 现状 单位:m)

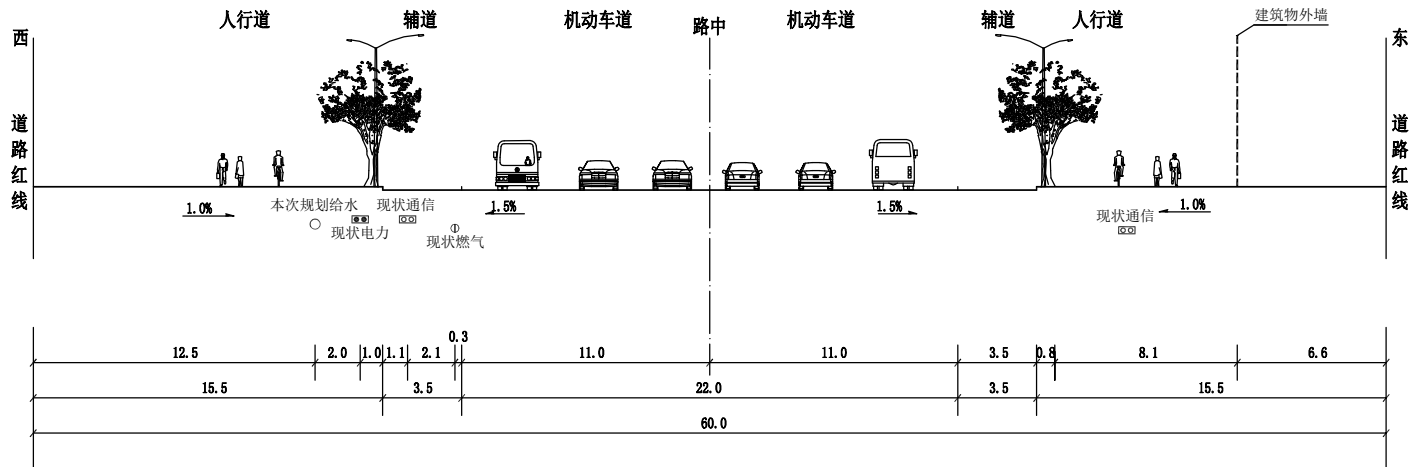


2-2道路管线综合位置横断面示意图
(K1+040 现状 单位:m)

 梅州市城市规划设计院 城乡规划编制甲级:[建]城规编第(141215)号	项目名称 梅州供电局月梅站新出线与中高峰688、下市线F10、西门线581网架完善工程电力管道规划	项目号
		委托单位
审定 曾南山	专业负责 潘项	图 纸 内 容 管线综合位置横断面图
审核 丘克涌	校 对 石军	图 号 28/29
项目负责 邓桂明	设 计 邓桂明	日 期 2020.5

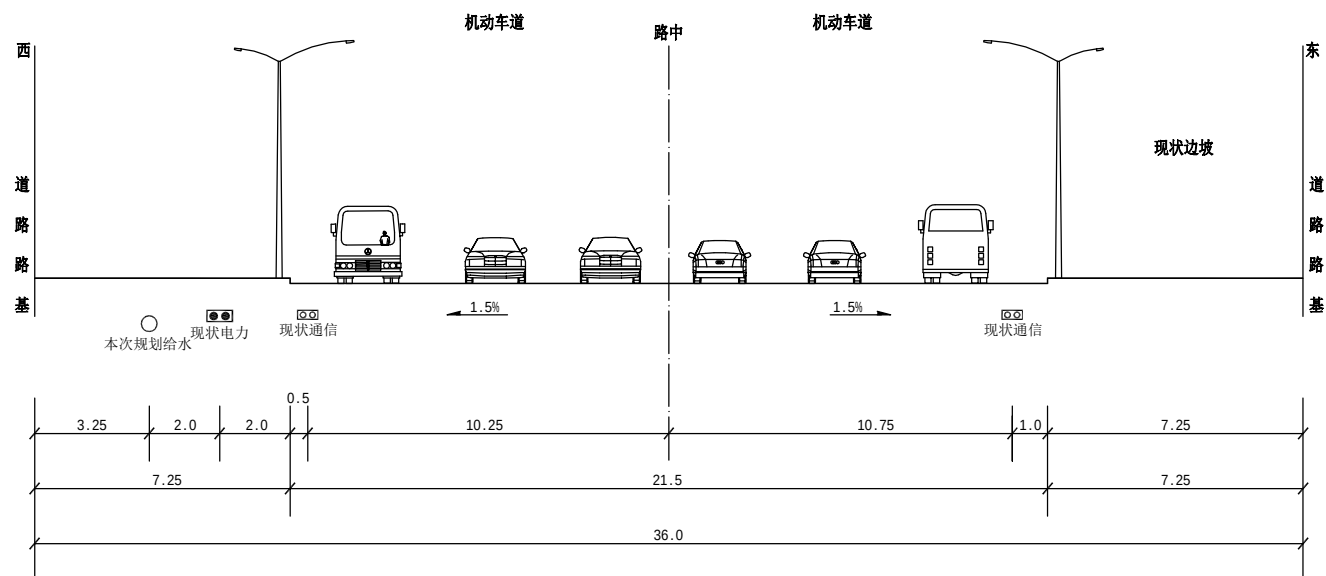

3-3道路管线综合位置横断面示意图

(205国道36米路基+2×15m 单位:m)
(K2+167)

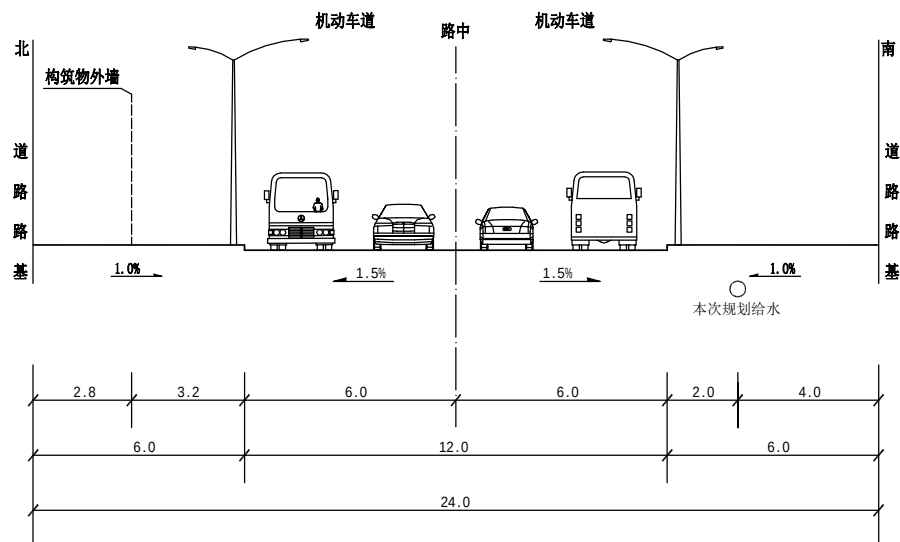

4-4道路管线综合位置横断面示意图

(S224省道24米路基+2×15m 单位:m)
(K5+030)

梅州市城市规划设计院 城乡规划编制甲级:[建]城规编第(141215)号				项目名称		梅州供电局月梅站新出线与中高峰688、下市线F10、西门线581网架完善工程电力管道规划	
委托单位				图 纸 内 容		项目号	
审 定 曾南山				专业负责 潘 项		图 别 电力报建图	
审 核 丘克涌				校 对 石 军		图 号 29/29	
项目负责 邓桂明				设 计 邓桂明		日 期 2020.5	